



SITUACION



LIÑA DE RETRANQUEO

Para levar a cabo a ordenación da parcela C4 será esixible a formulación dun Estudo de Detalle a nivel de anteproxecto.

- USO INDUSTRIAL
- USO MIXTO
- USO TERCIARIO
- AREA SERVIZOS XERAIS
- AREA SERVIZOS RIO RATO
- EQUIPAMENTOS

PARQUE EMPRESARIAL AS GANDARAS




MAZÁ C		DATA: FEBREIRO 2011	
PARCELAS: C4 - C5 - C6	ESCALA 1:2000	PLANO 3 de 14	

PROYECTO DE CONSTRUCCIÓN DE NAVE INDUSTRIAL PARA CENTRO DE GESTION DE RESIDUOS

Peticionario :	LIMPERGAL S.L.
Emplazamiento :	RÚA HERNÁNDEZ ROBREDO, LEOPOLDO.- PARCELA C.6, PARQUE EMPRESARIAL DAS GANDARAS (LUGO)
Fecha :	AGOSTO 2019
Autor:	V. B. : EL INGENIERO T. INDUSTRIAL. F.D.O. MANUEL LOMBARDÍA PEREIRA COLEGIADO Nº 603 DEL C.O.I.T.I. DE LUGO
Plano de :	SITUACION
Plano nº :	G.1
Escala :	1/2000
Nombre :	A. Roca
Fecha :	29/07/2019
Dibujado :	M. LOMBARDIA
Comprobado :	22/08/2019
Referencia :	5746

Proitec C.T.i
CONSULTORÍA TÉCNICA INTEGRAL

COLEGIO OFICIAL DE INGENIEROS
TÉCNICOS INDUSTRIALES DE
LUGO
VISADO Nº 10052019
Fecha 26/08/2019

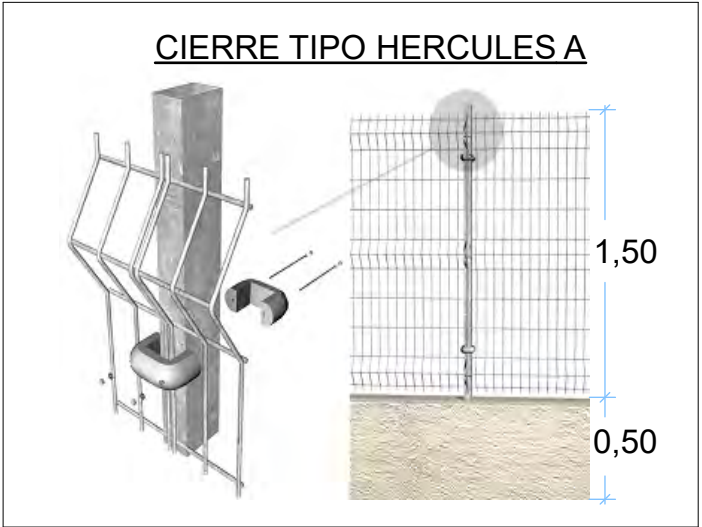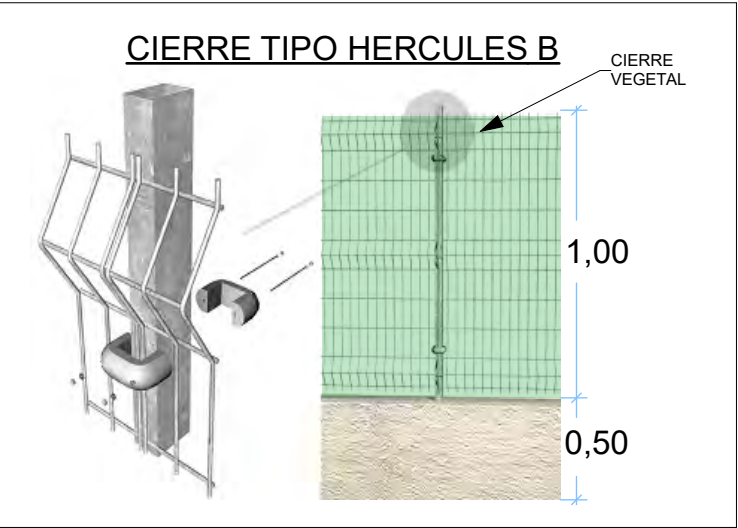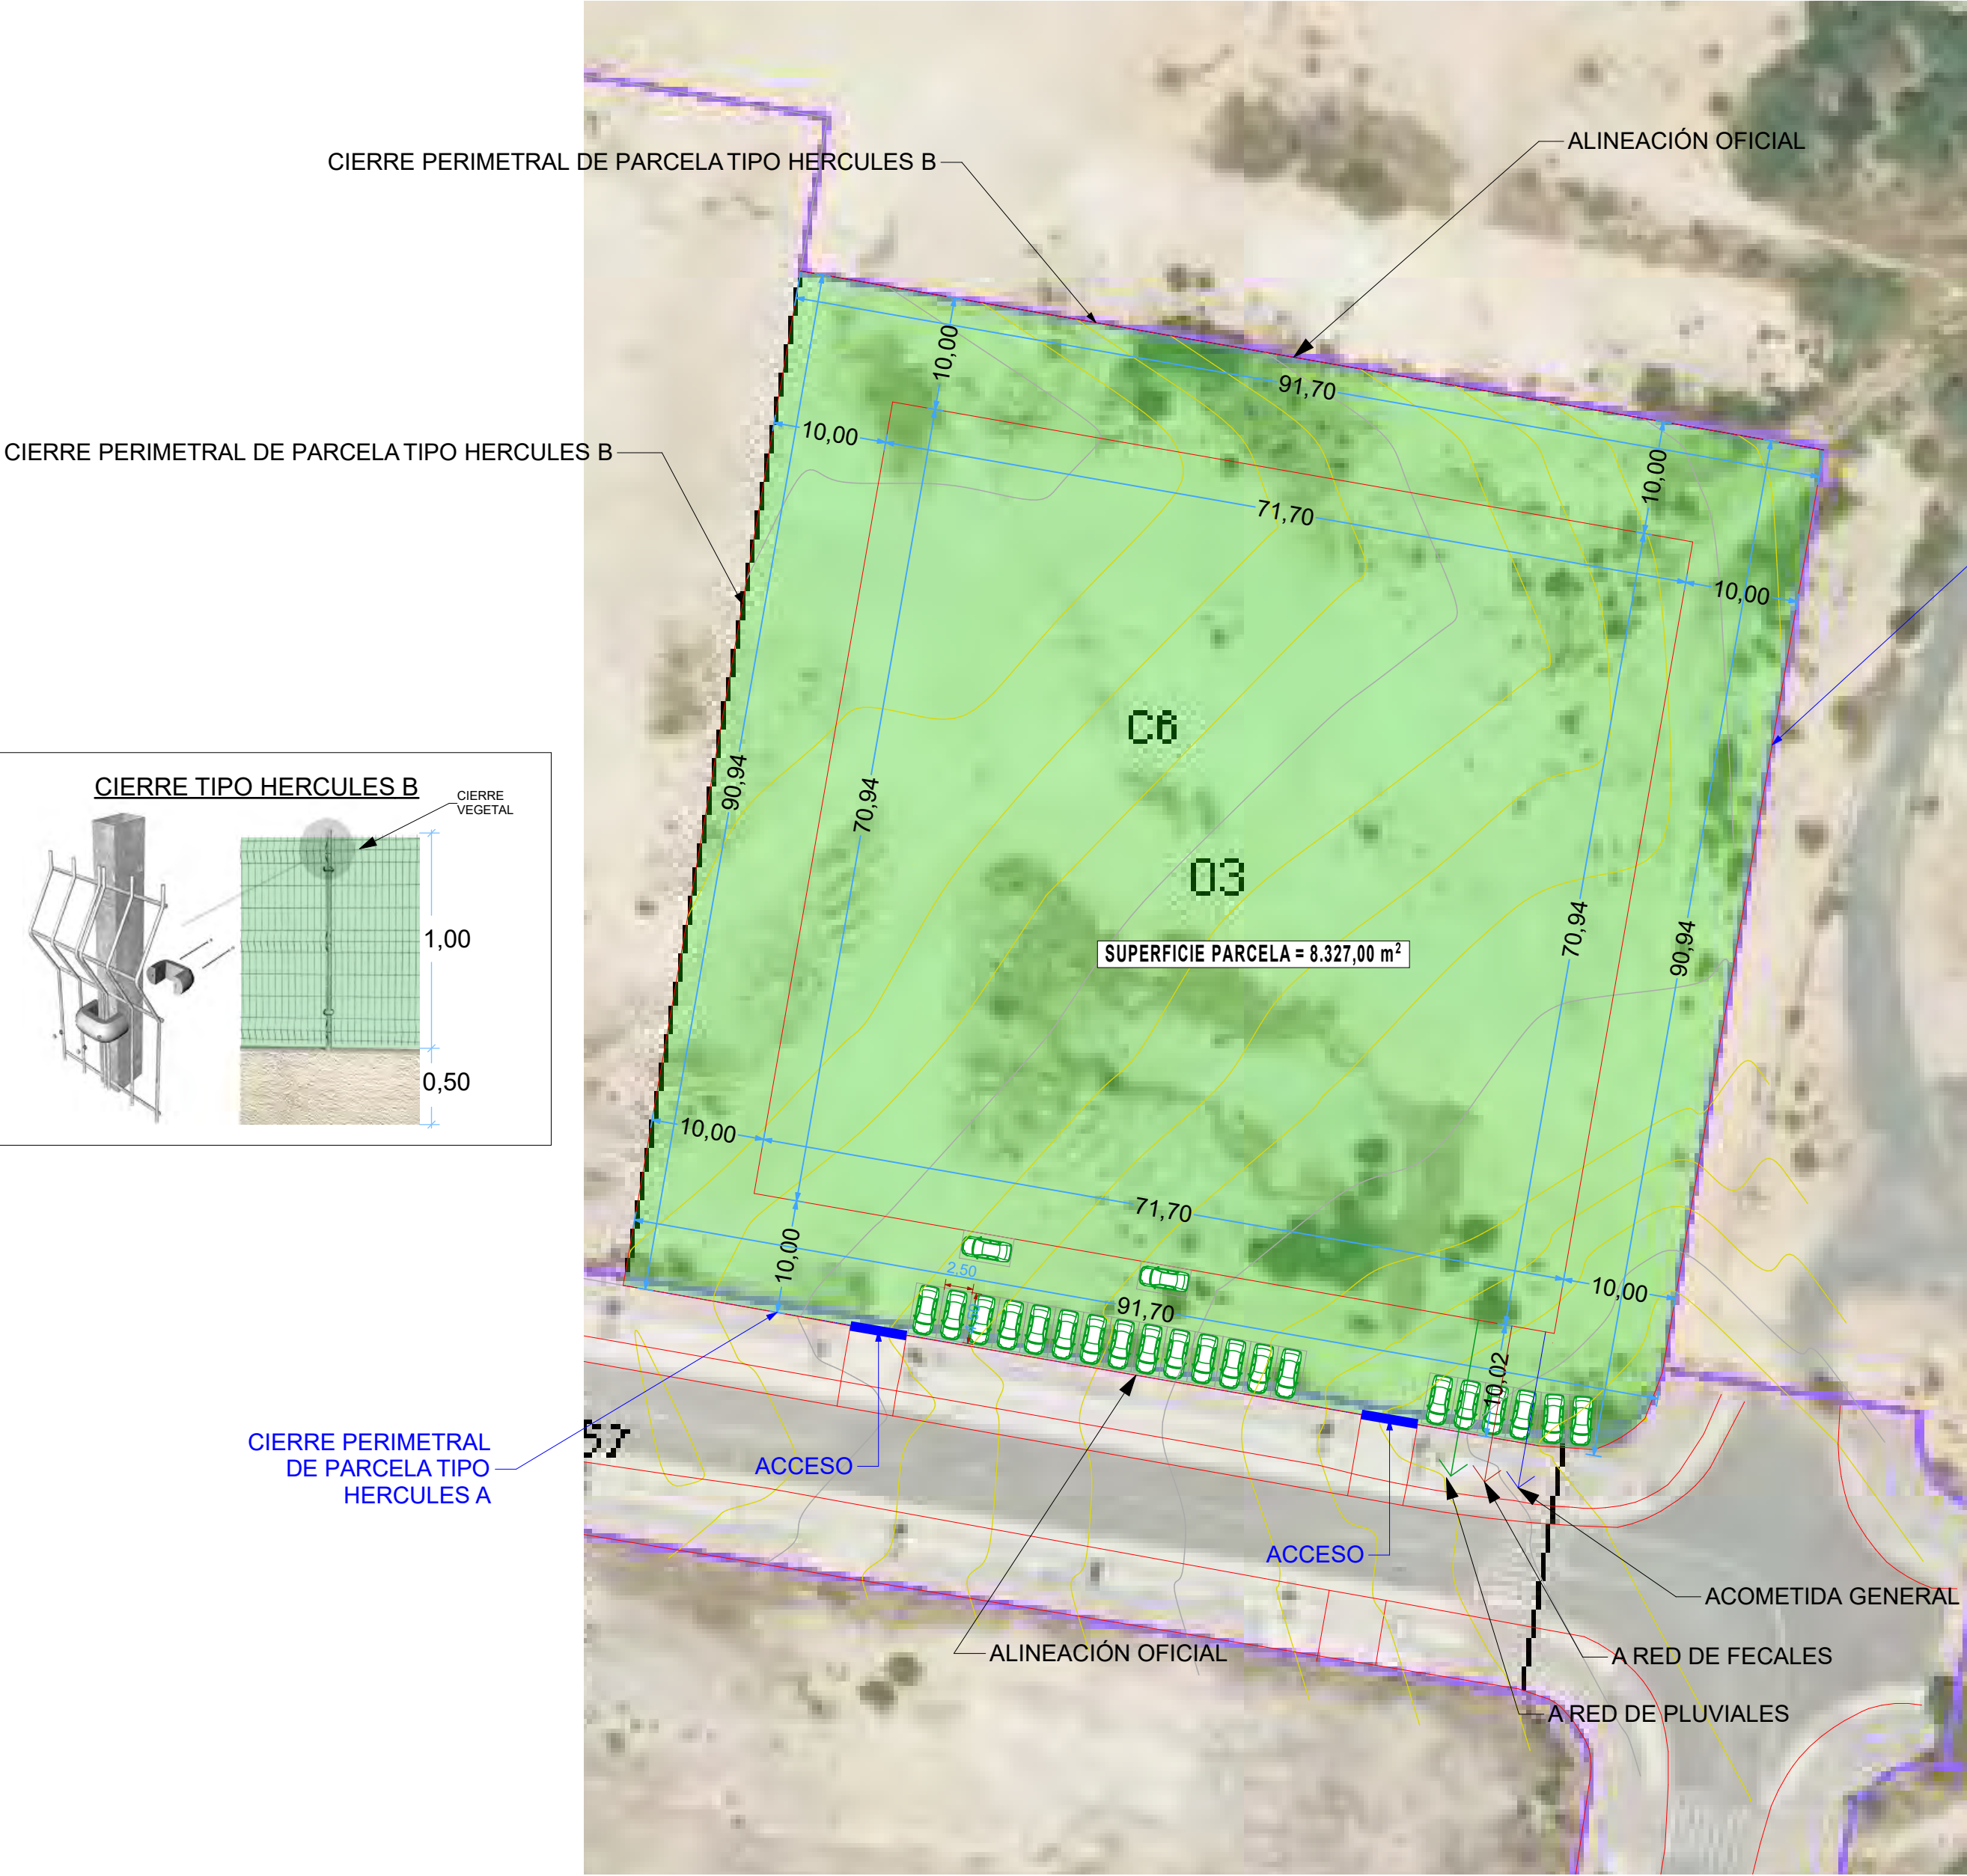

PROYECTO DE CONSTRUCCIÓN DE NAVE INDUSTRIAL
PARA CENTRO DE GESTION DE RESIDUOS

Peticionario :	LIMPERGAL S.L.
Emplazamiento :	RÚA HERNÁNDEZ ROBREDO, LEOPOLDO.- PARCELA C.6, PARQUE EMPRESARIAL DAS GANDARAS (LUGO)
Fecha :	AGOSTO 2019
Autor:	V. B. : EL INGENIERO T. INDUSTRIAL. F.D.O. MANUEL LOMBARDÍA PEREIRA COLEGIADO Nº 603 DEL C.O.I.T.I. DE LUGO
Plano de :	PARCELA
Plano nº :	G.2
Sustituye a :	
Escala :	Escala :
Nombre :	Fecha :
Dibujado : A. Roca	29/07/2019
Comprobado : M. LOMBARDIA	22/08/2019
Referencia :	5746

Proitec C.T.i
CONSULTORÍA TÉCNICA INTEGRAL

COLEGIO OFICIAL DE INGENIEROS
TÉCNICOS INDUSTRIALES DE
LUGO
VISADO Nº 10052019
Fecha 26/08/2019



GOBIERNO DE ESPAÑA

SECRETARÍA DE ESTADO DE HACIENDA

DIRECCIÓN GENERAL DEL CATASTRO

MINISTERIO DE HACIENDA

CONSULTA DESCRIPTIVA Y GRÁFICA DE DATOS CATASTRALES DE BIEN INMUEBLE

REFERENCIA CATASTRAL DEL INMUEBLE
8272303PH1687S0001GW

DATOS DESCRIPTIVOS DEL INMUEBLE

LOCALIZACIÓN

TN PARQUE EMP AS GANDARAS Suelo PARCELA C6

27191 LUGO [LUGO]

USO PRINCIPAL

Suelo sin edif.

AÑO CONSTRUCCIÓN

COEFICIENTE DE PARTICIPACIÓN

100,000000

SUPERFICIE CONSTRUIDA [m²]

--

PARCELA CATASTRAL

SITUACIÓN

TN PARQUE EMP AS GANDARAS PARCELA C6

LUGO [LUGO]

SUPERFICIE CONSTRUIDA [m²]

--

SUPERFICIE GRÁFICA PARCELA [m²]


8.327

TIPO DE FINCA

Suelo sin edificar

INFORMACIÓN GRÁFICA

E: 1/1500

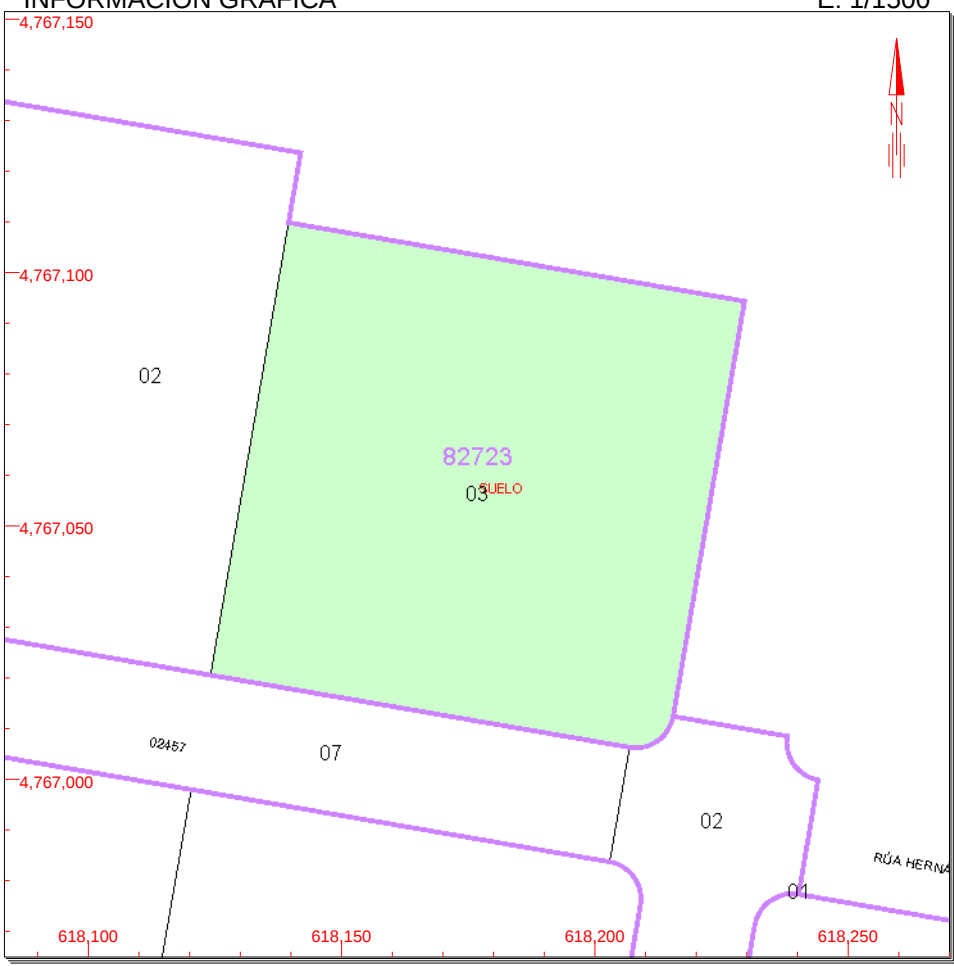

Este documento no es una certificación catastral, pero sus datos pueden ser verificados a través del 'Acceso a datos catastrales no protegidos' de la SEC.

Miércoles , 19 de Junio de 2019

618,250

Coordenadas U.T.M. Huso 29 ETRS89

—

Límite de Manzana

—

Límite de Parcela

—

Límite de Construcciones

—

Mobiliario y aceras

—

Límite zona verde

—

Hidrografía

PROYECTO DE CONSTRUCCIÓN DE NAVE INDUSTRIAL
PARA CENTRO DE GESTION DE RESIDUOS

Peticionario :
LIMPERGAL S.L.

Emplazamiento :
RÚA HERNÁNDEZ ROBREDO, LEOPOLDO.- PARCELA C.6,
PARQUE EMPRESARIAL DAS GANDARAS
(LUGO)

Fecha :
AGOSTO 2019

Autor:
V. B. : EL INGENIERO T. INDUSTRIAL.

F.D.O. MANUEL LOMBARDÍA PEREIRA
COLEGIADO Nº 603 DEL C.O.I.T.I. DE LUGO

Plano de :
FICHA CATASTRAL

Plano nº :
G.3

Sustituye a :



Escala :

Escala :

Dibujado :
A. Roca

Nombre :
A. Roca

Fecha :
29/07/2019

Comprobado :
M. LOMBARDIA

Fecha :
22/08/2019

Referencia :
5746

Proitec C.T.i

CONSULTORÍA TÉCNICA INTEGRAL



COLEGIO OFICIAL DE INGENIEROS
TÉCNICOS INDUSTRIALES DE
LUGO

VISADO Nº 10052019

Fecha 26/08/2019

A LOS EFECTOS REGLAMENTARIOS
POR EL COLEGIO

El presente documento es propiedad intelectual de PROITEC C.T.I., queda prohibida la reproducción total o parcial del mismo sin previa autorización

Código de verificación único: zseev4afb2892019288113754 (<http://coetlugo.e-visado.net/validacion.aspx>)



PROYECTO DE CONSTRUCCIÓN DE NAVE INDUSTRIAL
PARA CENTRO DE GESTION DE RESIDUOS

Proitec C.T.i
CONSULTORIA TÉCNICA INTEGRAL

COLEGIO OFICIAL DE INGENIEROS
 TÉCNICOS INDUSTRIALES DE
 LUGO

VISADO Nº 10052019
Fecha 26/09/2019


A LOS EFECTOS REGULAMENTARIOS

C.T.I. queda prohibida la reproducción total o parcial sin expresa autorización

A/1

Alzado

1:100

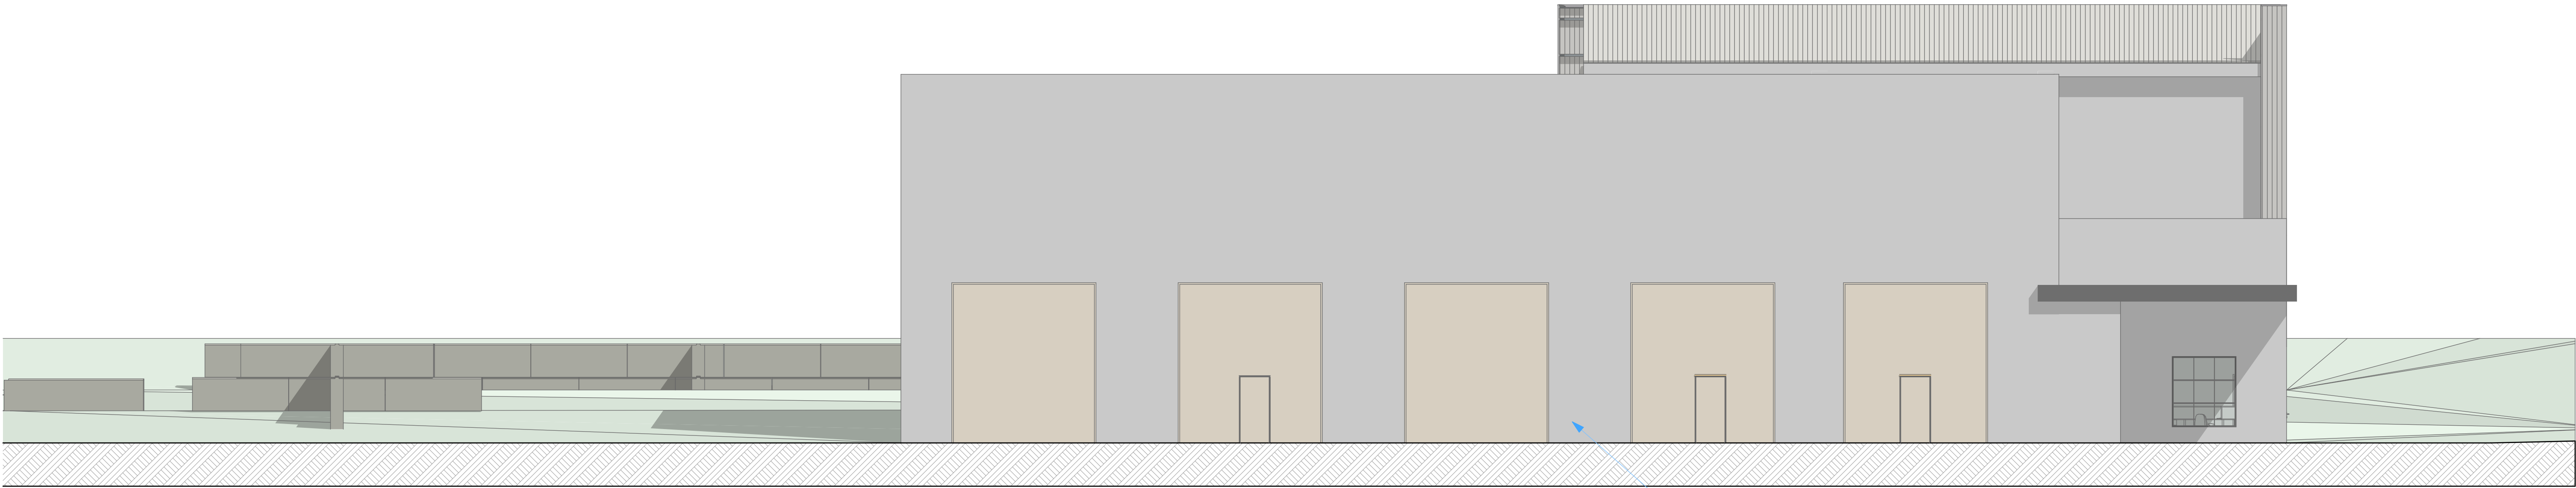


PANEL DE HORMIGON DE 16 cm, ACABADO BLANCO

A/2

Alzado

1:100

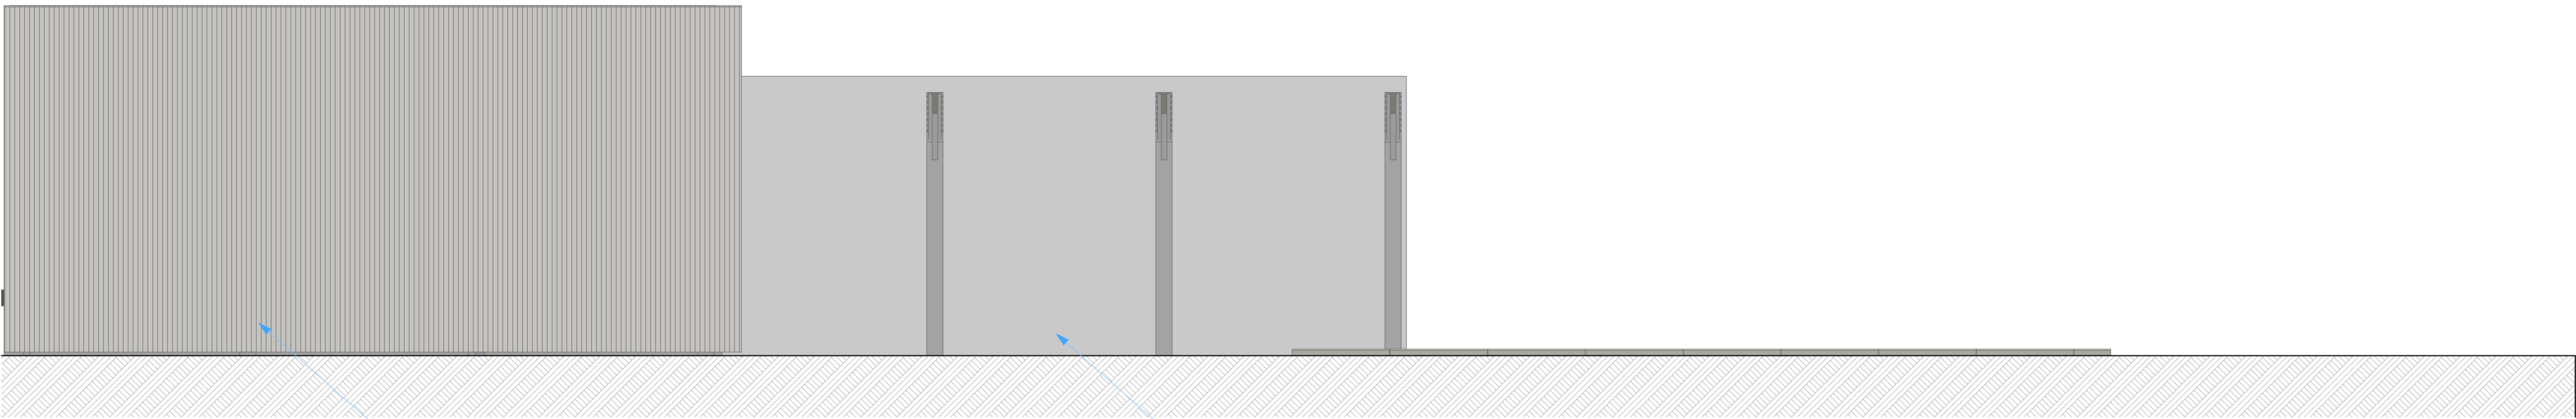


CHAPA SIMPLE DE ACERO

PANEL DE HORMIGON DE 16 cm, ACABADO BLANCO

A/3

Alzado

1:100

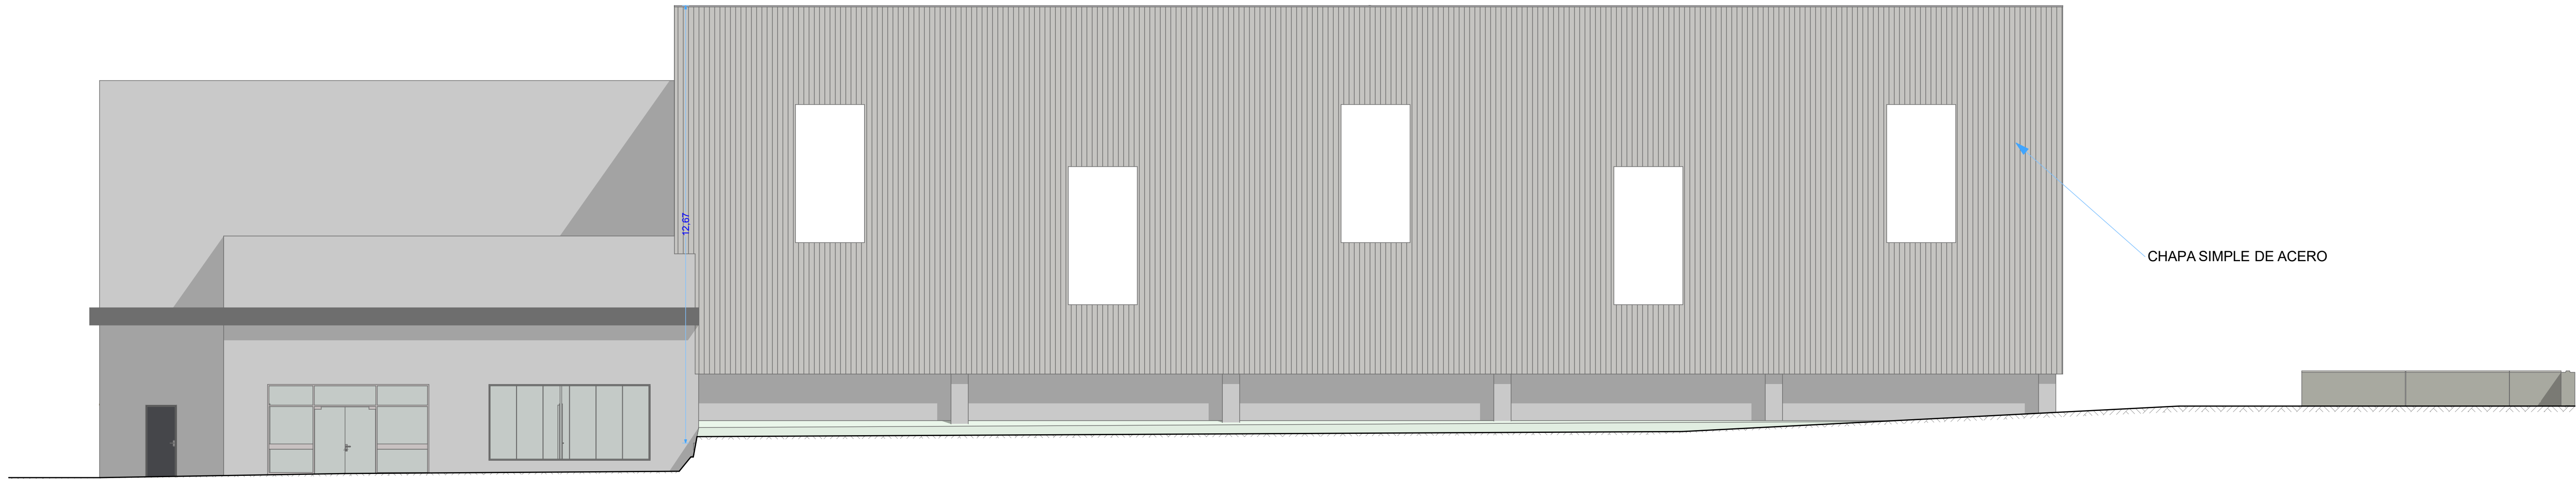


CHAPA SIMPLE DE ACERO


A/4

Alzado

1:100

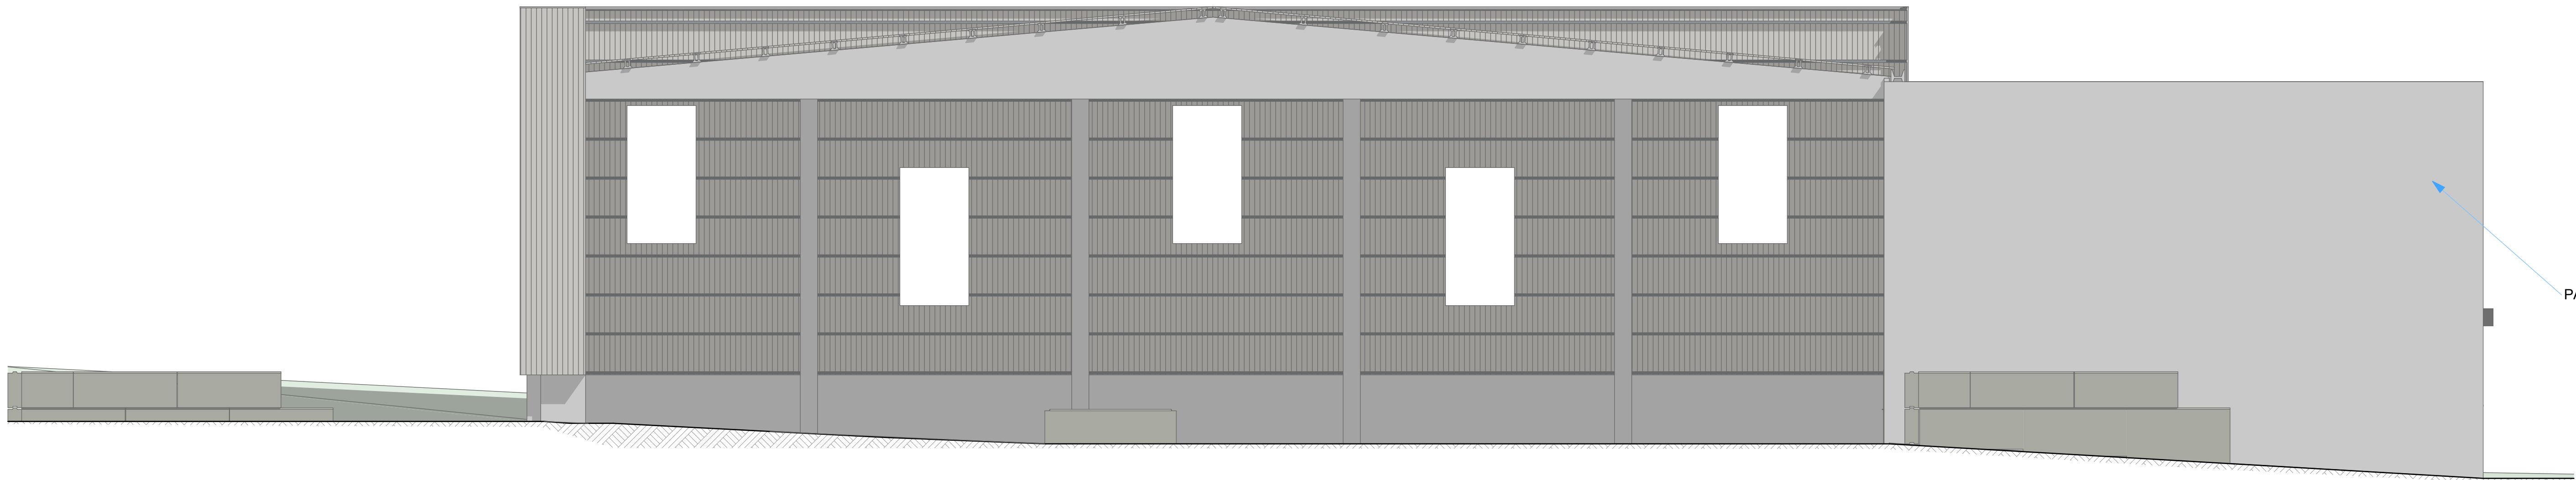

PANEL DE HORMIGON DE 16 cm, ACABADO BLANCO

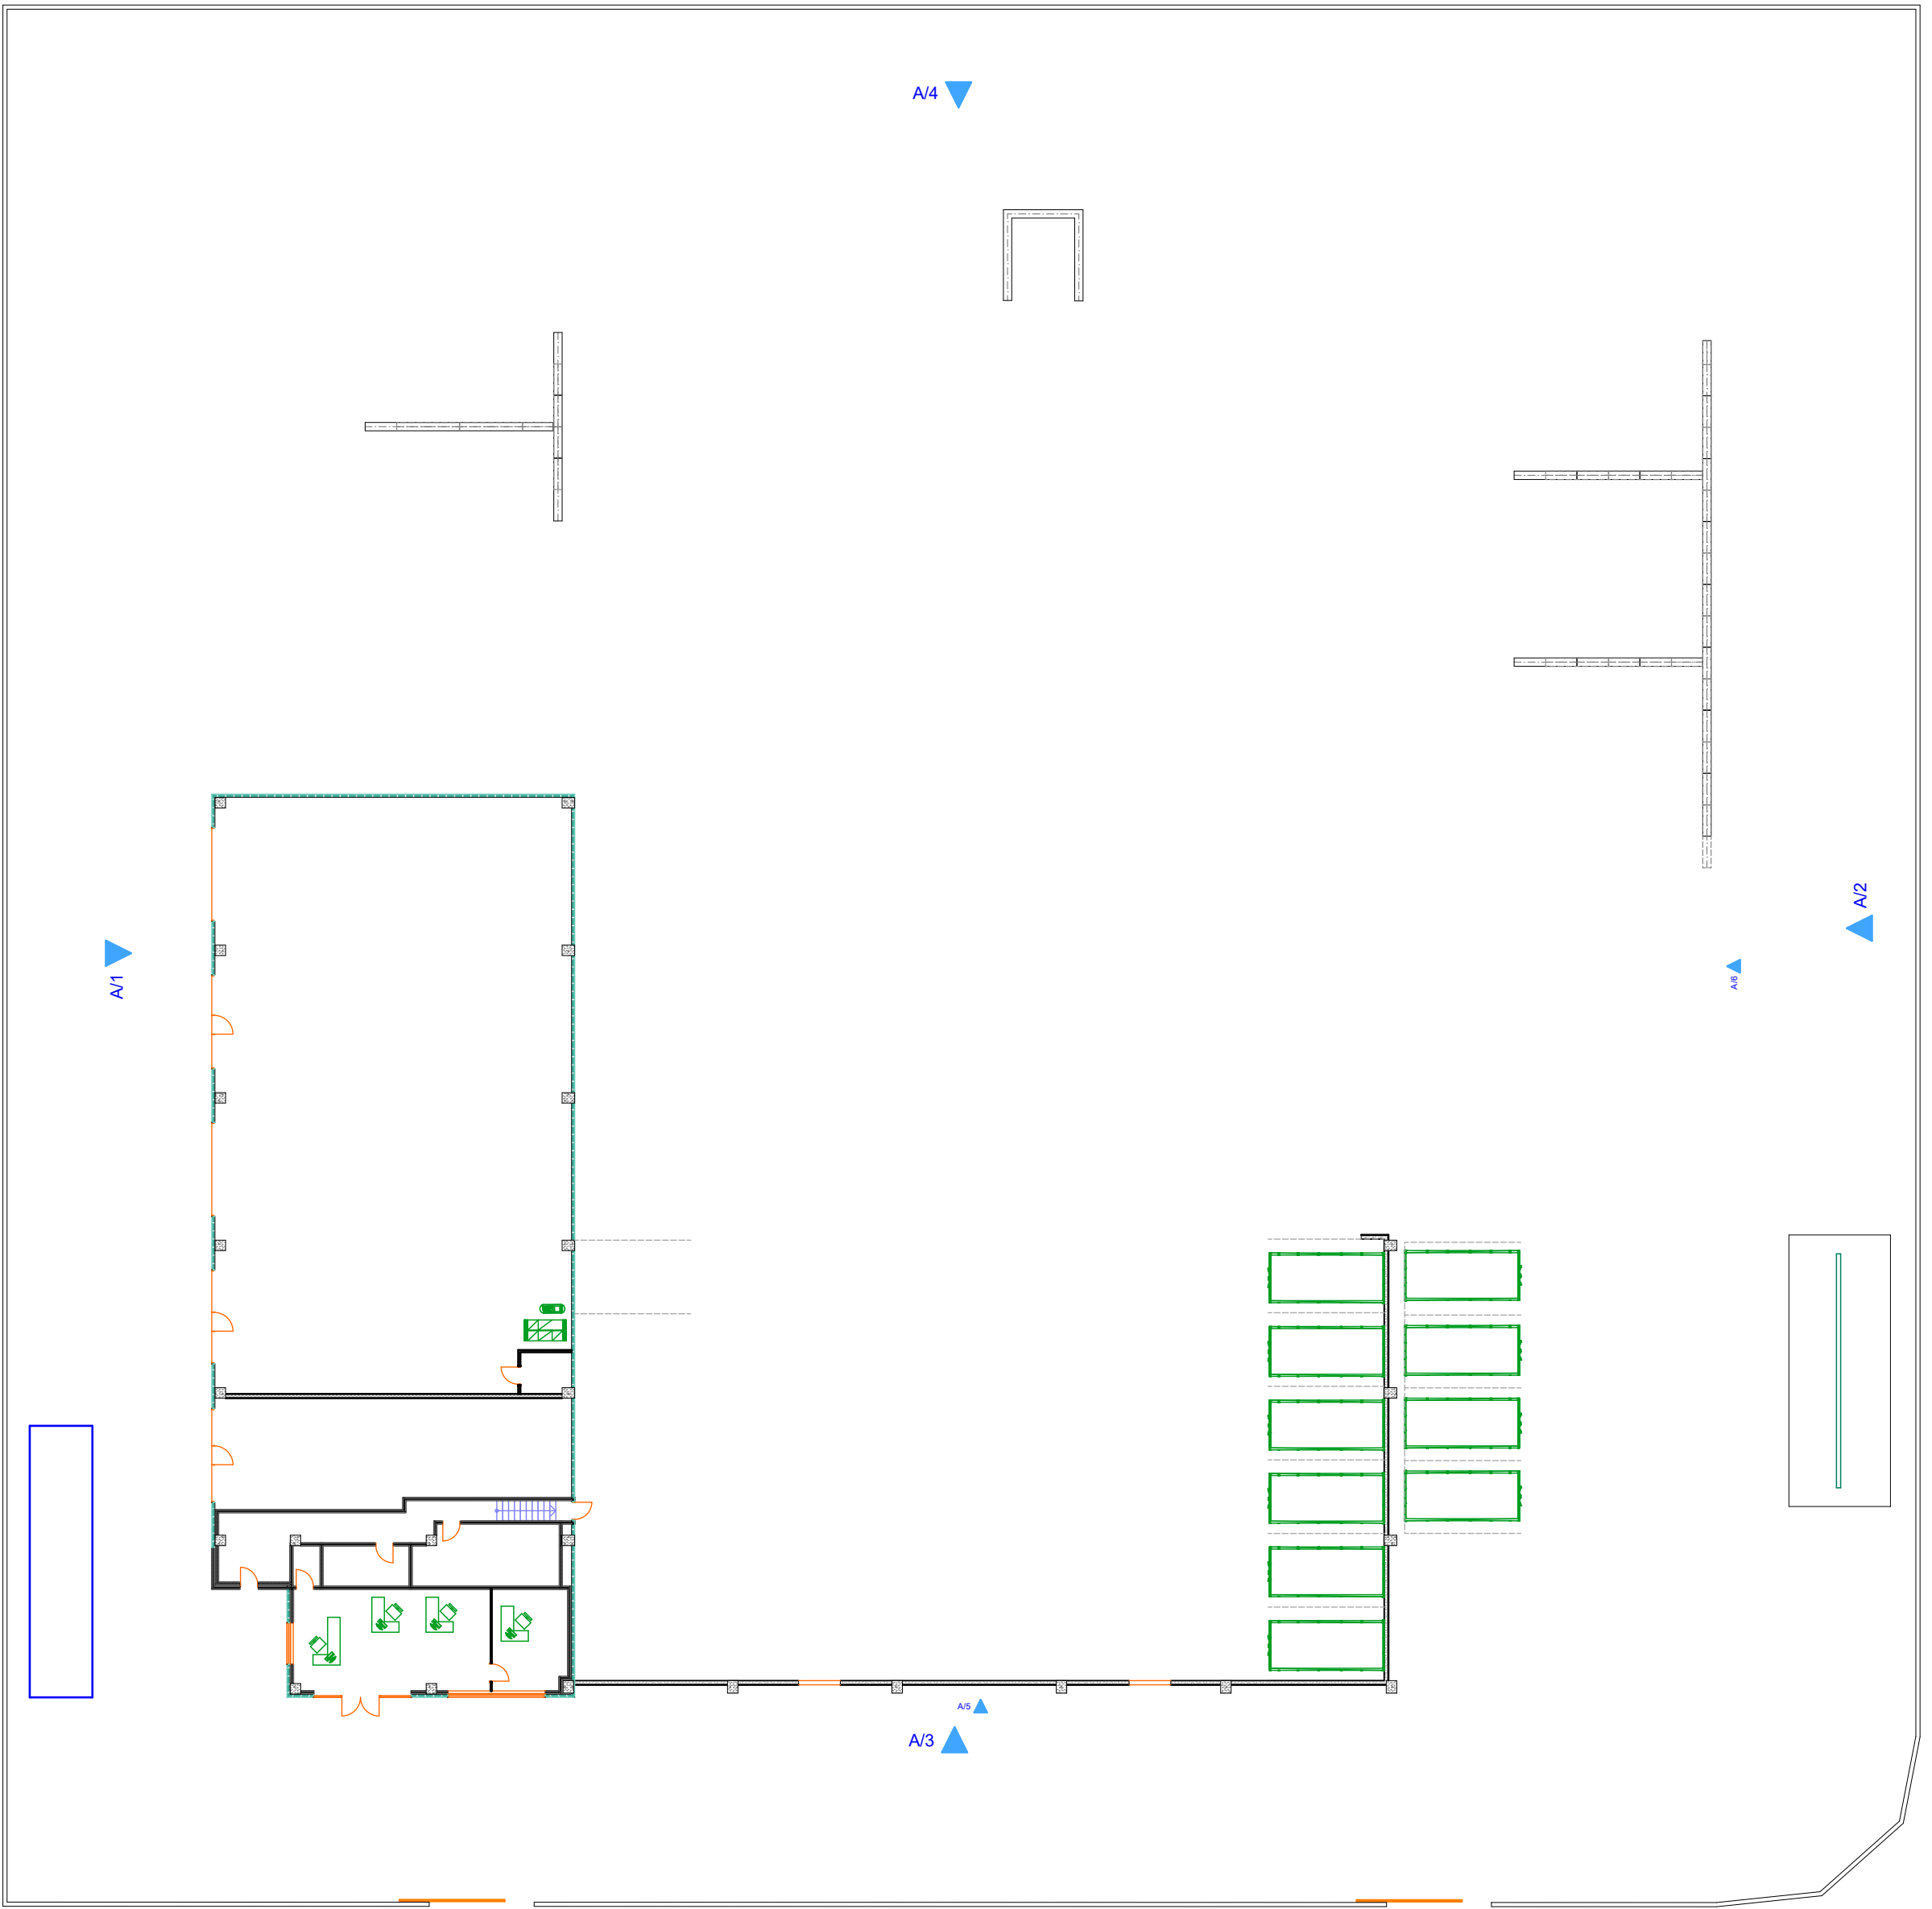

0. MARCADOR ALZADOS

PROYECTO DE CONSTRUCCIÓN DE NAVE INDUSTRIAL
PARA CENTRO DE GESTION DE RESIDUOS


Peticionario:	LIMPERGAL S.L.
Emplazamiento:	RUA HERNÁNDEZ BORRERO, LEOPOLDO - PARCELA C.A. PARQUE EMPRESARIAL DAS GANDARAS (LUGO)
Fecha:	AGOSTO 2019
Autor:	V.B. - EL INSIGNIERO T. INDUSTRIAL F.O.G. MANUEL LOMBARDO FERRER COLEGADO Nº 40 DEL C.O.T.T. DE LUGO
Plano de:	ALZADOS
Plano nº:	G.5
Escala:	Escala:
Nombre:	A. Roca
Fecha:	28/07/2019
Dibujado:	M. LOMBARDO
Comprobado:	22/08/2019
Referencia:	5746



S-04

Sección Construcción


1:100

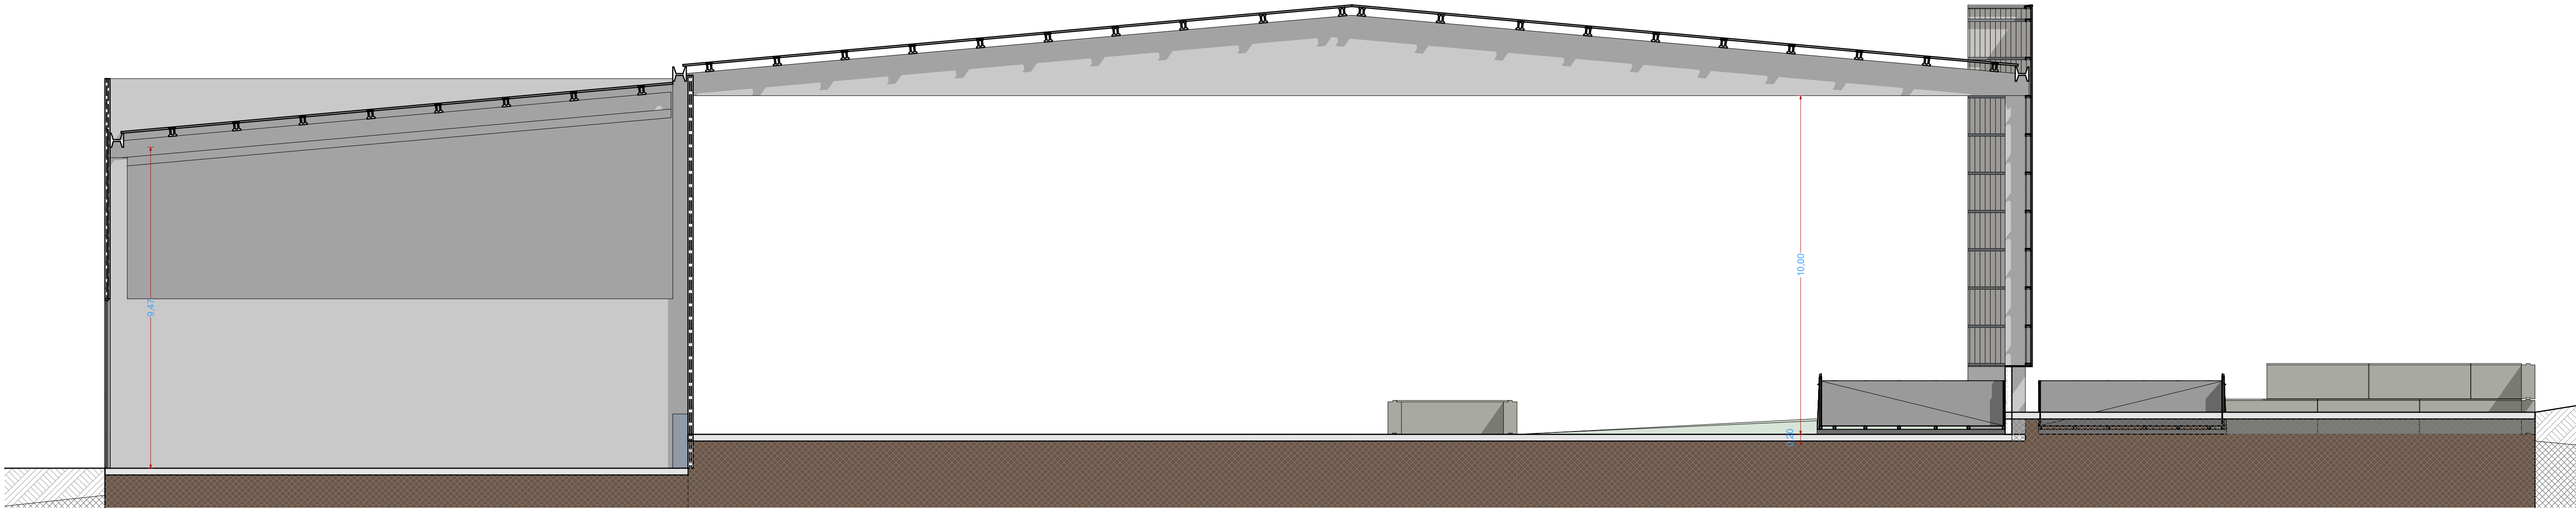

S-03

Sección Construcción



1:100

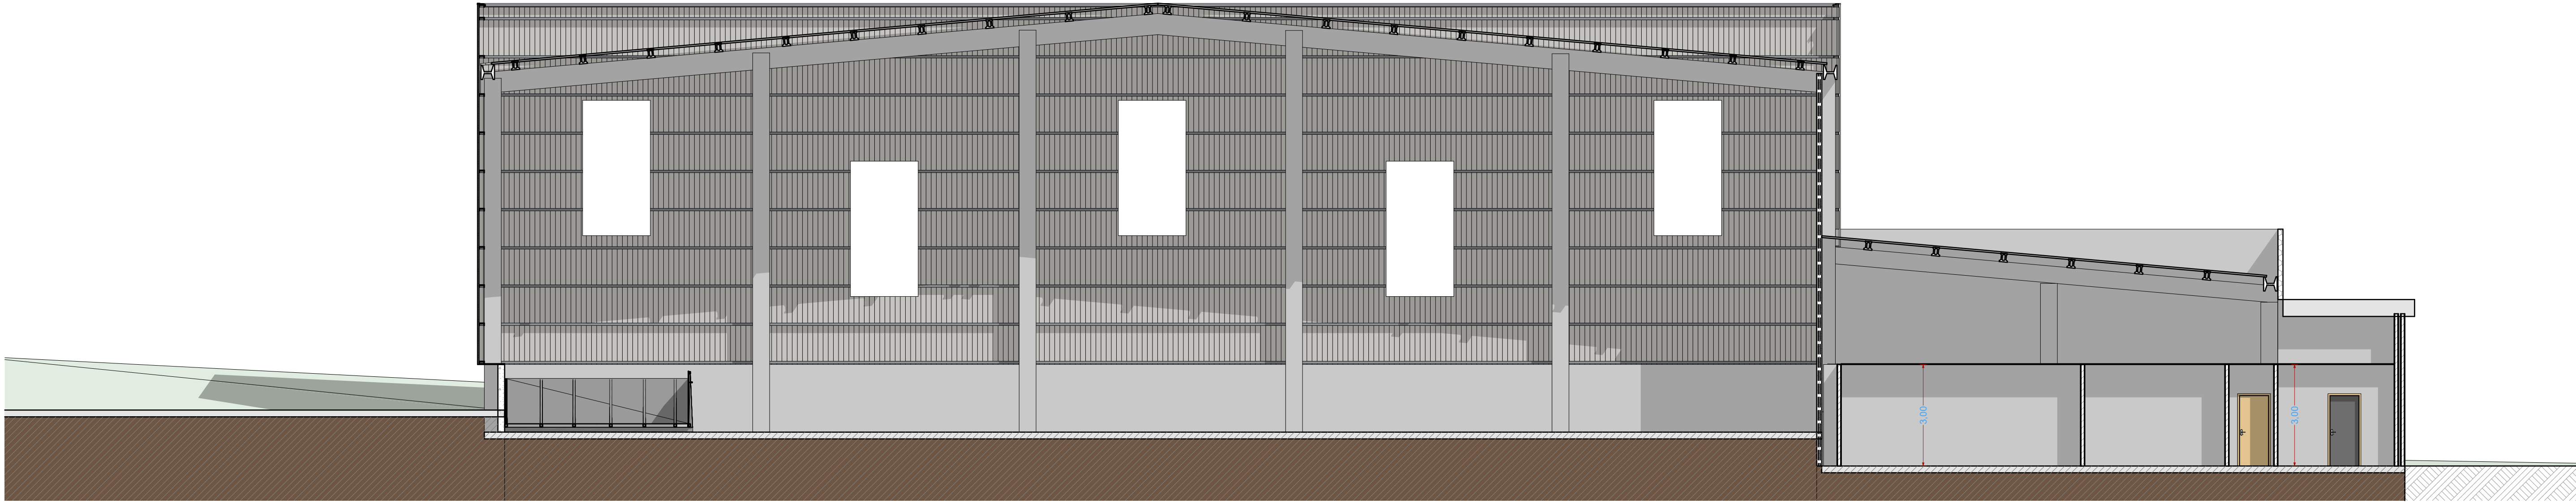

S-05

Sección Construcción

1:100

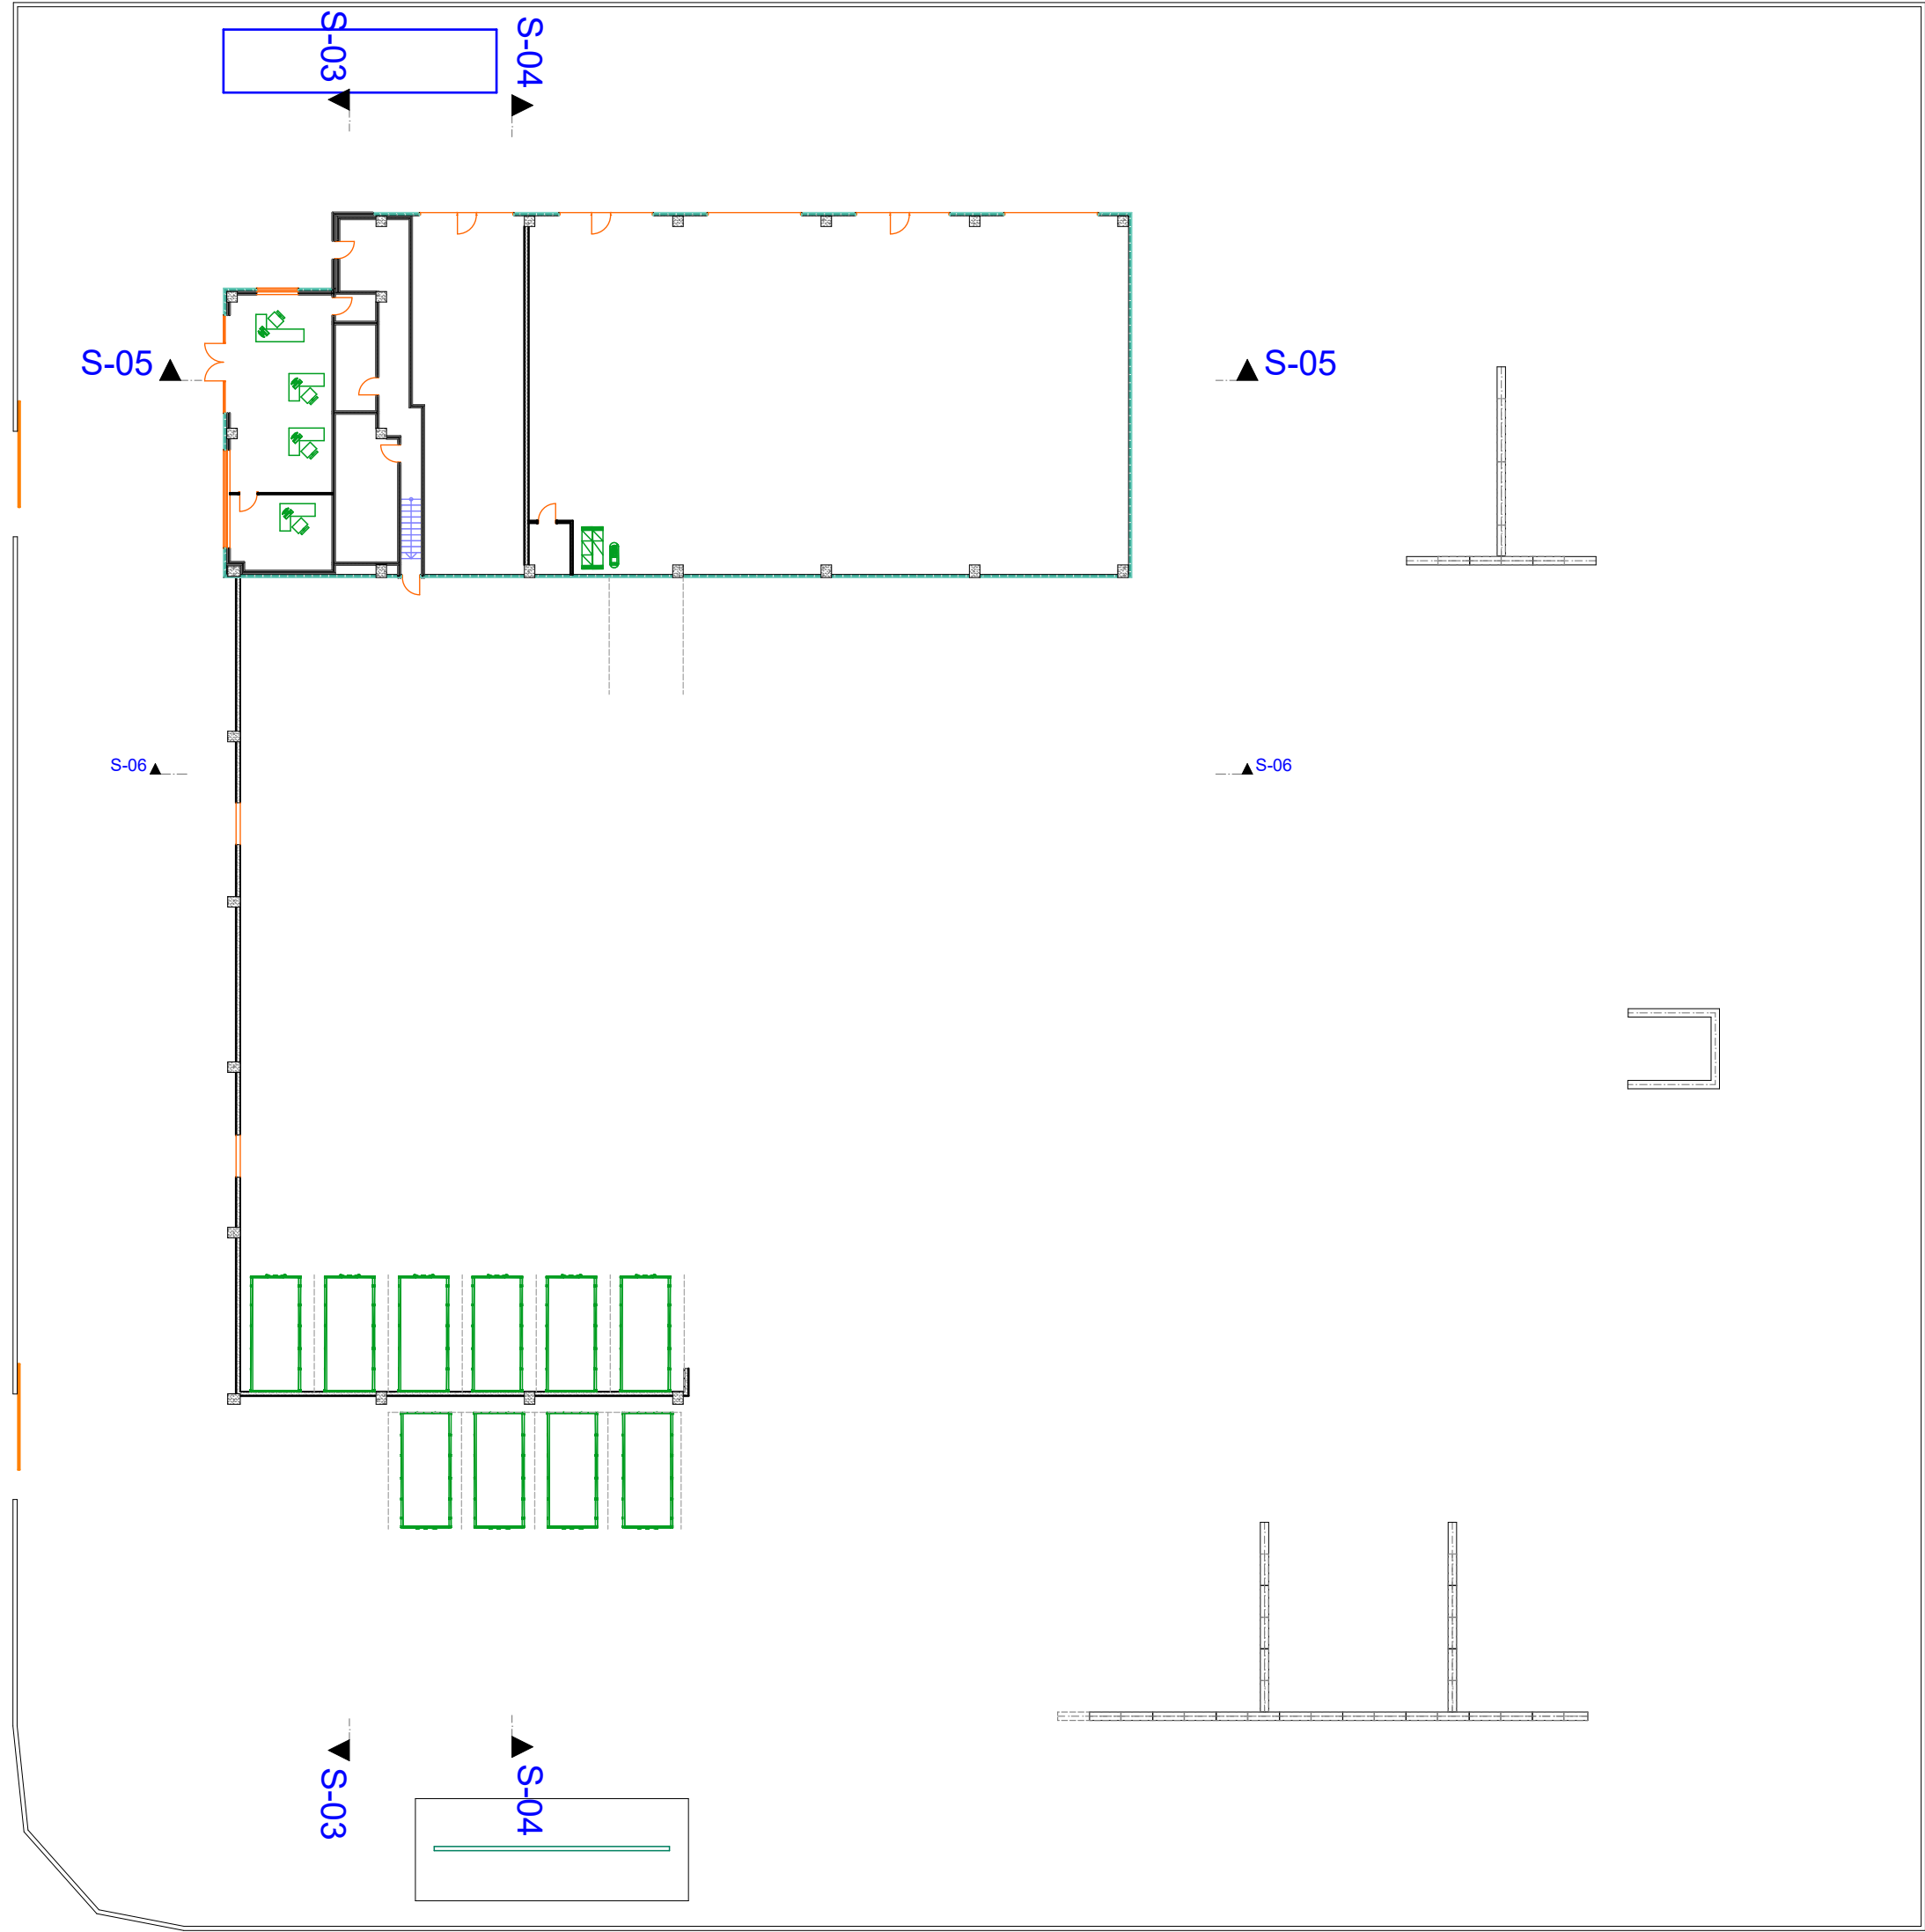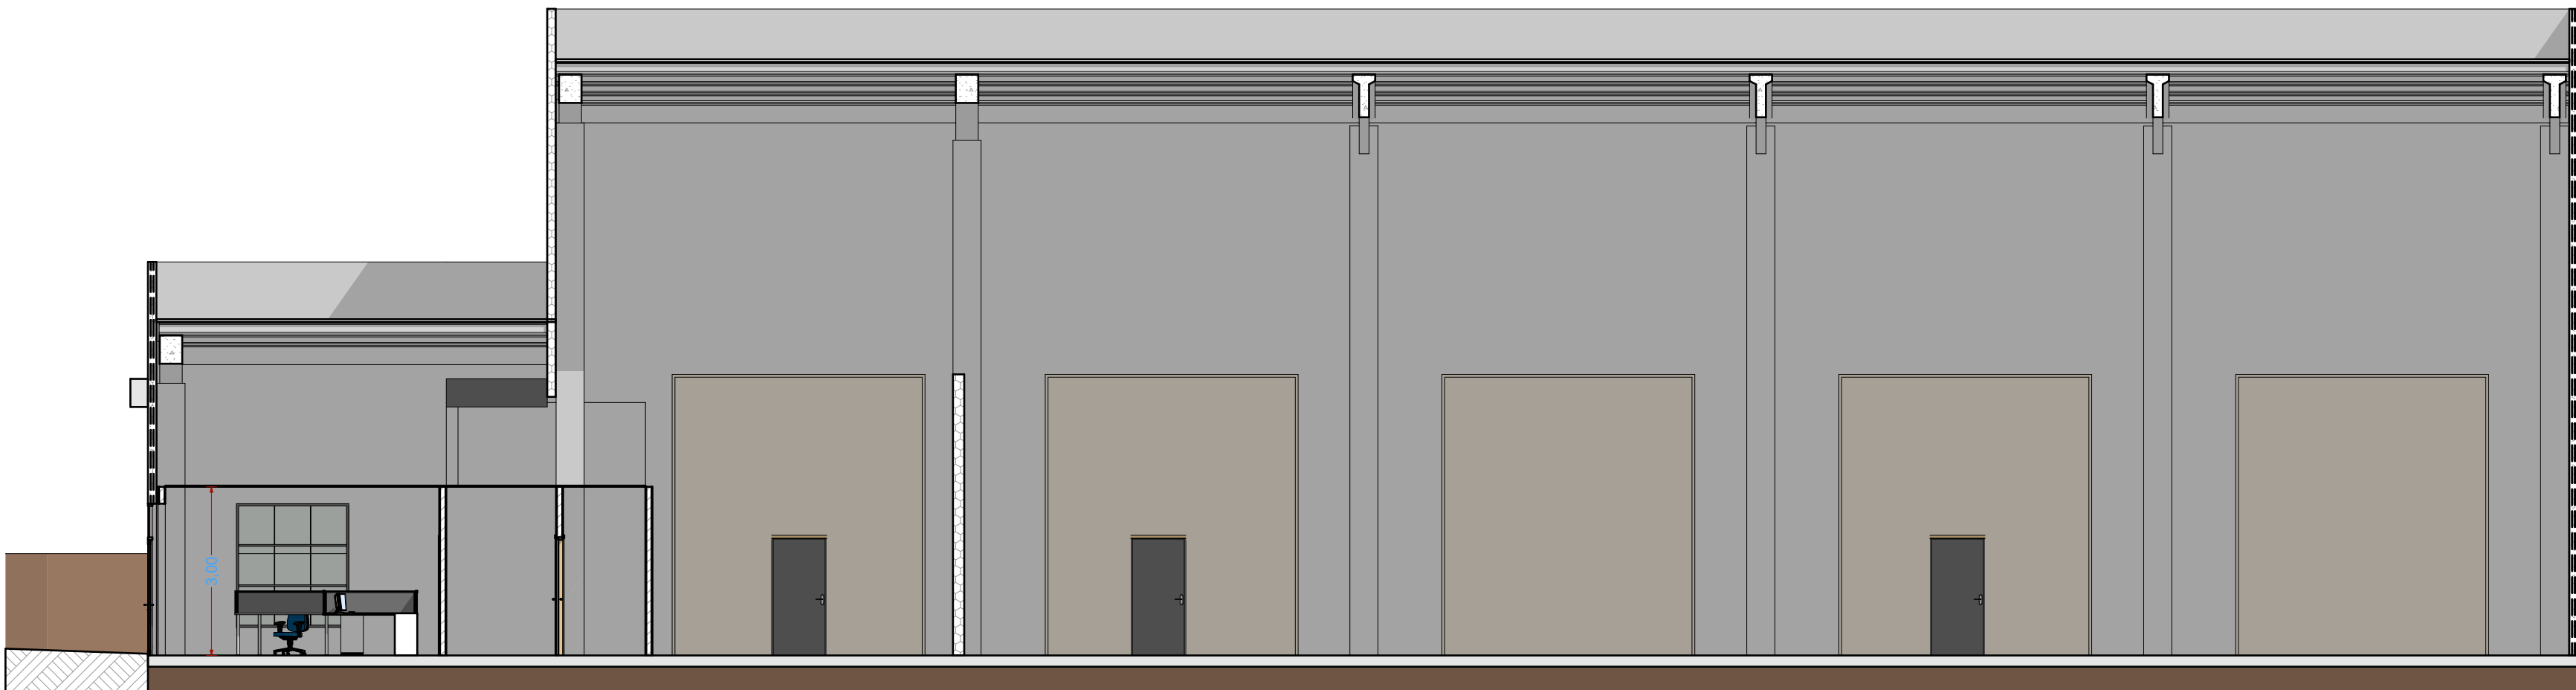

Peticionario :		LIMPERGAL S. L.	
Emplazamiento :		RÚA HERNÁNDEZ ROBREDO, LEOPOLDO.- PARCELA C.6, PARQUE EMPRESARIAL DAS GANDARAS (LUGO)	
Fecha :		AGOSTO 2019	
Autor:		V. B. : EL INGENIERO T. INDUSTRIAL.	
			
		F.D.O. MANUEL LOMBARDIA PEREIRA COLEGIADO Nº 693 DEL C.O.I.T.I. DE LUGO	
Plano de :		SECCIONES	
Plano nº :		G.6	
Escala :		Escala :	
Nombre :		Fecha :	
Dibujado :		29/07/2019	
Comprobado :		22/08/2019	
Referencia :		5746	

PROYECTO DE CONSTRUCCIÓN DE NAVE INDUSTRIAL
PARA CENTRO DE GESTION DE RESIDUOS


Proitec C.T.i
CONSULTORIA TÉCNICA INTEGRAL

COLEGIADO Nº 10052019
FECHA 26/08/2019


COTAS

PLANTA BAJA

1:200

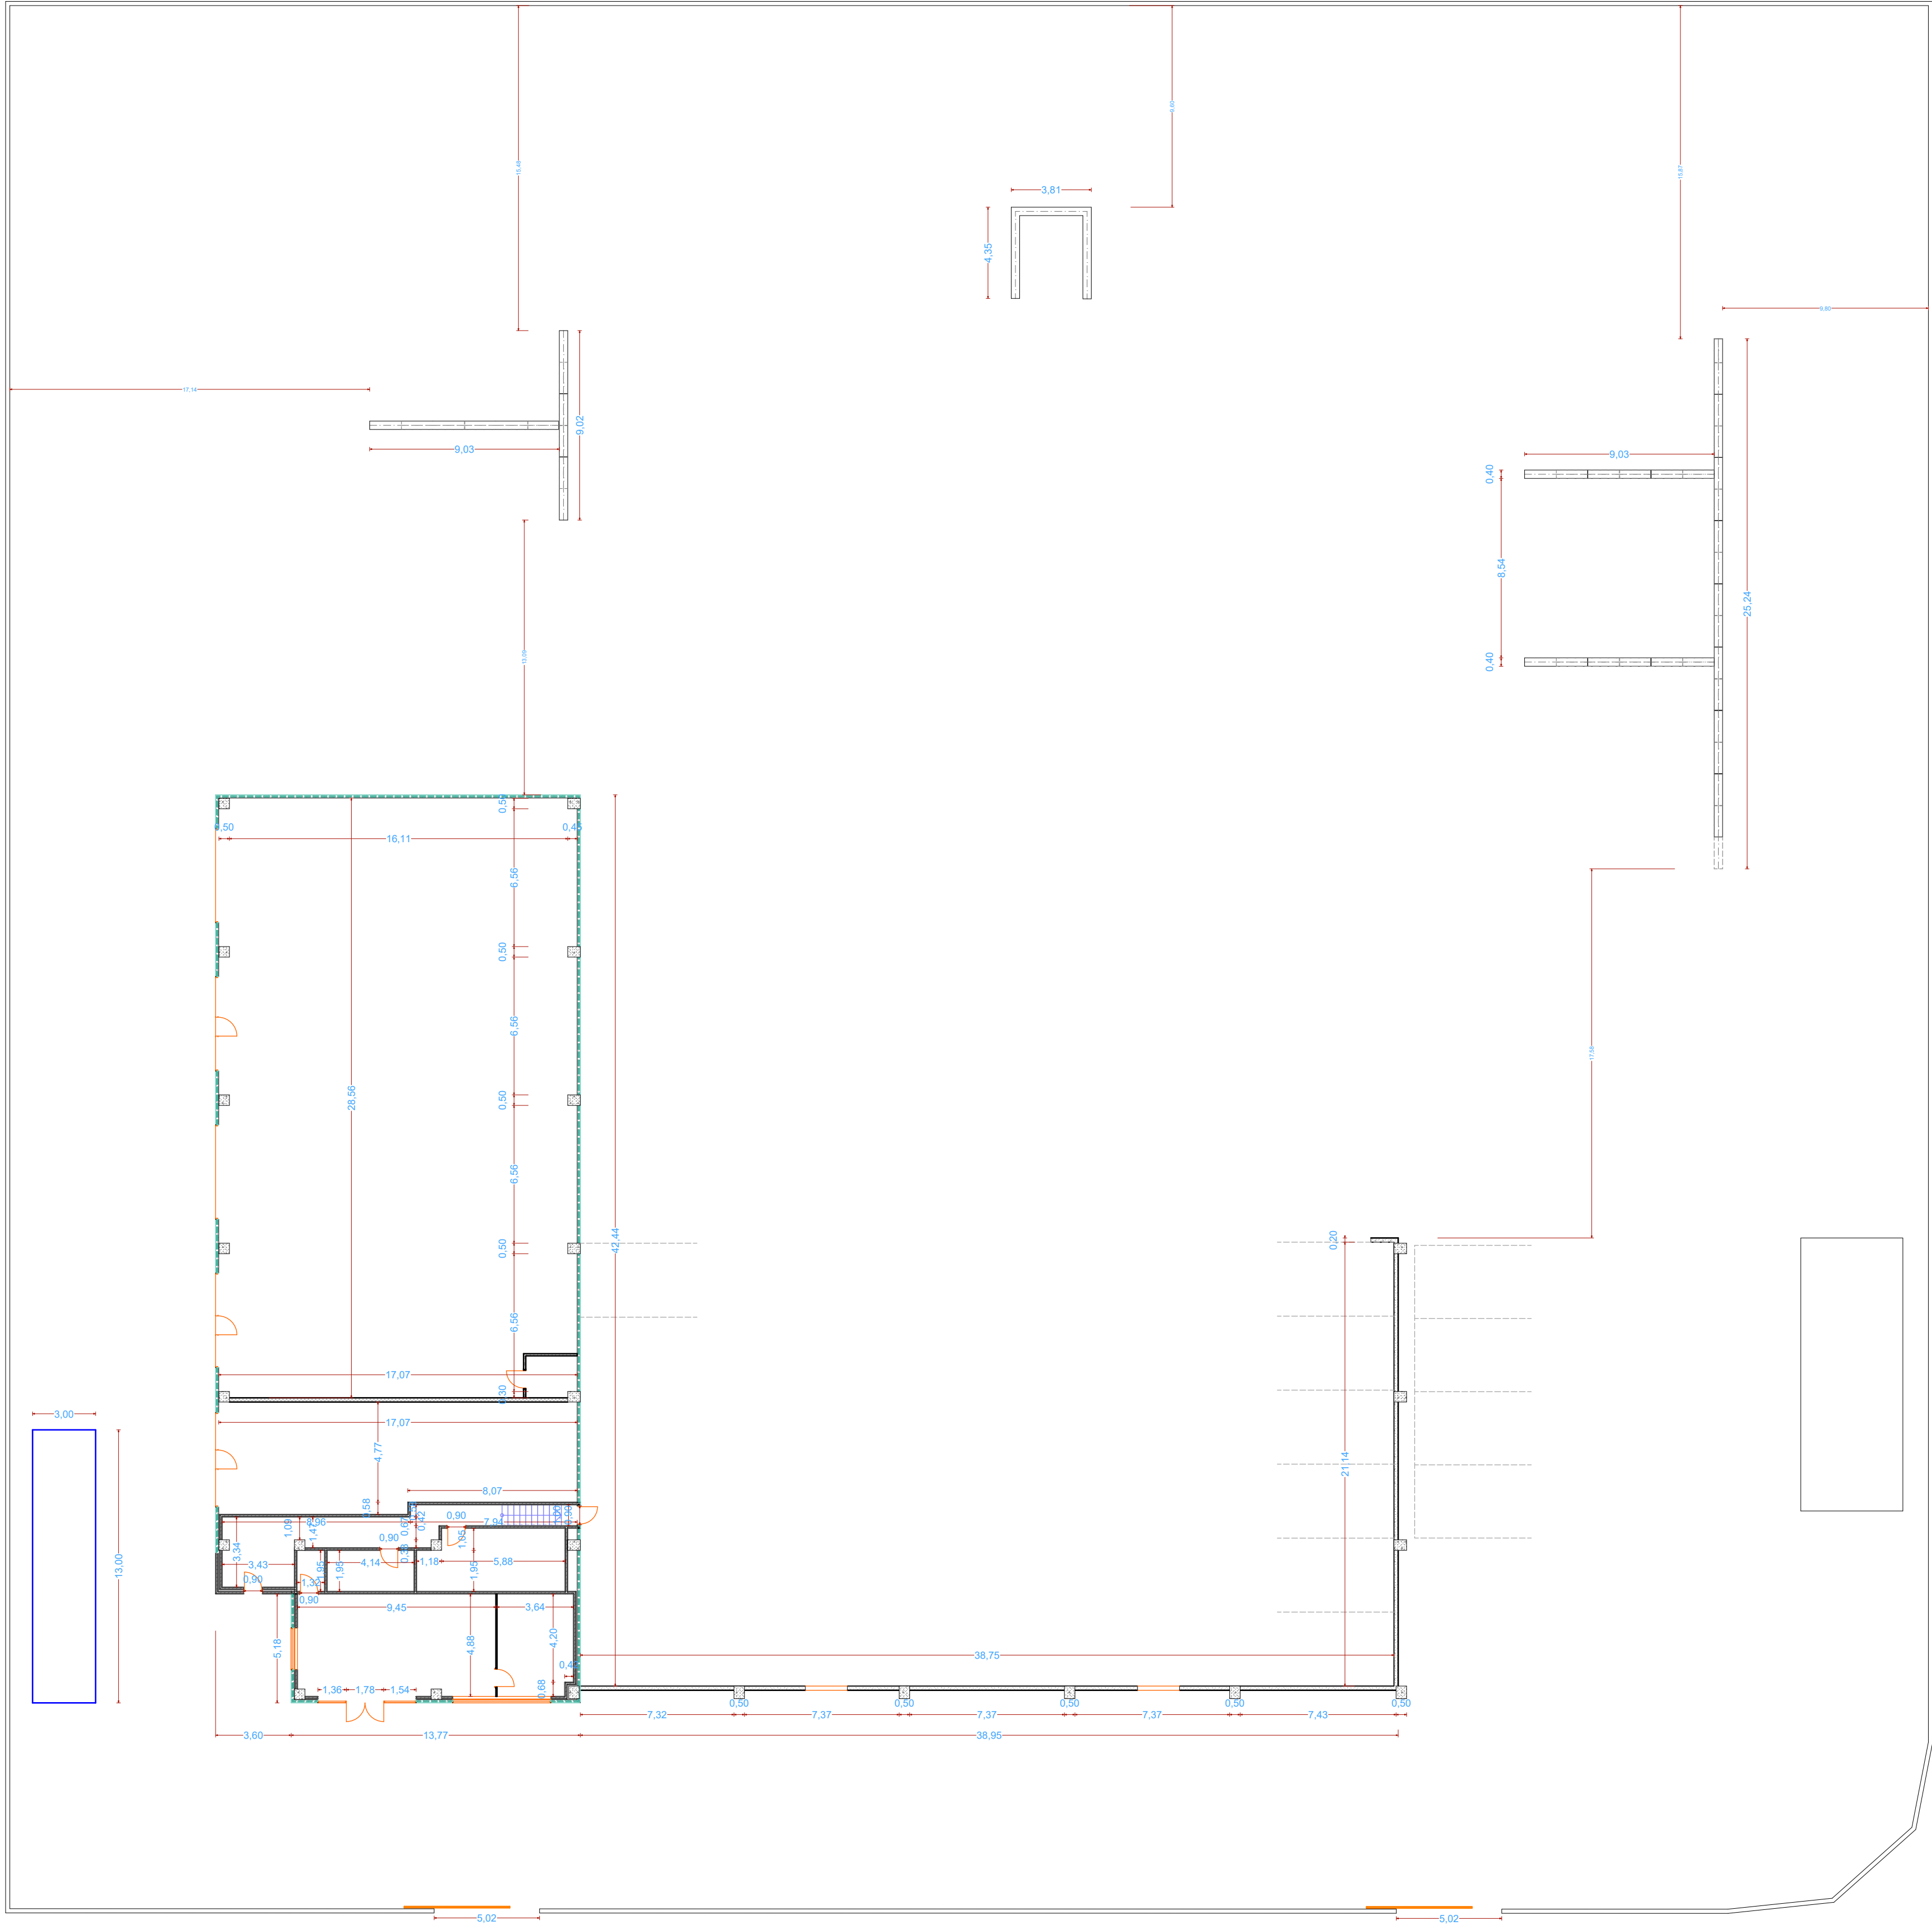


PROYECTO DE CONSTRUCCIÓN DE NAVE INDUSTRIAL
PARA CENTRO DE GESTION DE RESIDUOS

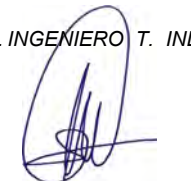Peticionario :		LIMPERGAL S.L.	
Emplazamiento :		RUA HERNANDEZ ROBREDO, LEOPOLDO - PARCELA C.6, PARQUE EMPRESARIAL DAS GANDARAS (LUGO)	
Fecha :		AGOSTO 2019	
Autor:		V. B. : EL INGENIERO T. INDUSTRIAL.	
			
		F.D.O. MANUEL LOMBARDIA PEREIRA COLEGIADO Nº 643 DEL C.O.I.T.I. DE LUGO	
Plano de :		COTAS	
Plano nº :		G.7	
Escala :		Escala :	
Nombre :		Fecha :	
Dibujado : A. Roca		29/07/2019	
Comprobado : M. LOMBARDIA		22/08/2019	
Referencia :		5746	

Proitec C.T.i
CONSULTORIA TÉCNICA INTEGRAL

COLEGIADO Nº 10052019
Fecha 26/08/2019

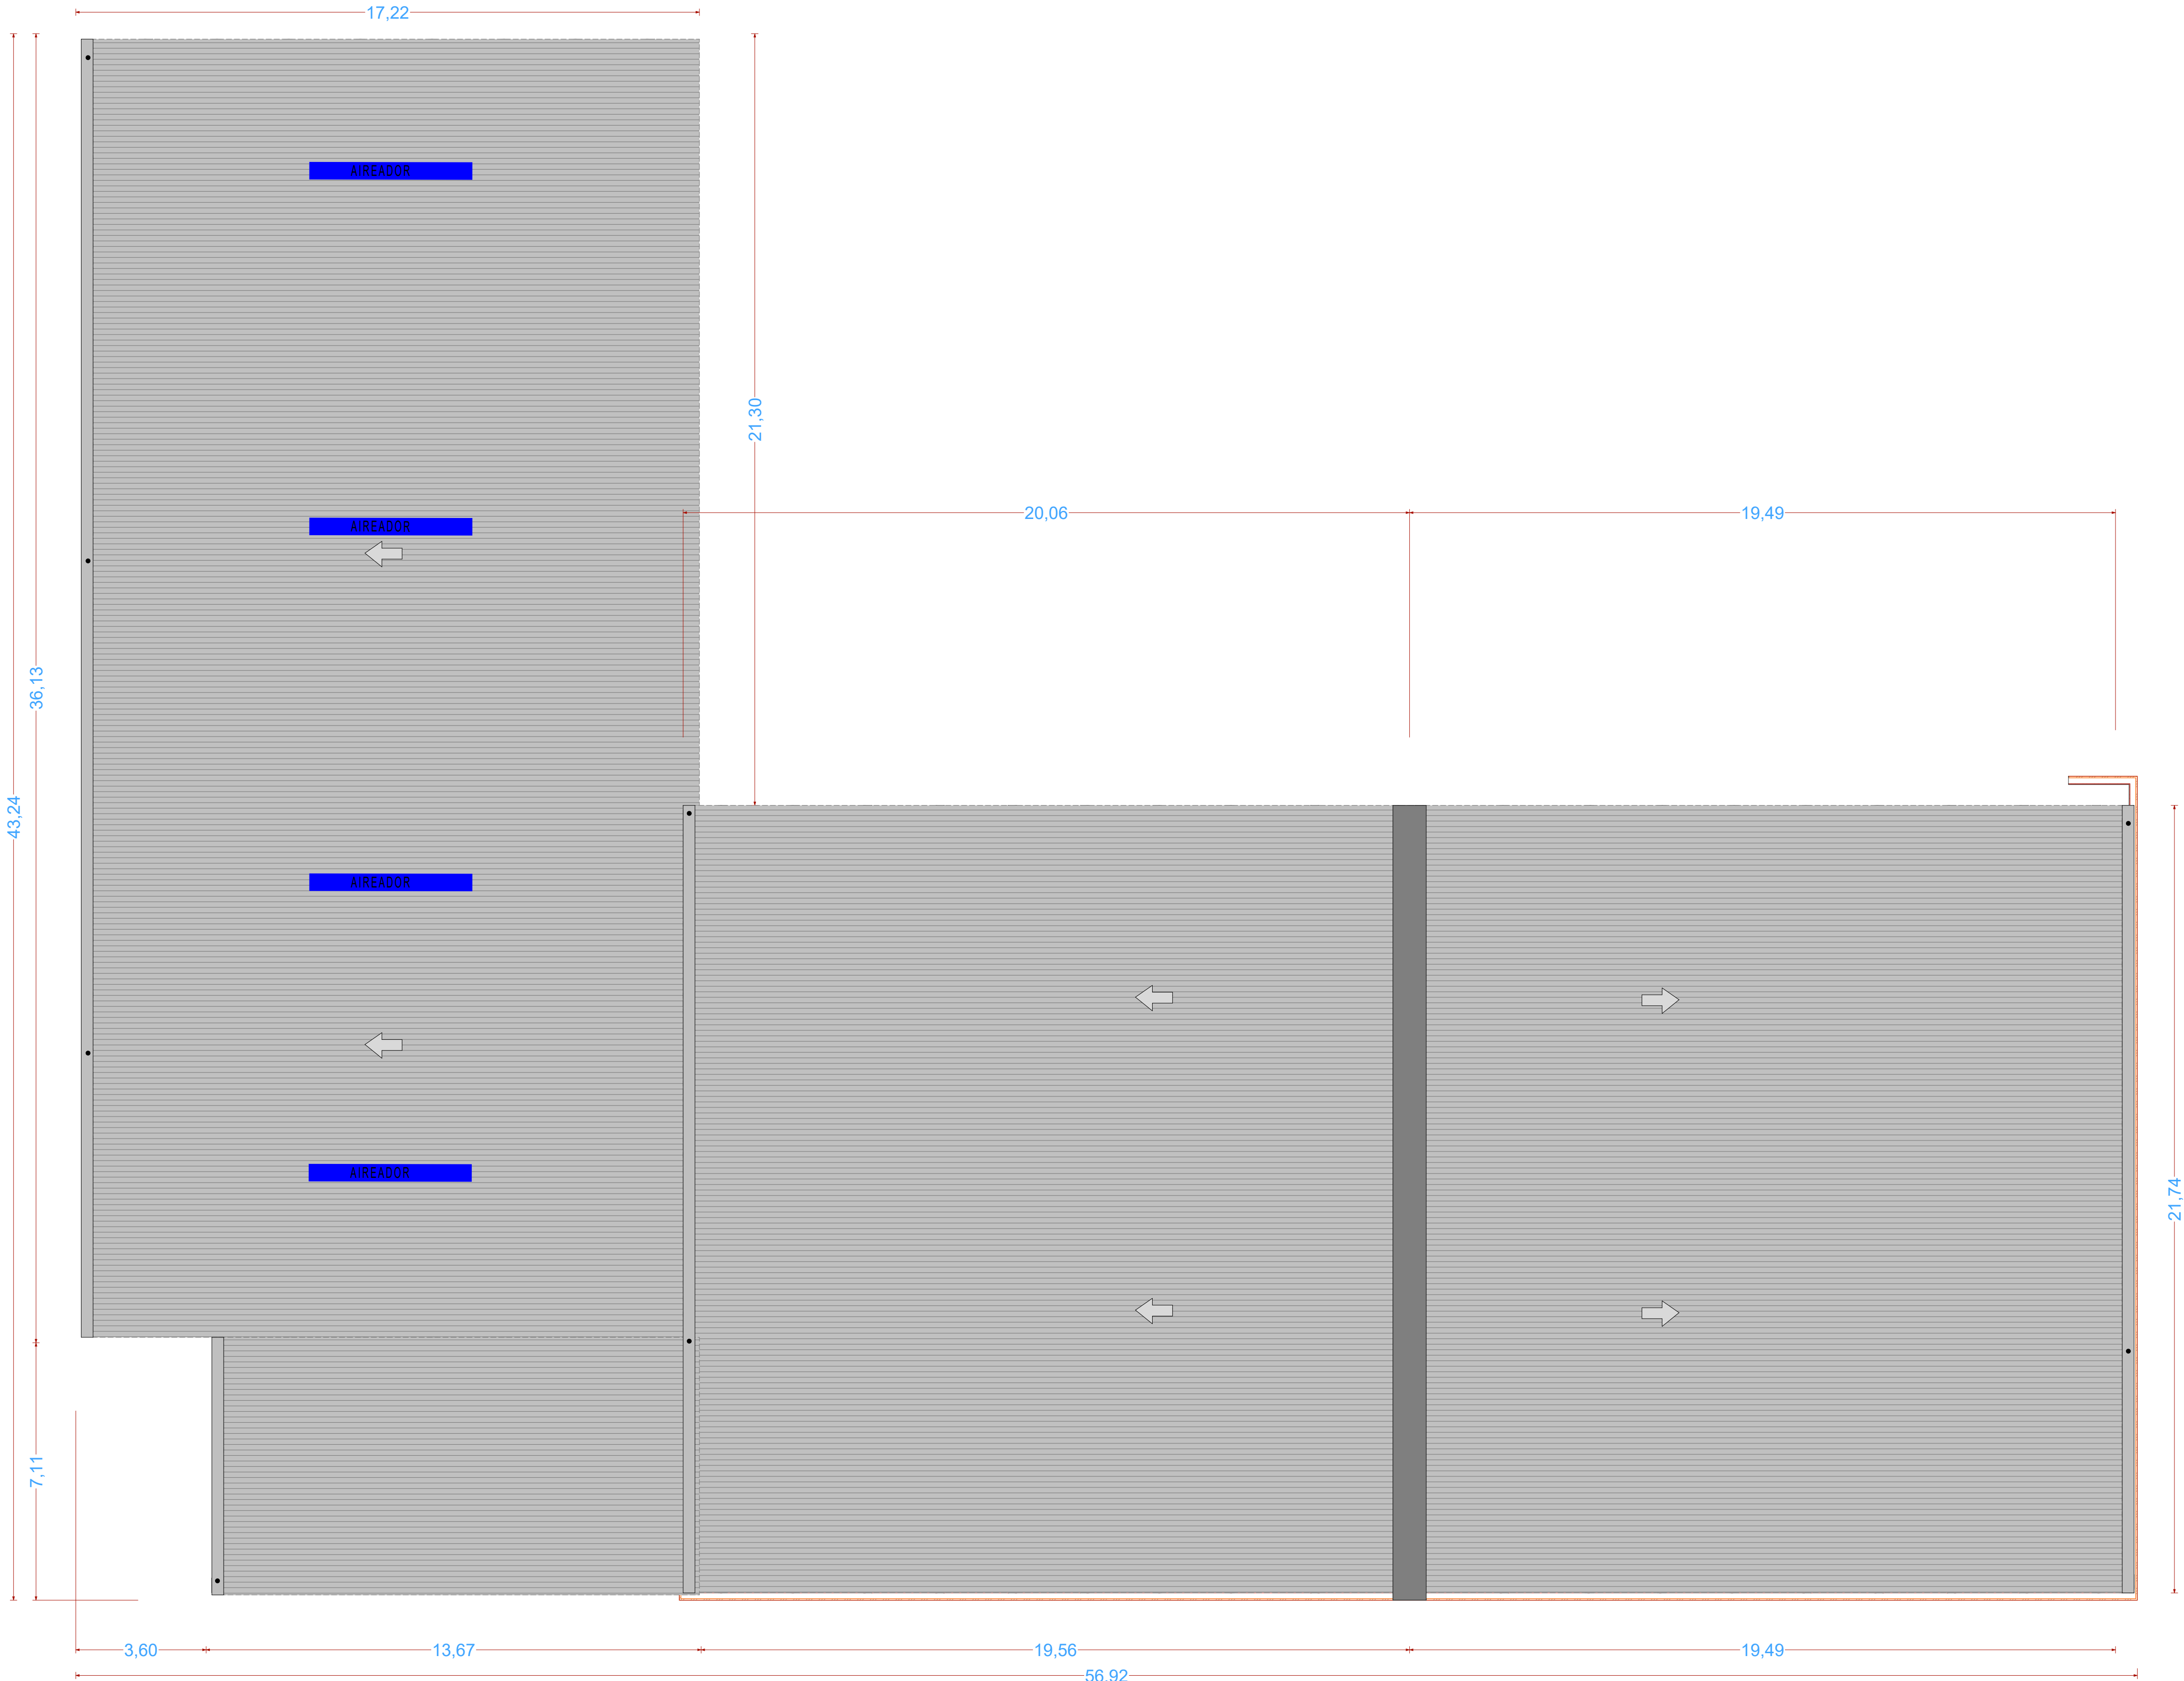


PROYECTO DE CONSTRUCCIÓN DE NAVE INDUSTRIAL
PARA CENTRO DE GESTION DE RESIDUOS

Peticionario :	LIMPERGAL S.L.
Emplazamiento :	RUA HERNANDEZ ROBREDO, LEOPOLDO - PARCELA C.6. PARQUE EMPRESARIAL DAS GANDARAS (LUGO)
Fecha :	AGOSTO 2019
Autor :	V. B. : EL INGENIERO T. INDUSTRIAL. F.D.O. MANUEL LOMBARDIA PEREIRA COLEGIADO Nº 643 DEL C.O.I.T.I. DE LUGO
Plano de :	CUBIERTA
Plano nº :	G.8
Escala :	Escala :
Nombre :	Fecha :
Dibujado : A. Roca	29/07/2019
Comprobado : M. LOMBARDIA	22/08/2019
Referencia :	5746


Proitec C.T.i
CONSULTORIA TÉCNICA INTEGRAL

COLEGIADO NACIONAL DE INGENIEROS
TÉCNICOS INDUSTRIALES DE LUGO
VISADO Nº 10052019
Fecha 26/08/2019


A LOS EFECTOS REGLAMENTARIOS

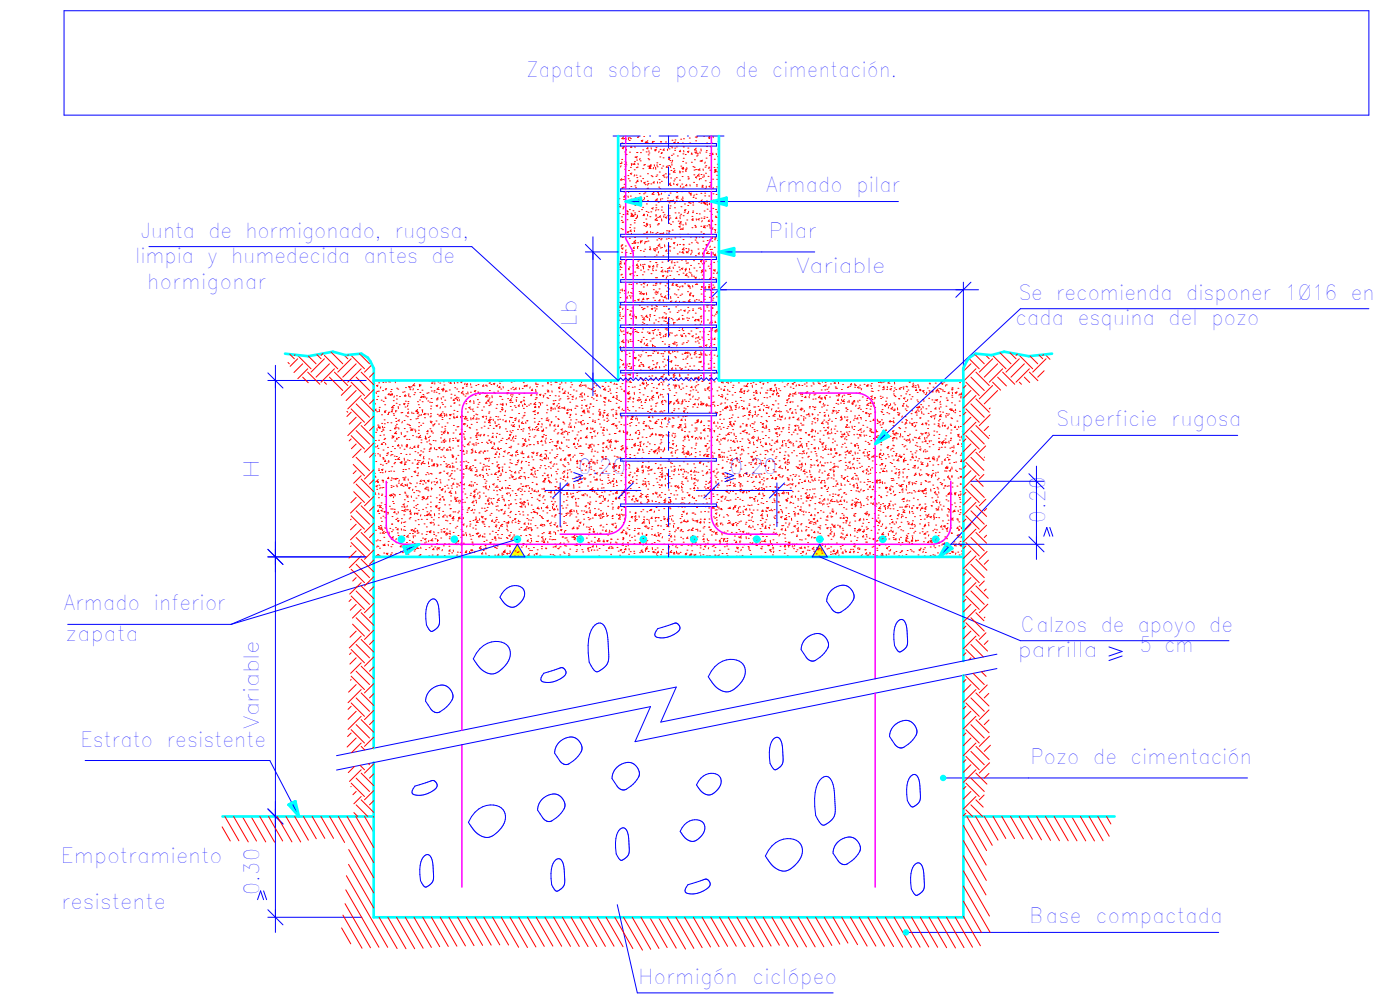


P1 y P2

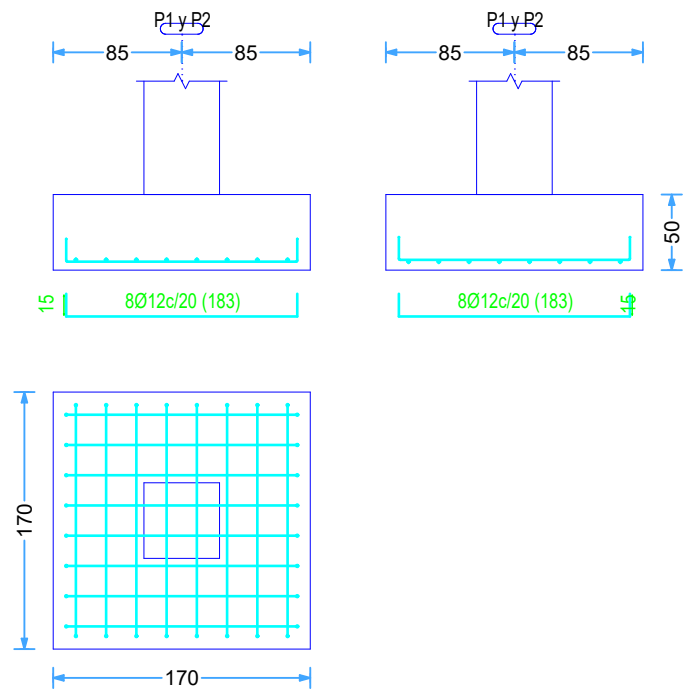


P3

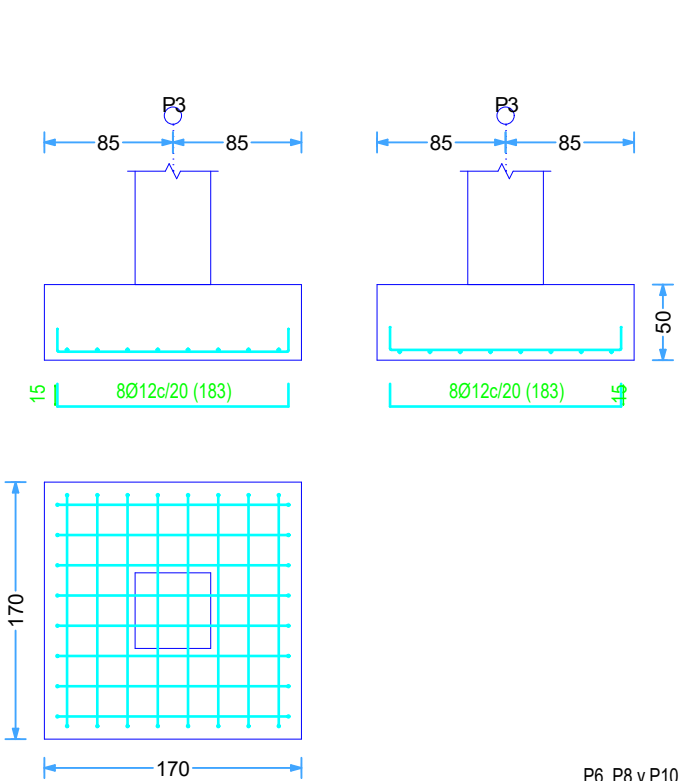





P4, P5 y P7

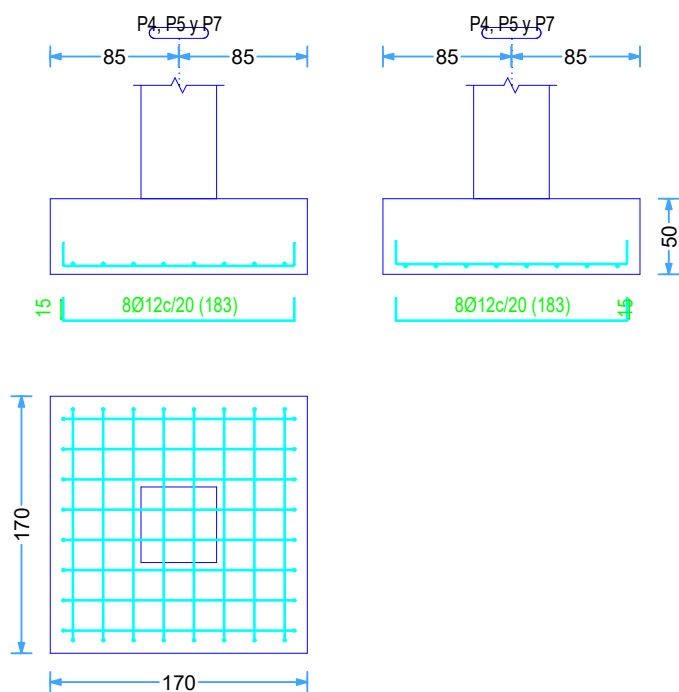



P9

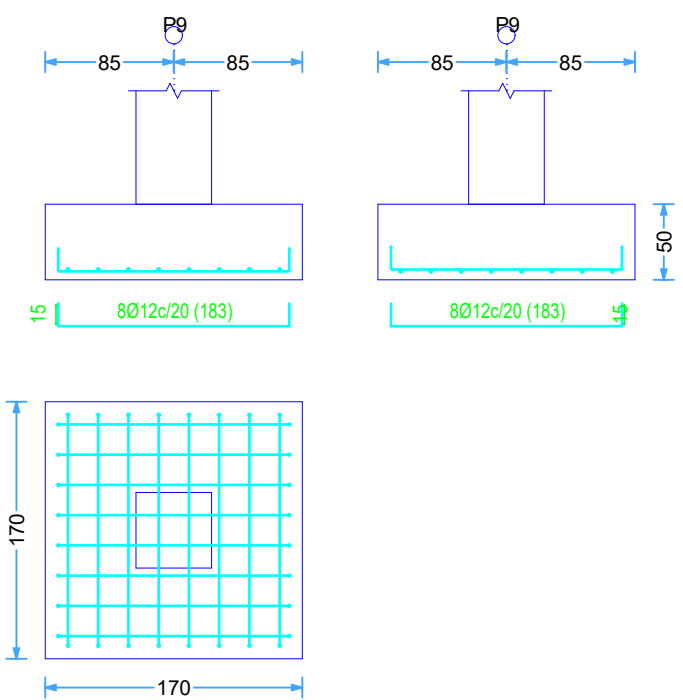

P6, P8 y P10

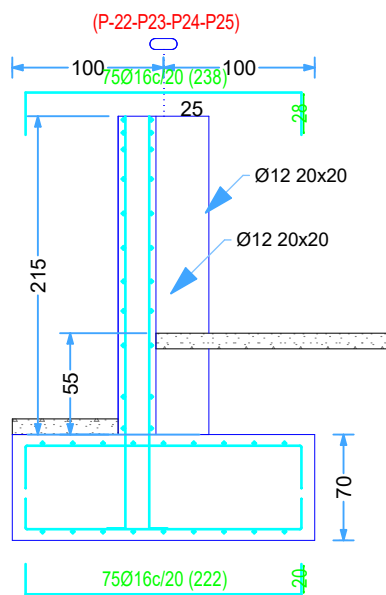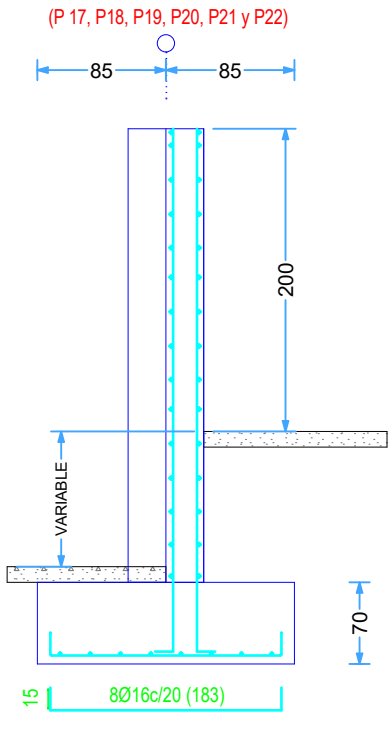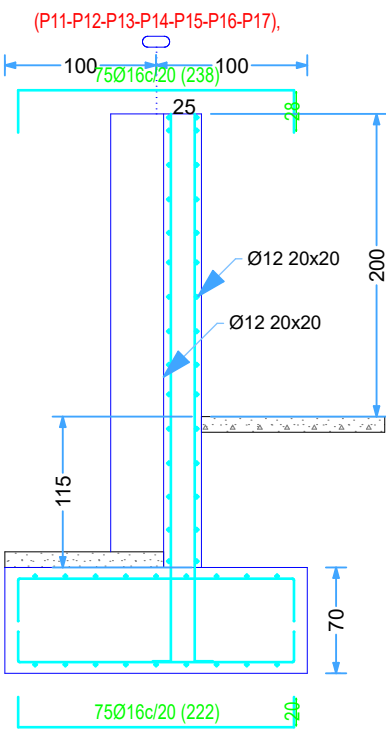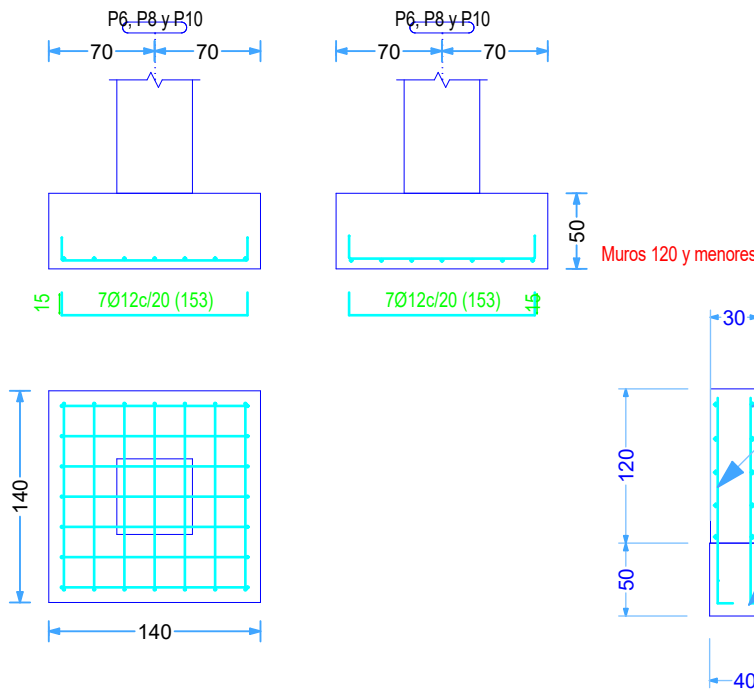

CUADRO DE ELEMENTOS DE CIMENTACIÓN						
Referencias	Dimensiones (cm)	Canto (cm)	Armado inf. X	Armado inf. Y	Armado sup. X	Armado sup. Y
P1, P2, P3, P4, P5, P7, P9,	170x170	50	8Ø12c/20	8Ø12c/20		
P6, P8 y P10	140x140	50	7Ø12c/20	7Ø12c/20		
(P 17, P18, P19, P20, P21 y P22)	corrida x170	60	9Ø16c/20	75Ø16c/20		
(P11-P12-P13-P14-P15-P16-P17), (P-22-P23-P24-P25)	corrida x200	70	9Ø16c/20	75Ø16c/20	9Ø16c/20	75Ø16c/20

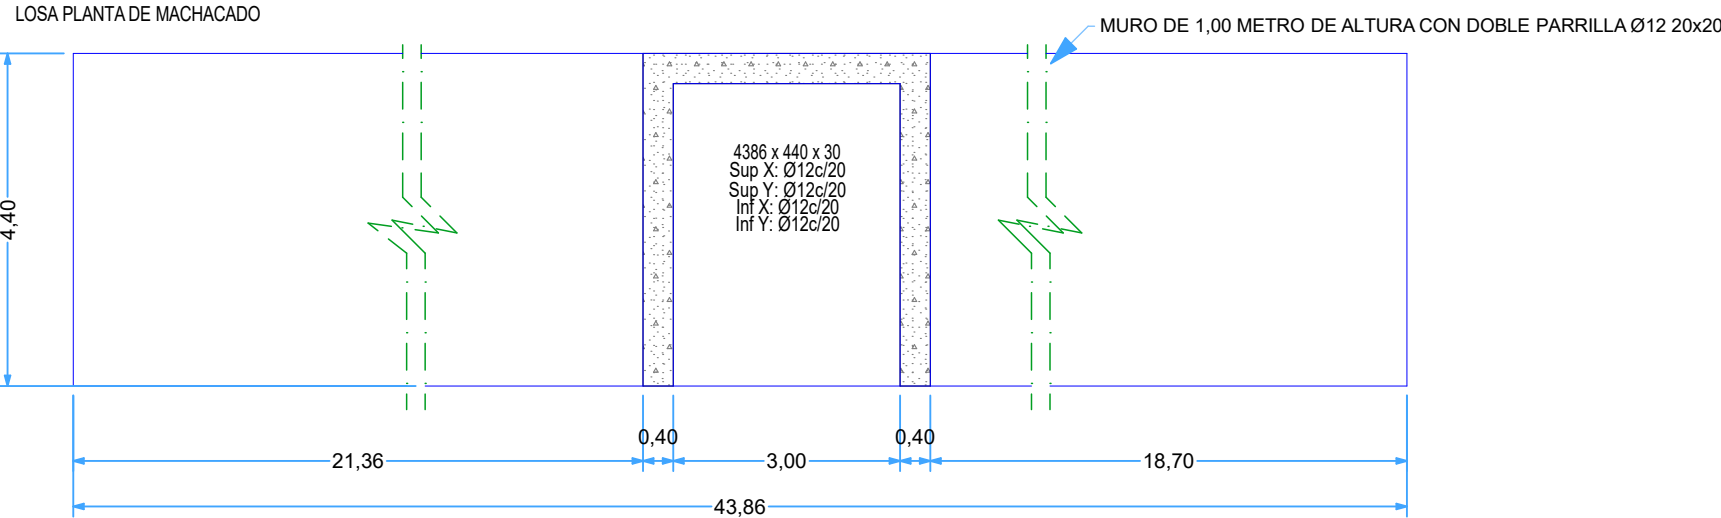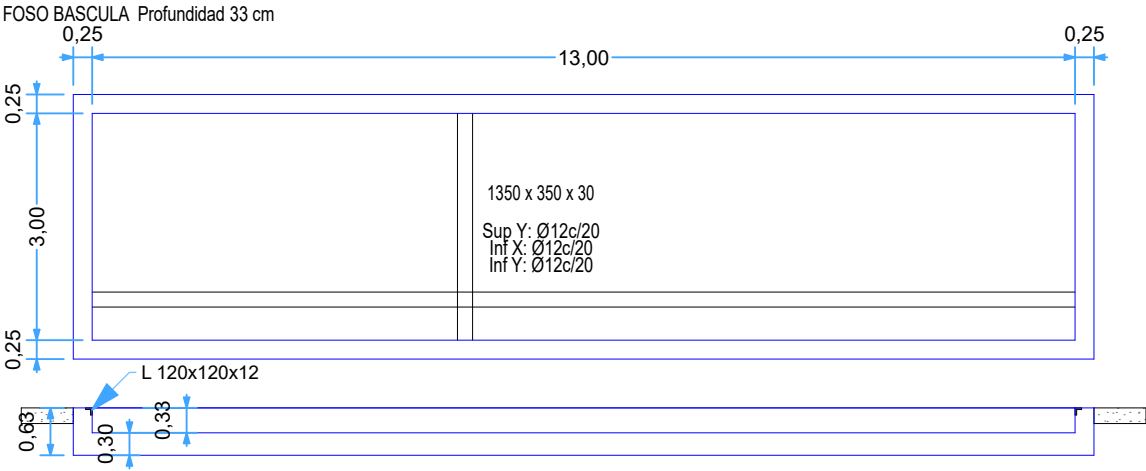

PROYECTO DE CONSTRUCCIÓN DE NAVE INDUSTRIAL
PARA CENTRO DE GESTION DE RESIDUOS

Peticionario : LIMPERGAL S.L.

Emplazamiento : RÚA HERNÁNDEZ ROBREDO, LEOPOLDO.- PARCELA C.6, PARQUE EMPRESARIAL DAS GANDARAS (LUGO)

Fecha : AGOSTO 2019

Autor : V. B. : EL INGENIERO T. INDUSTRIAL.

F.D.O. MANUEL LOMBARDÍA PEREIRA
COLEGIADO Nº 603 DEL C.O.I.T.I. DE LUGO

Plano de : CUADRO DE ZAPATAS

Plano nº : C.2

Escala : Escala :

Nombre : A. Roca

Fecha : 29/07/2019

Dibujado : M. LOMBARDIA

Comprobado : 22/08/2019




Referencia : 5746

Proitec C.T.i.
CONSULTORÍA TÉCNICA INTEGRAL

COLEGIO OFICIAL DE INGENIEROS
TÉCNICOS INDUSTRIALES DE
LUGO

VISADO Nº 10052019
Fecha 26/08/2019

A LOS EFECTOS REGLAMENTARIOS
POR EL C.O.I.T.I. DE LUGO

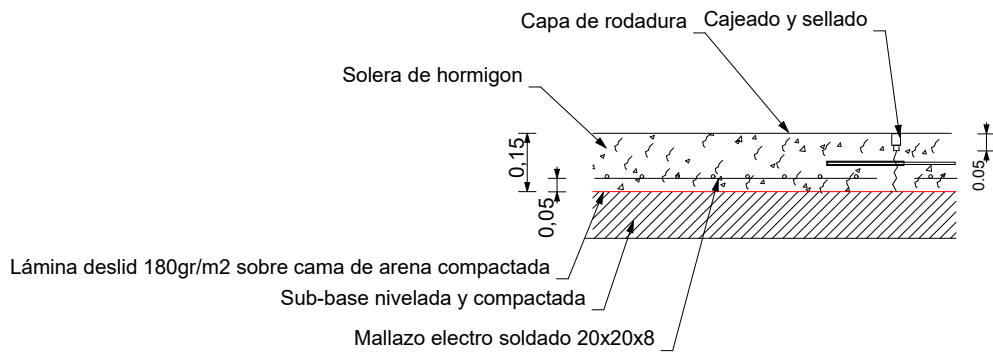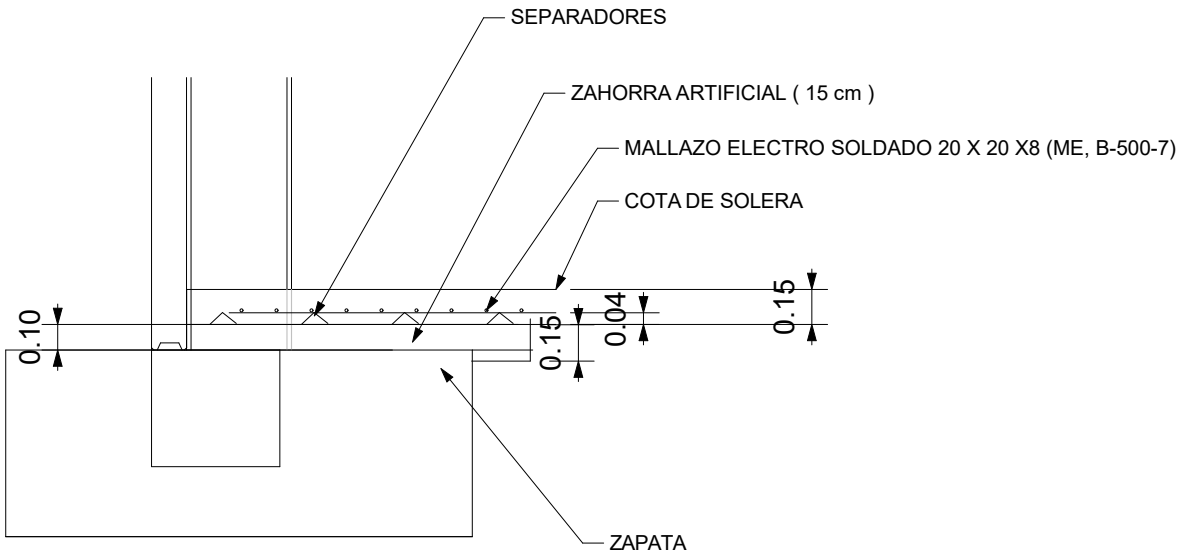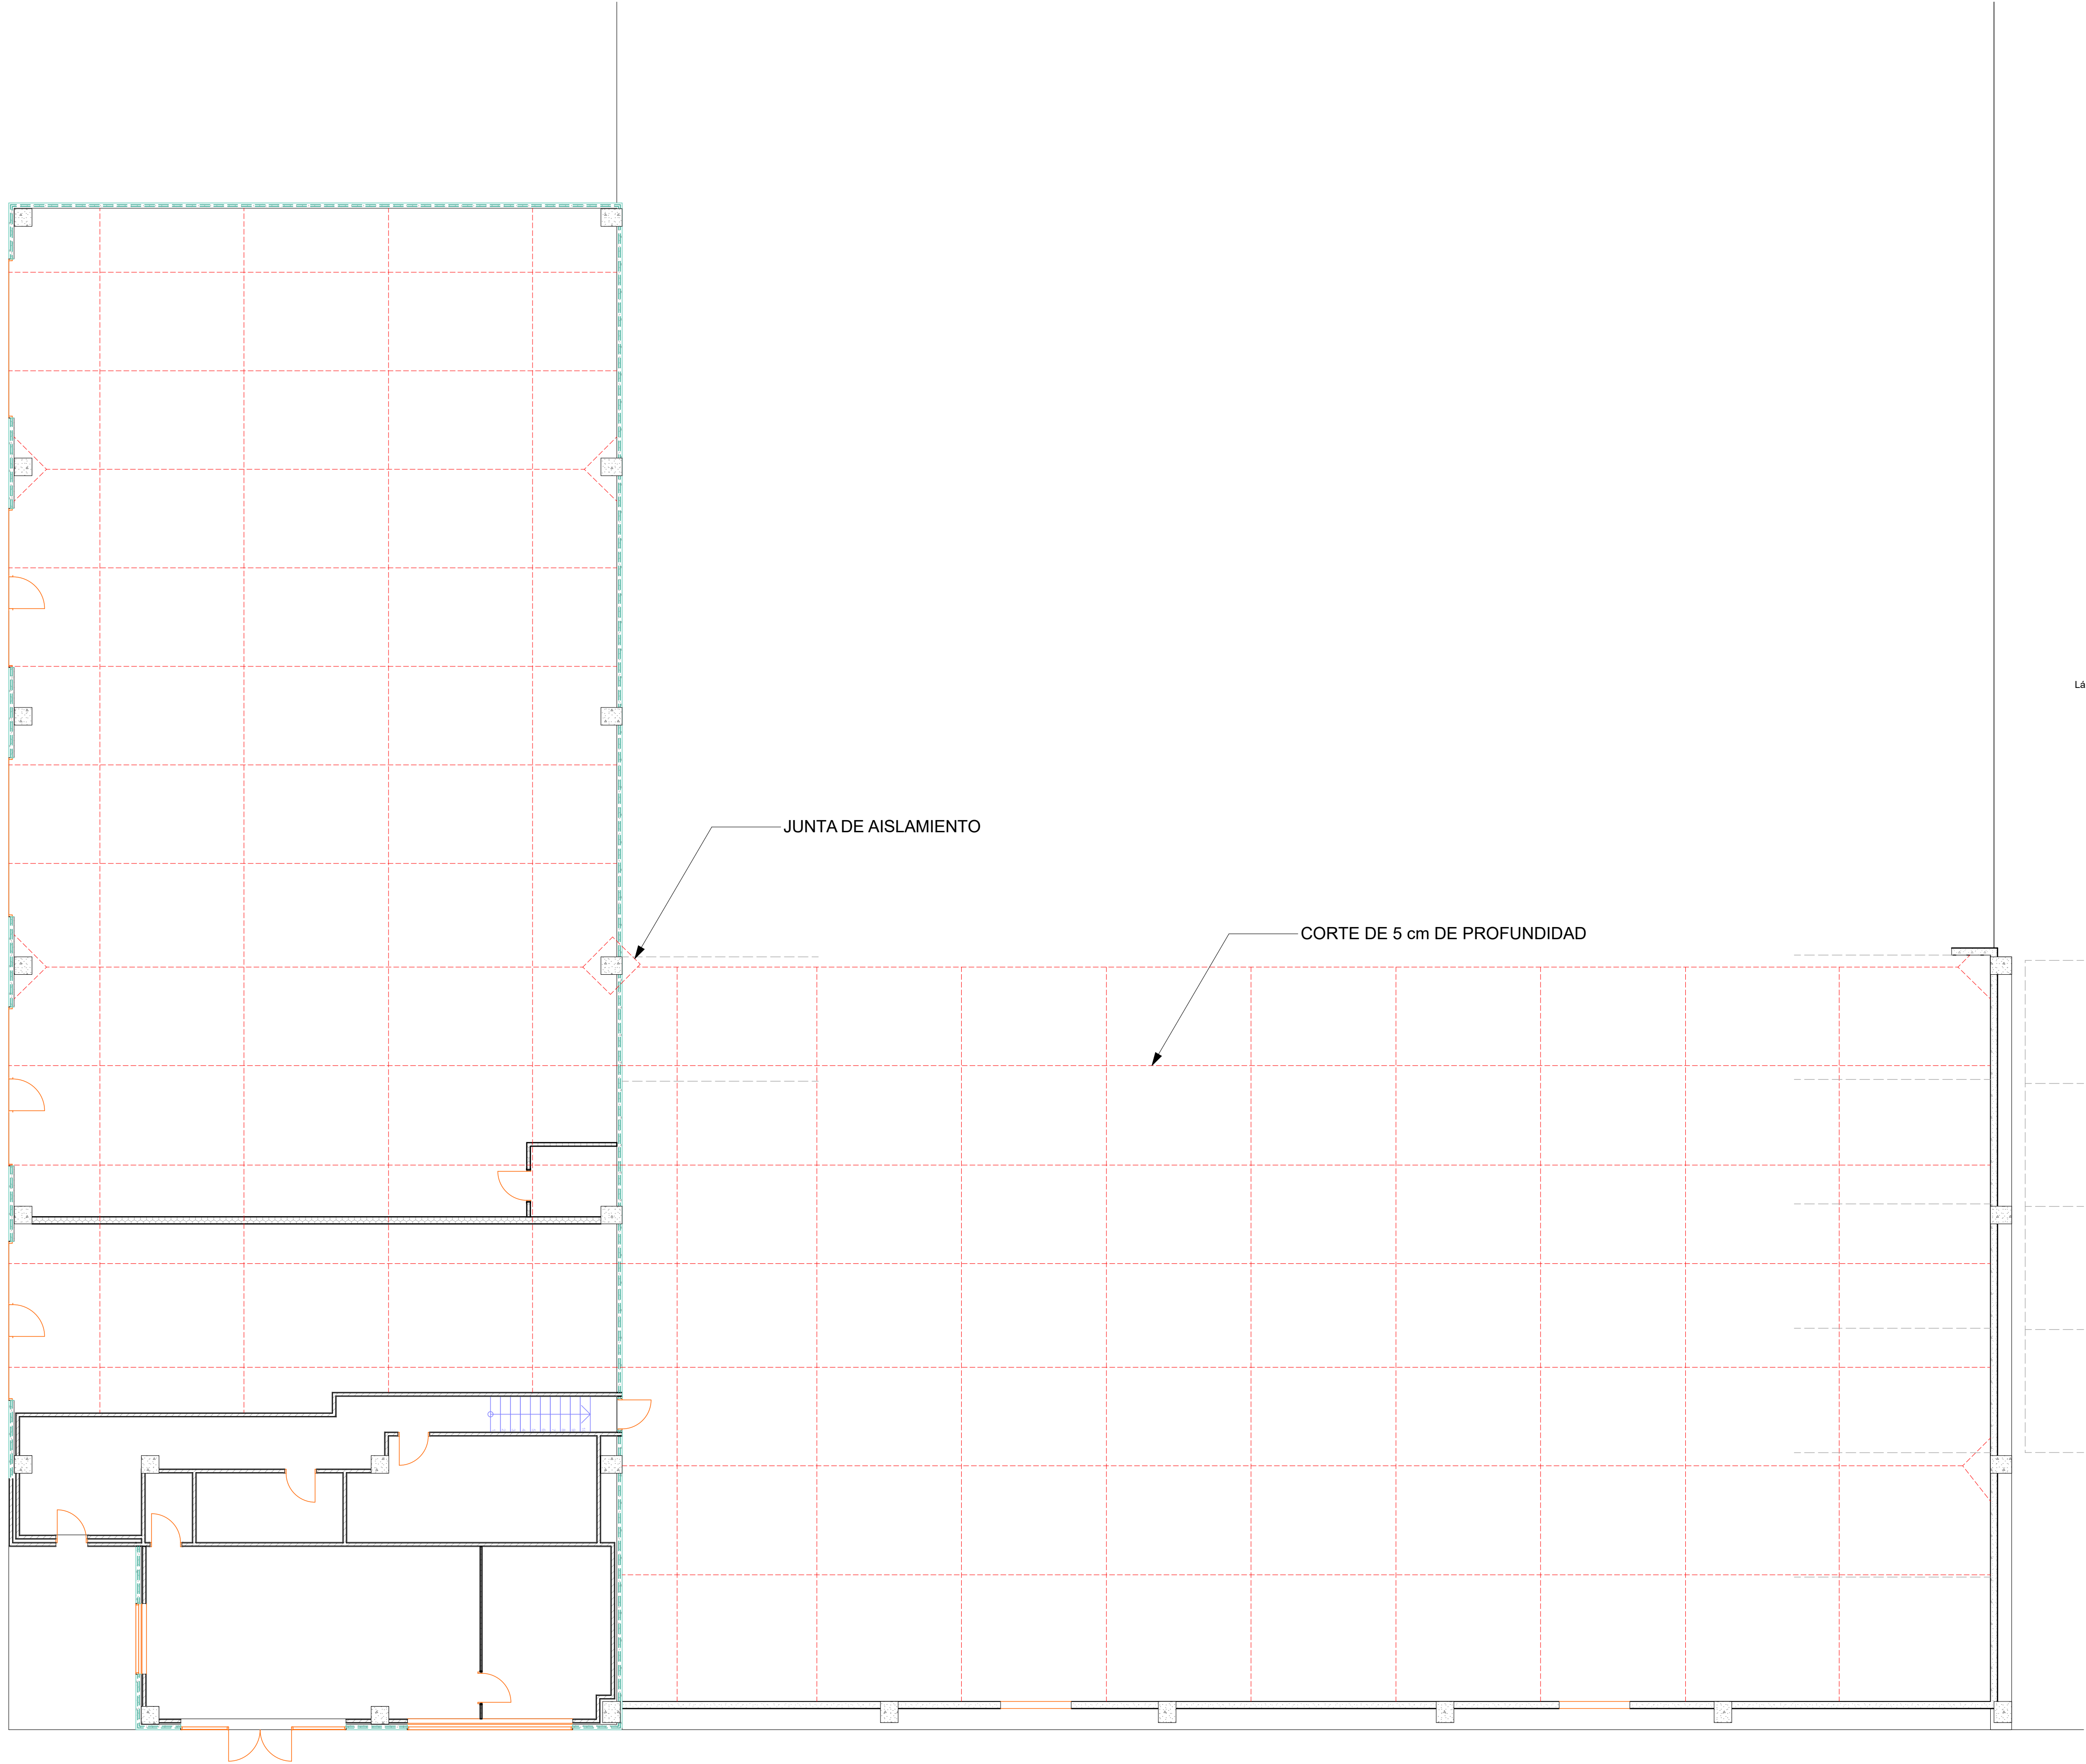

PROYECTO DE CONSTRUCCIÓN DE NAVE INDUSTRIAL
PARA CENTRO DE GESTION DE RESIDUOS



Peticionario :	LIMPERGAL S.L.
Emplazamiento :	RUA HERNANDEZ ROBREDO, LEOPOLDO - PARCELA C.6. PARQUE EMPRESARIAL DAS GANDARAS (LUGO)
Fecha :	AGOSTO 2019
Autor :	V. B. : EL INGENIERO T. INDUSTRIAL. F.D.O. MANUEL LOMBARDIA PEREIRA COLEGIADO Nº 643 DEL C.O.I.T.I. DE LUGO
Plano de :	SOLERAS
Plano nº :	C.3
Escala :	Escala :
Nombre :	Fecha :
Dibujado : A. Roca	29/07/2019
Comprobado : M. LOMBARDIA	22/08/2019
Referencia :	5746



Proitec C.T.i
CONSULTORIA TÉCNICA INTEGRAL

COLEGIO OFICIAL DE INGENIEROS
TÉCNICOS INDUSTRIALES DE LUGO
VISADO Nº 10052019
Fecha 26/08/2019



 INTERIOR NAVE

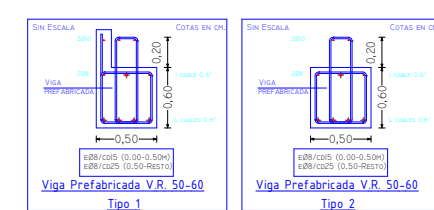

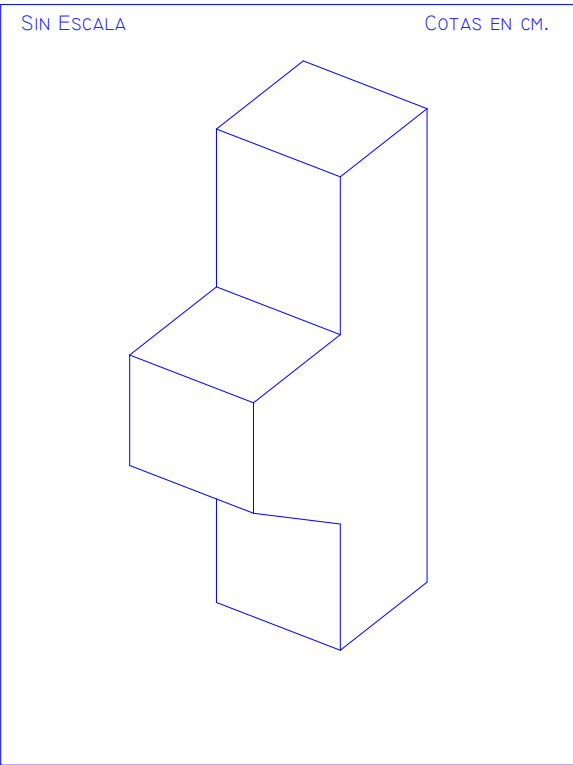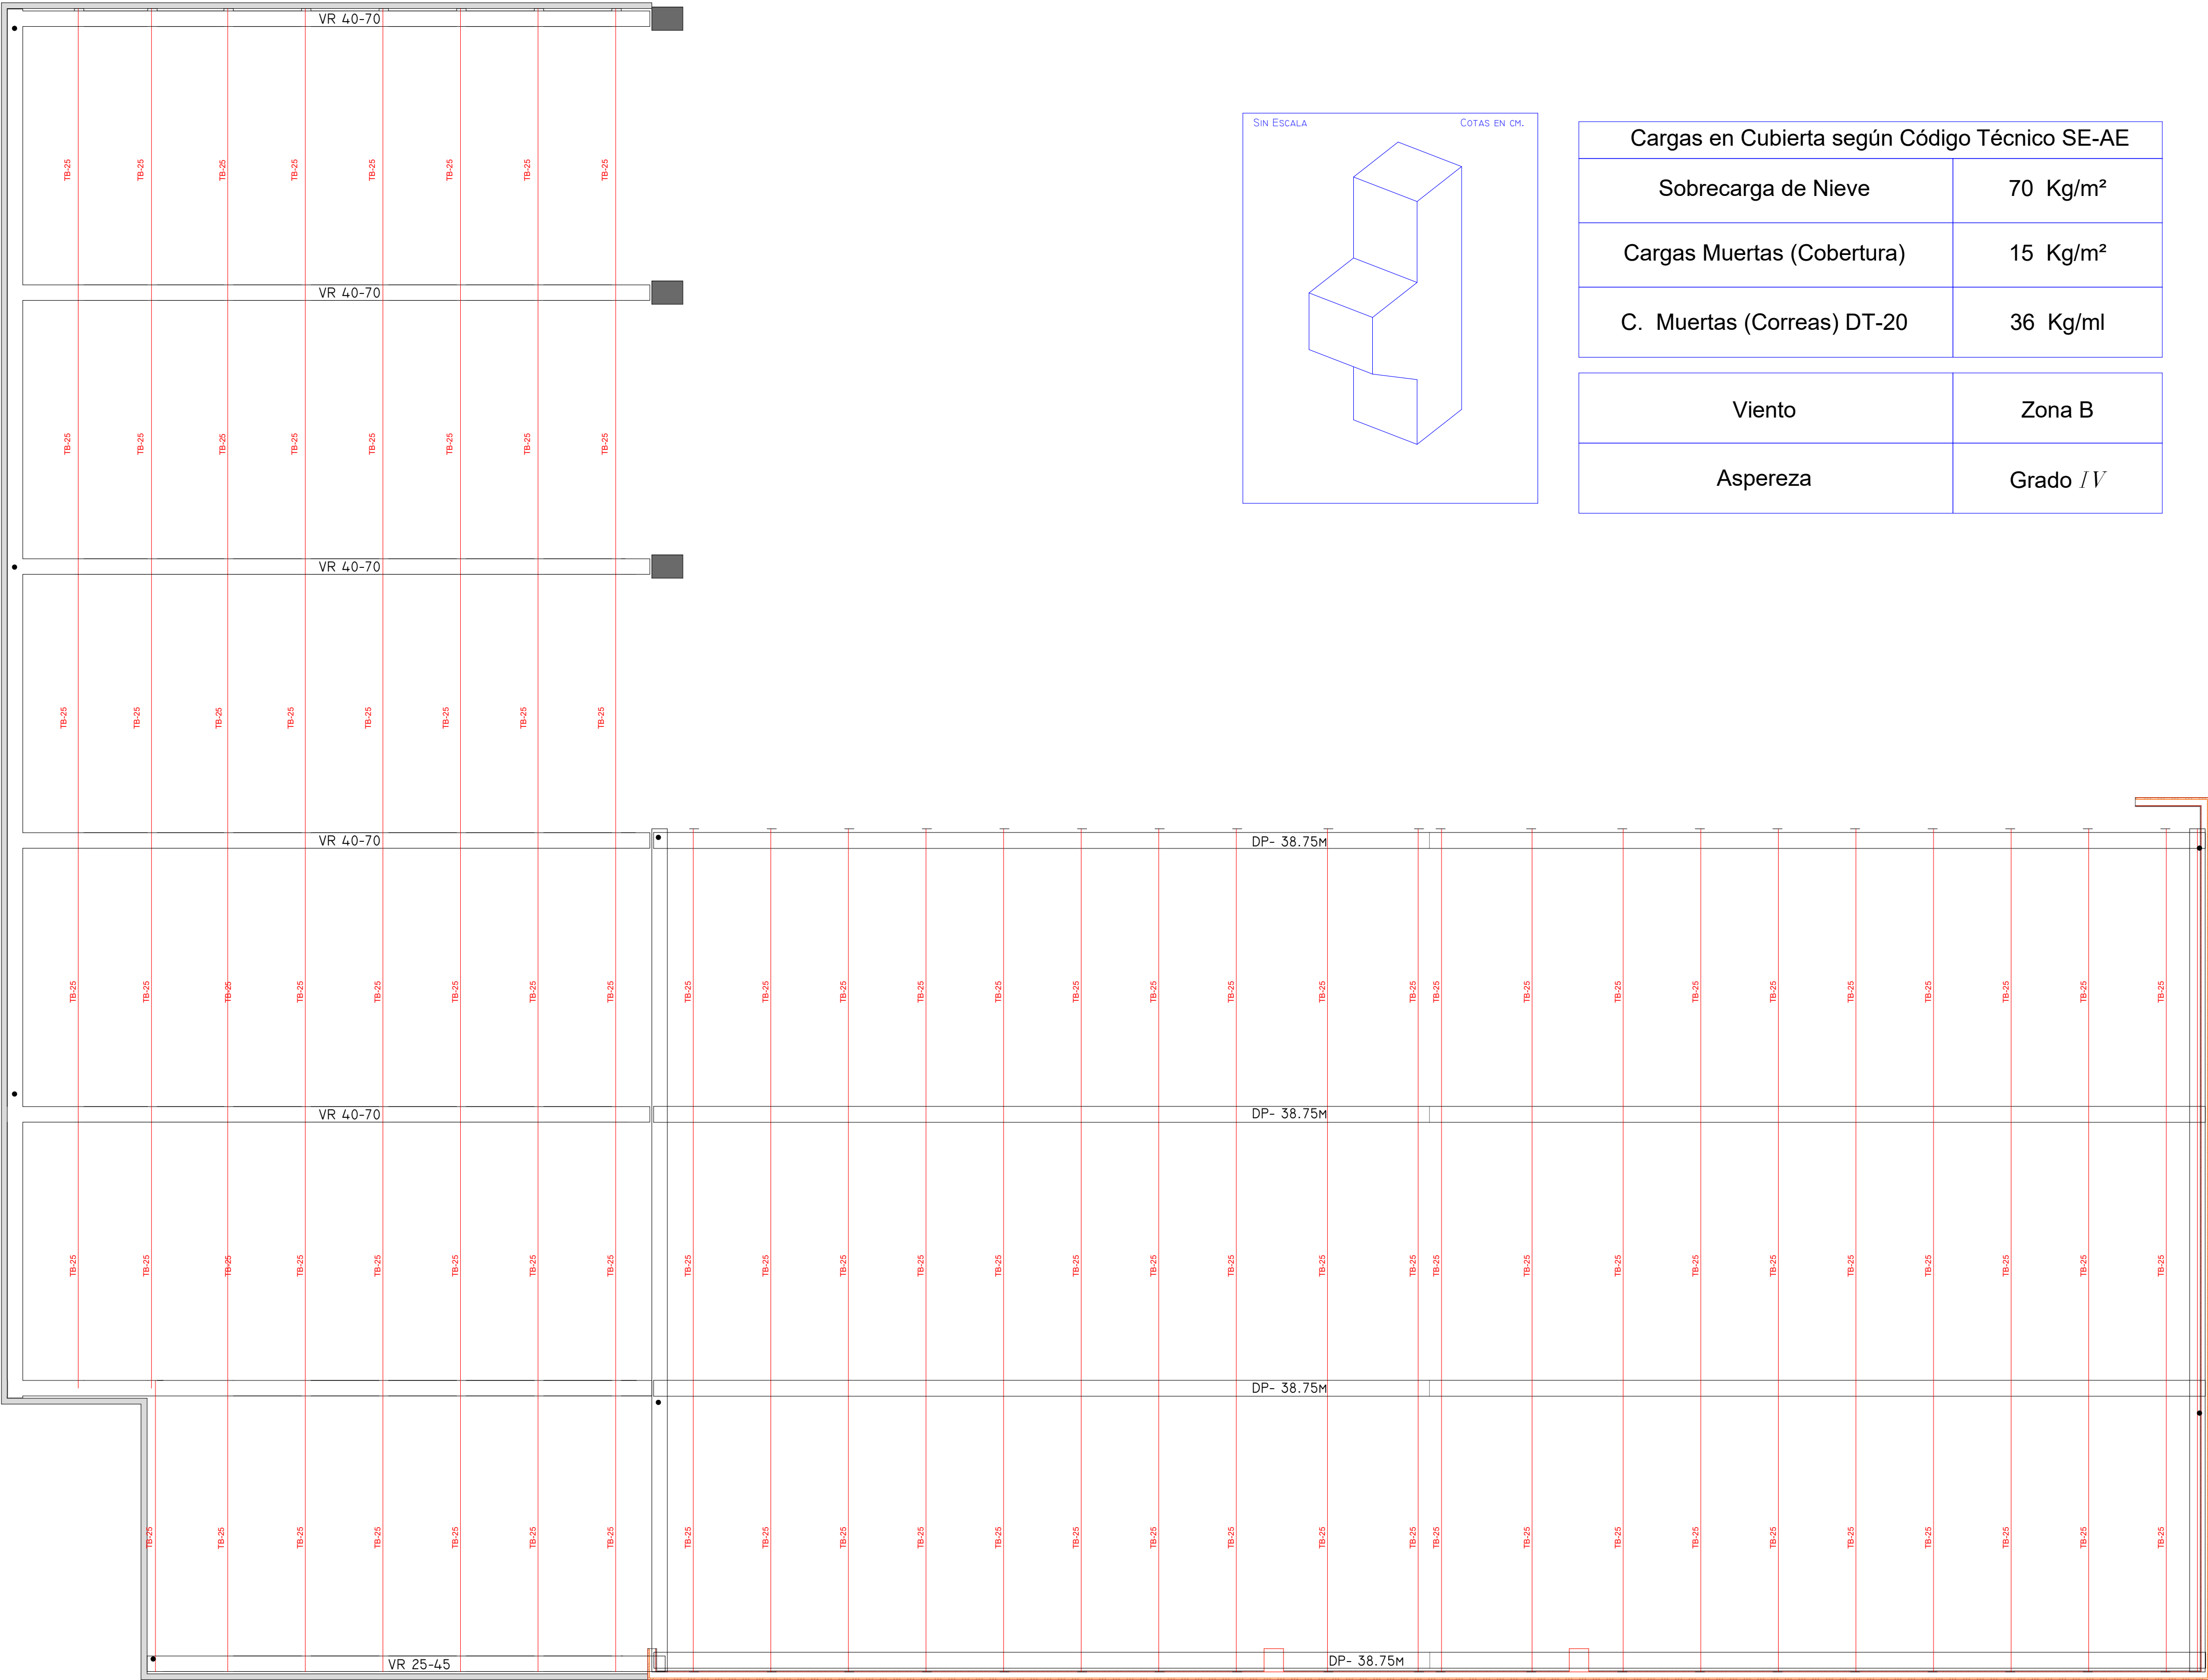

Cargas en Cubierta según Código Técnico SE-AE	
Sobrecarga de Nieve	70 Kg/m²
Cargas Muertas (Cobertura)	15 Kg/m²
C. Muertas (Correas) DT-20	36 Kg/ml
Viento	Zona B
Aspereza	Grado <i>I V</i>

ESTRUCTURA





CUBIERTA

1:100

PROYECTO DE CONSTRUCCIÓN DE NAVE INDUSTRIAL
PARA CENTRO DE GESTION DE RESIDUOS

Peticionario :		LIMPERGAL S.L.	
Emplazamiento :		RÚA HERNÁNDEZ ROUREDO, LEOPOLDO. - PARCELA C.6. PARQUE EMPRESARIAL DAS GANDARAS (LUGO)	
Fecha :		AGOSTO 2019	
Autor:		V. B. : EL INGENIERO T. INDUSTRIAL. F.D.O. MANUEL LOMBARDIA PEREIRA COLEGIADO Nº 643 DEL C.O.I.T.I. DE LUGO	
Plano de :		ESTRUCTURA CUBIERTA	
Plano nº :	Sustituye :		
C.5			
Escala :	Escala :		
Nombre :	Fecha :		
A. Roca	29/07/2019		
Comprobado :	M. LOMBARDIA	22/08/2019	
Referencia :	5746		



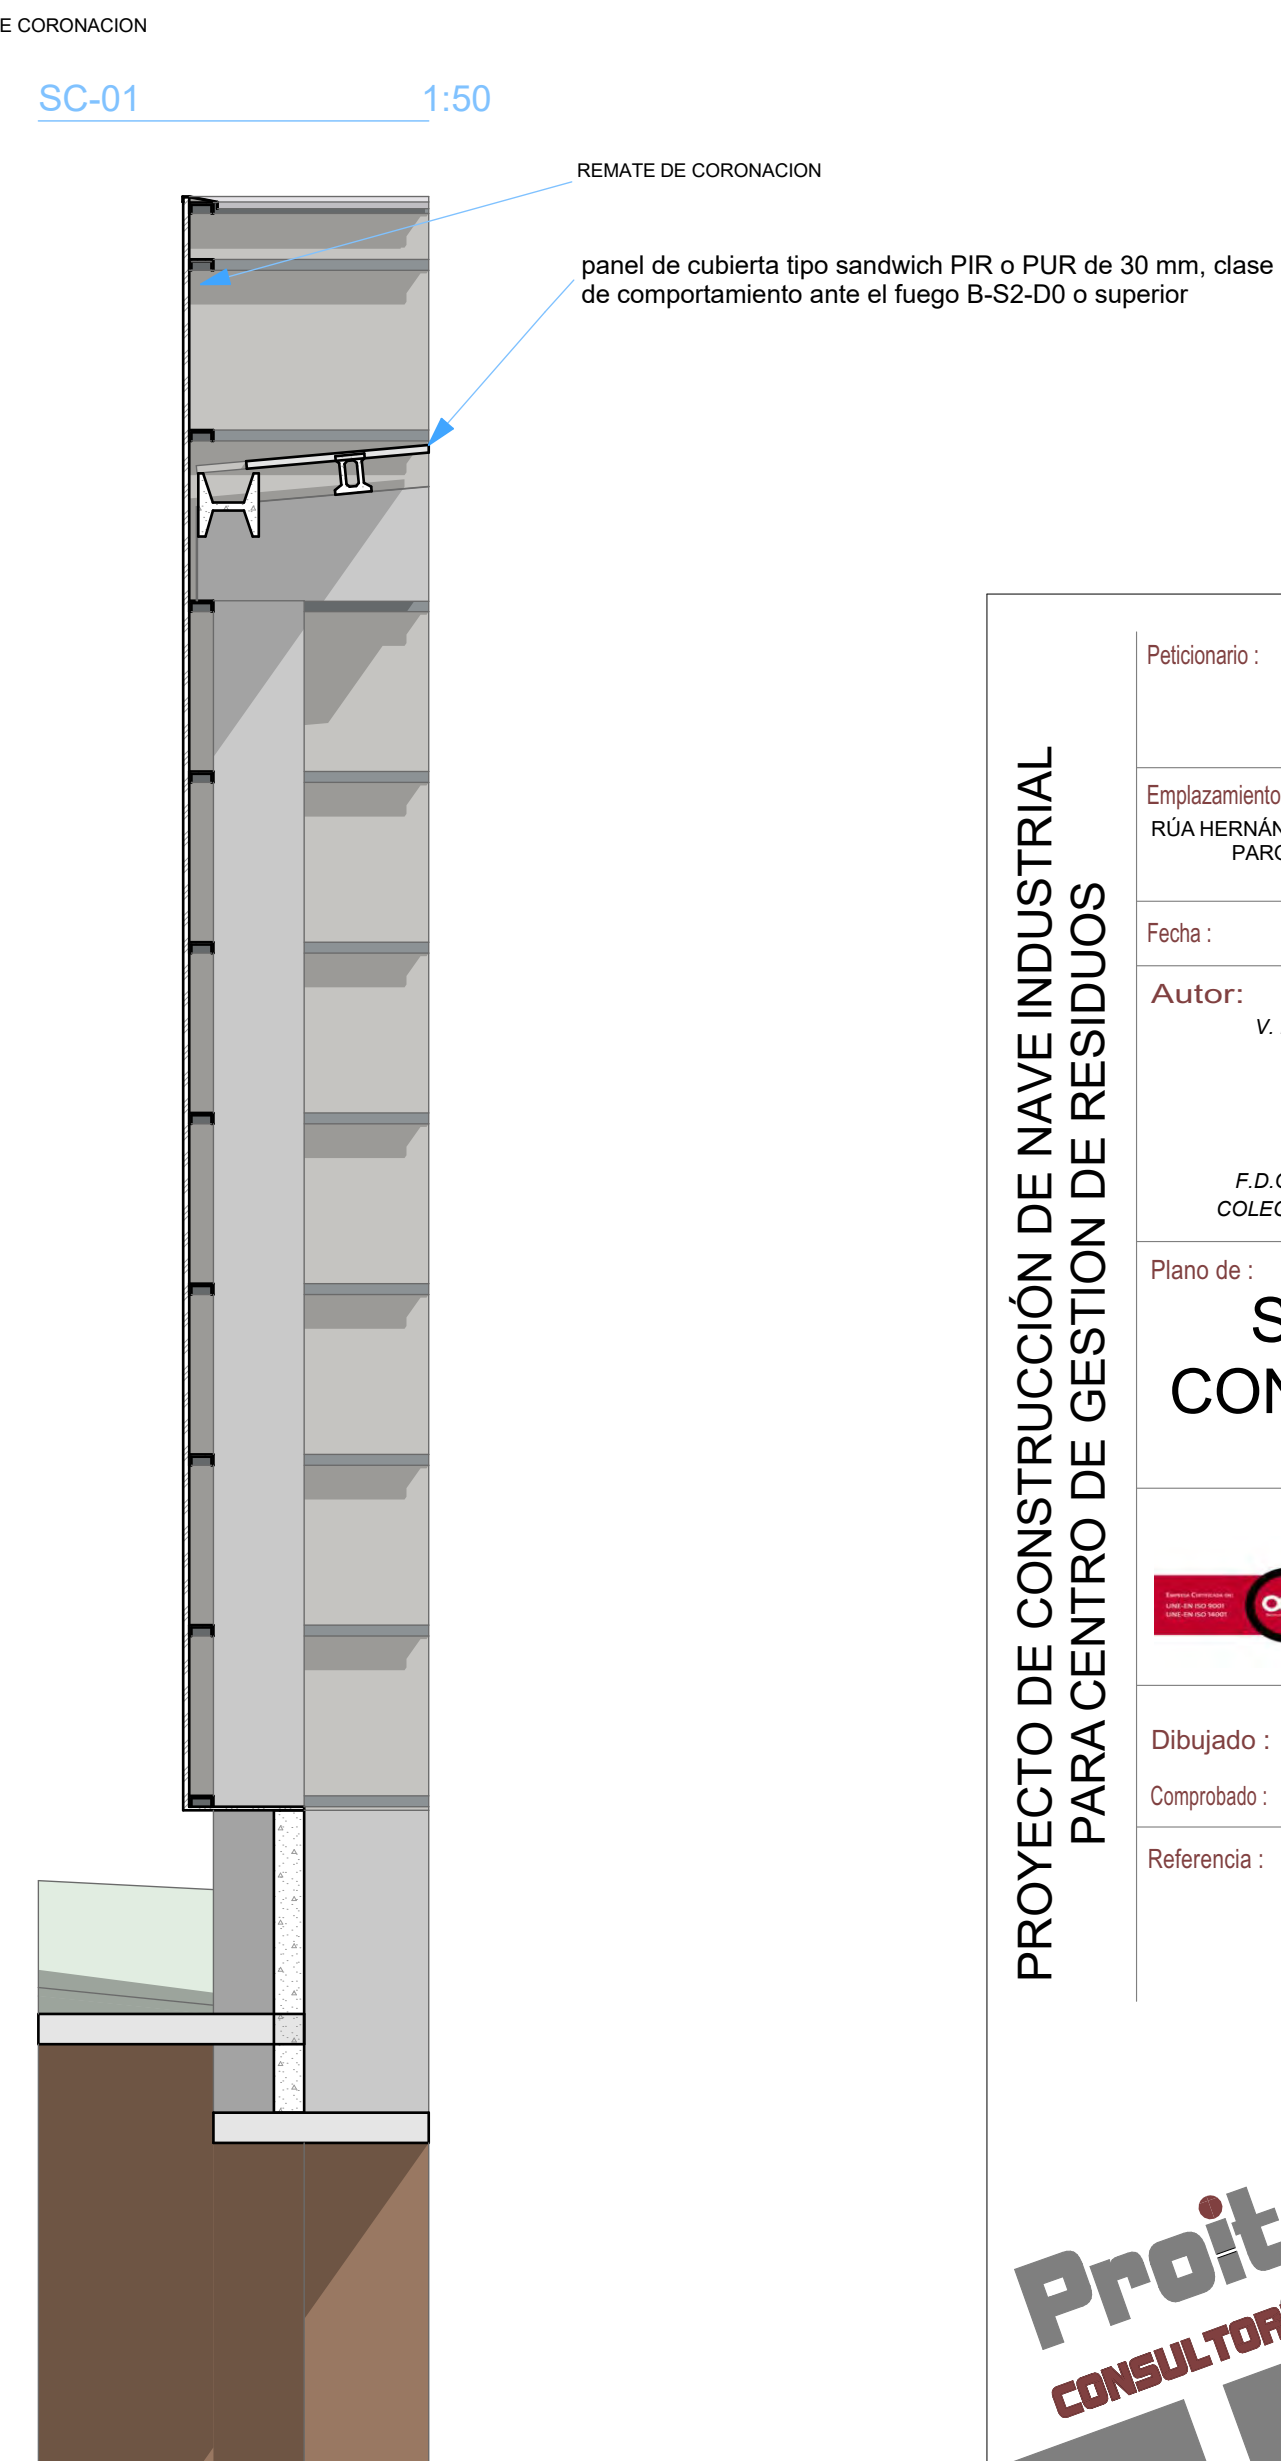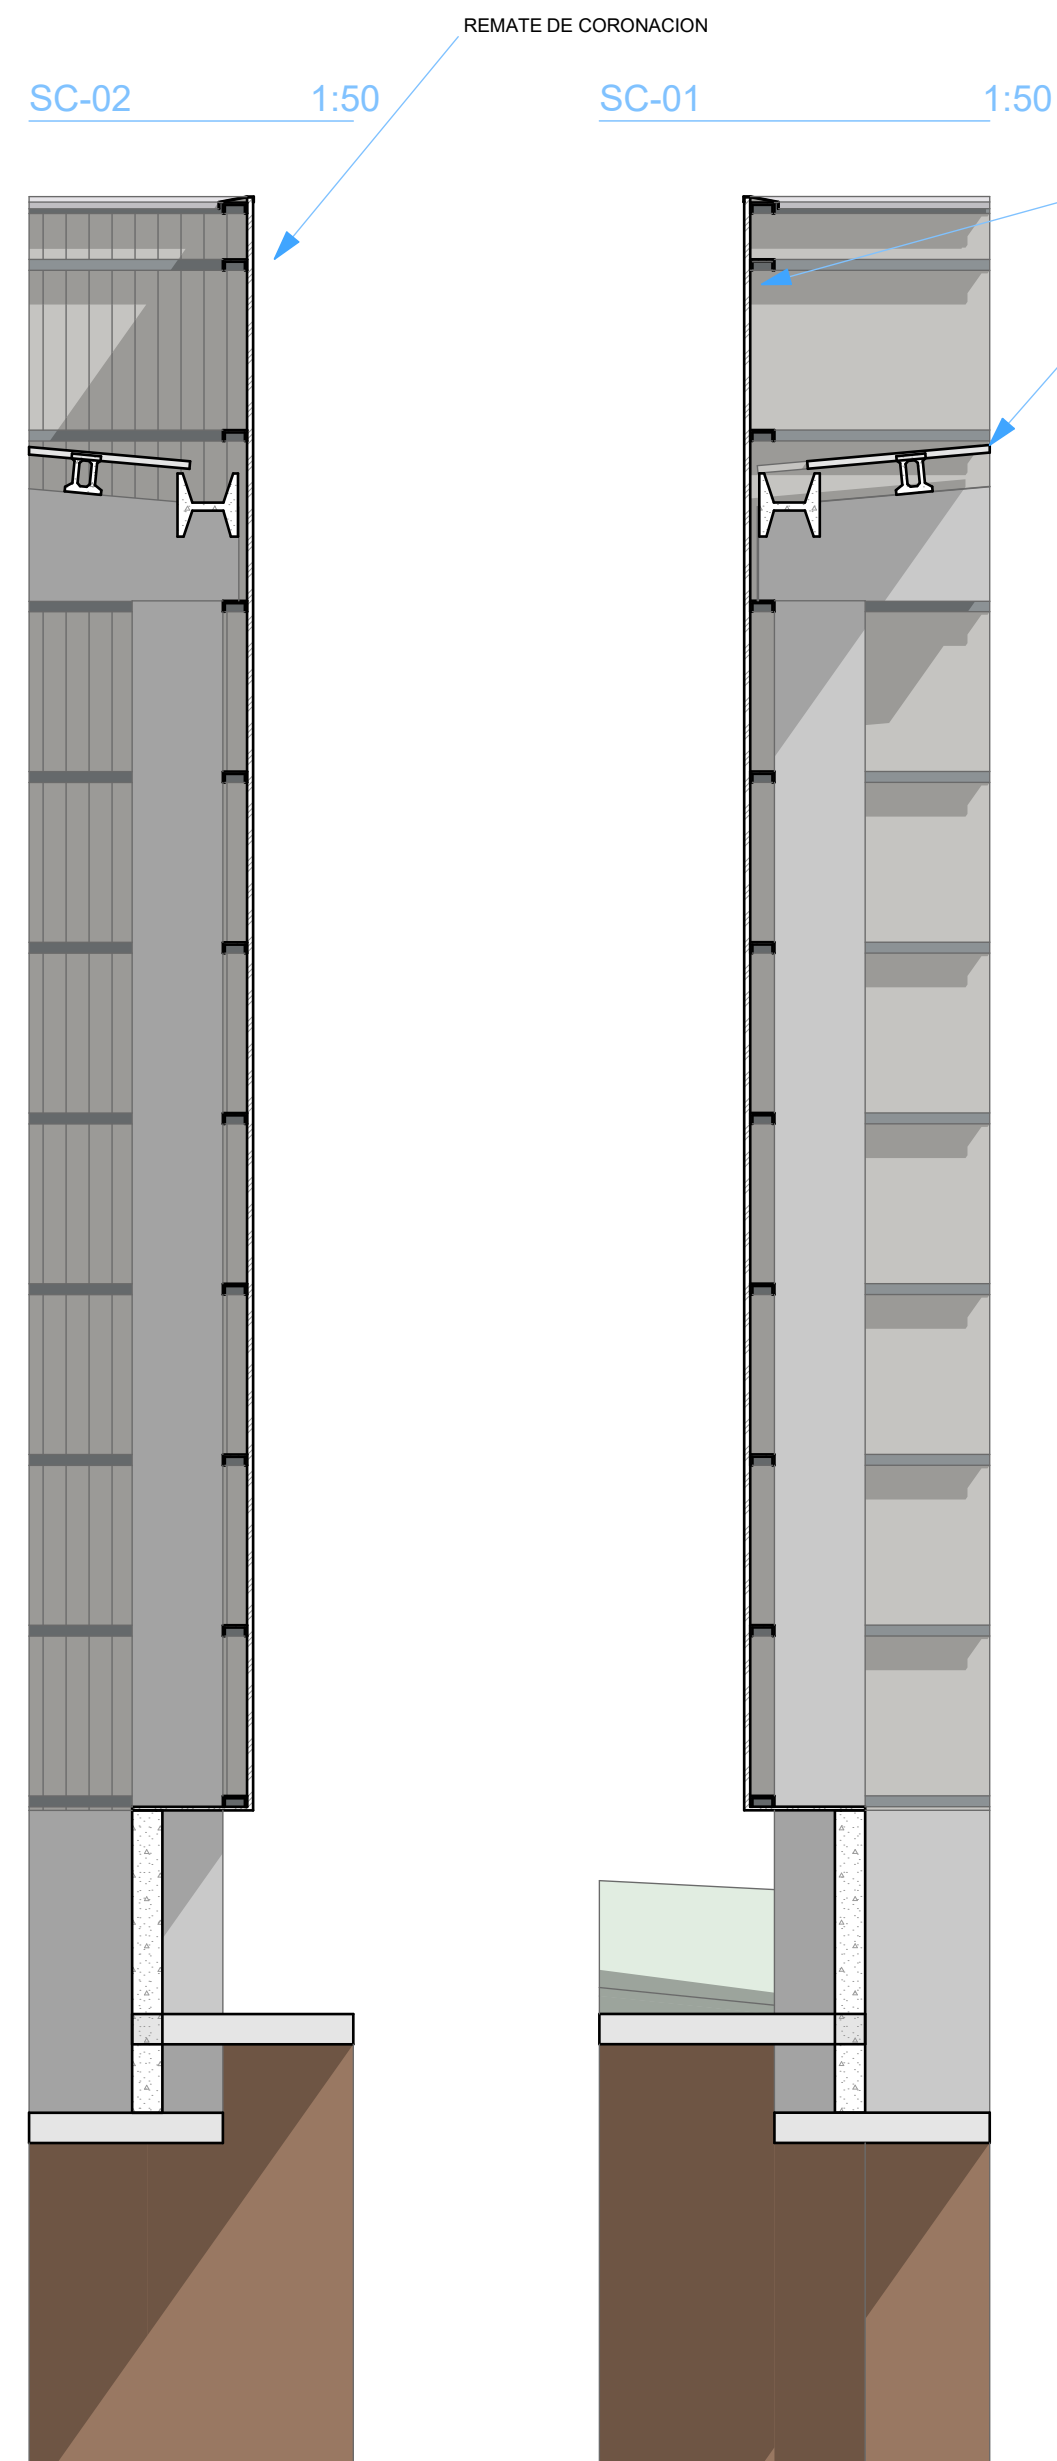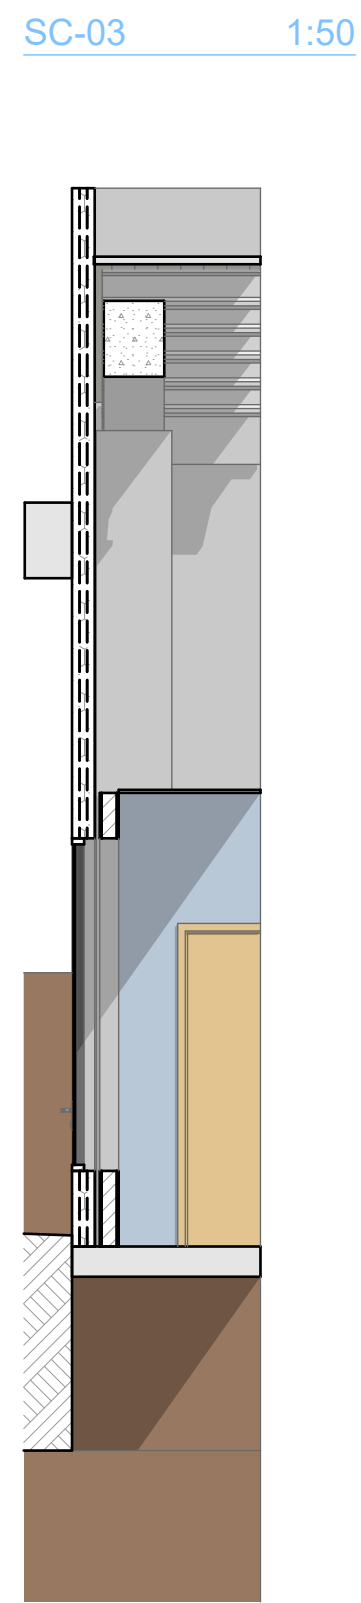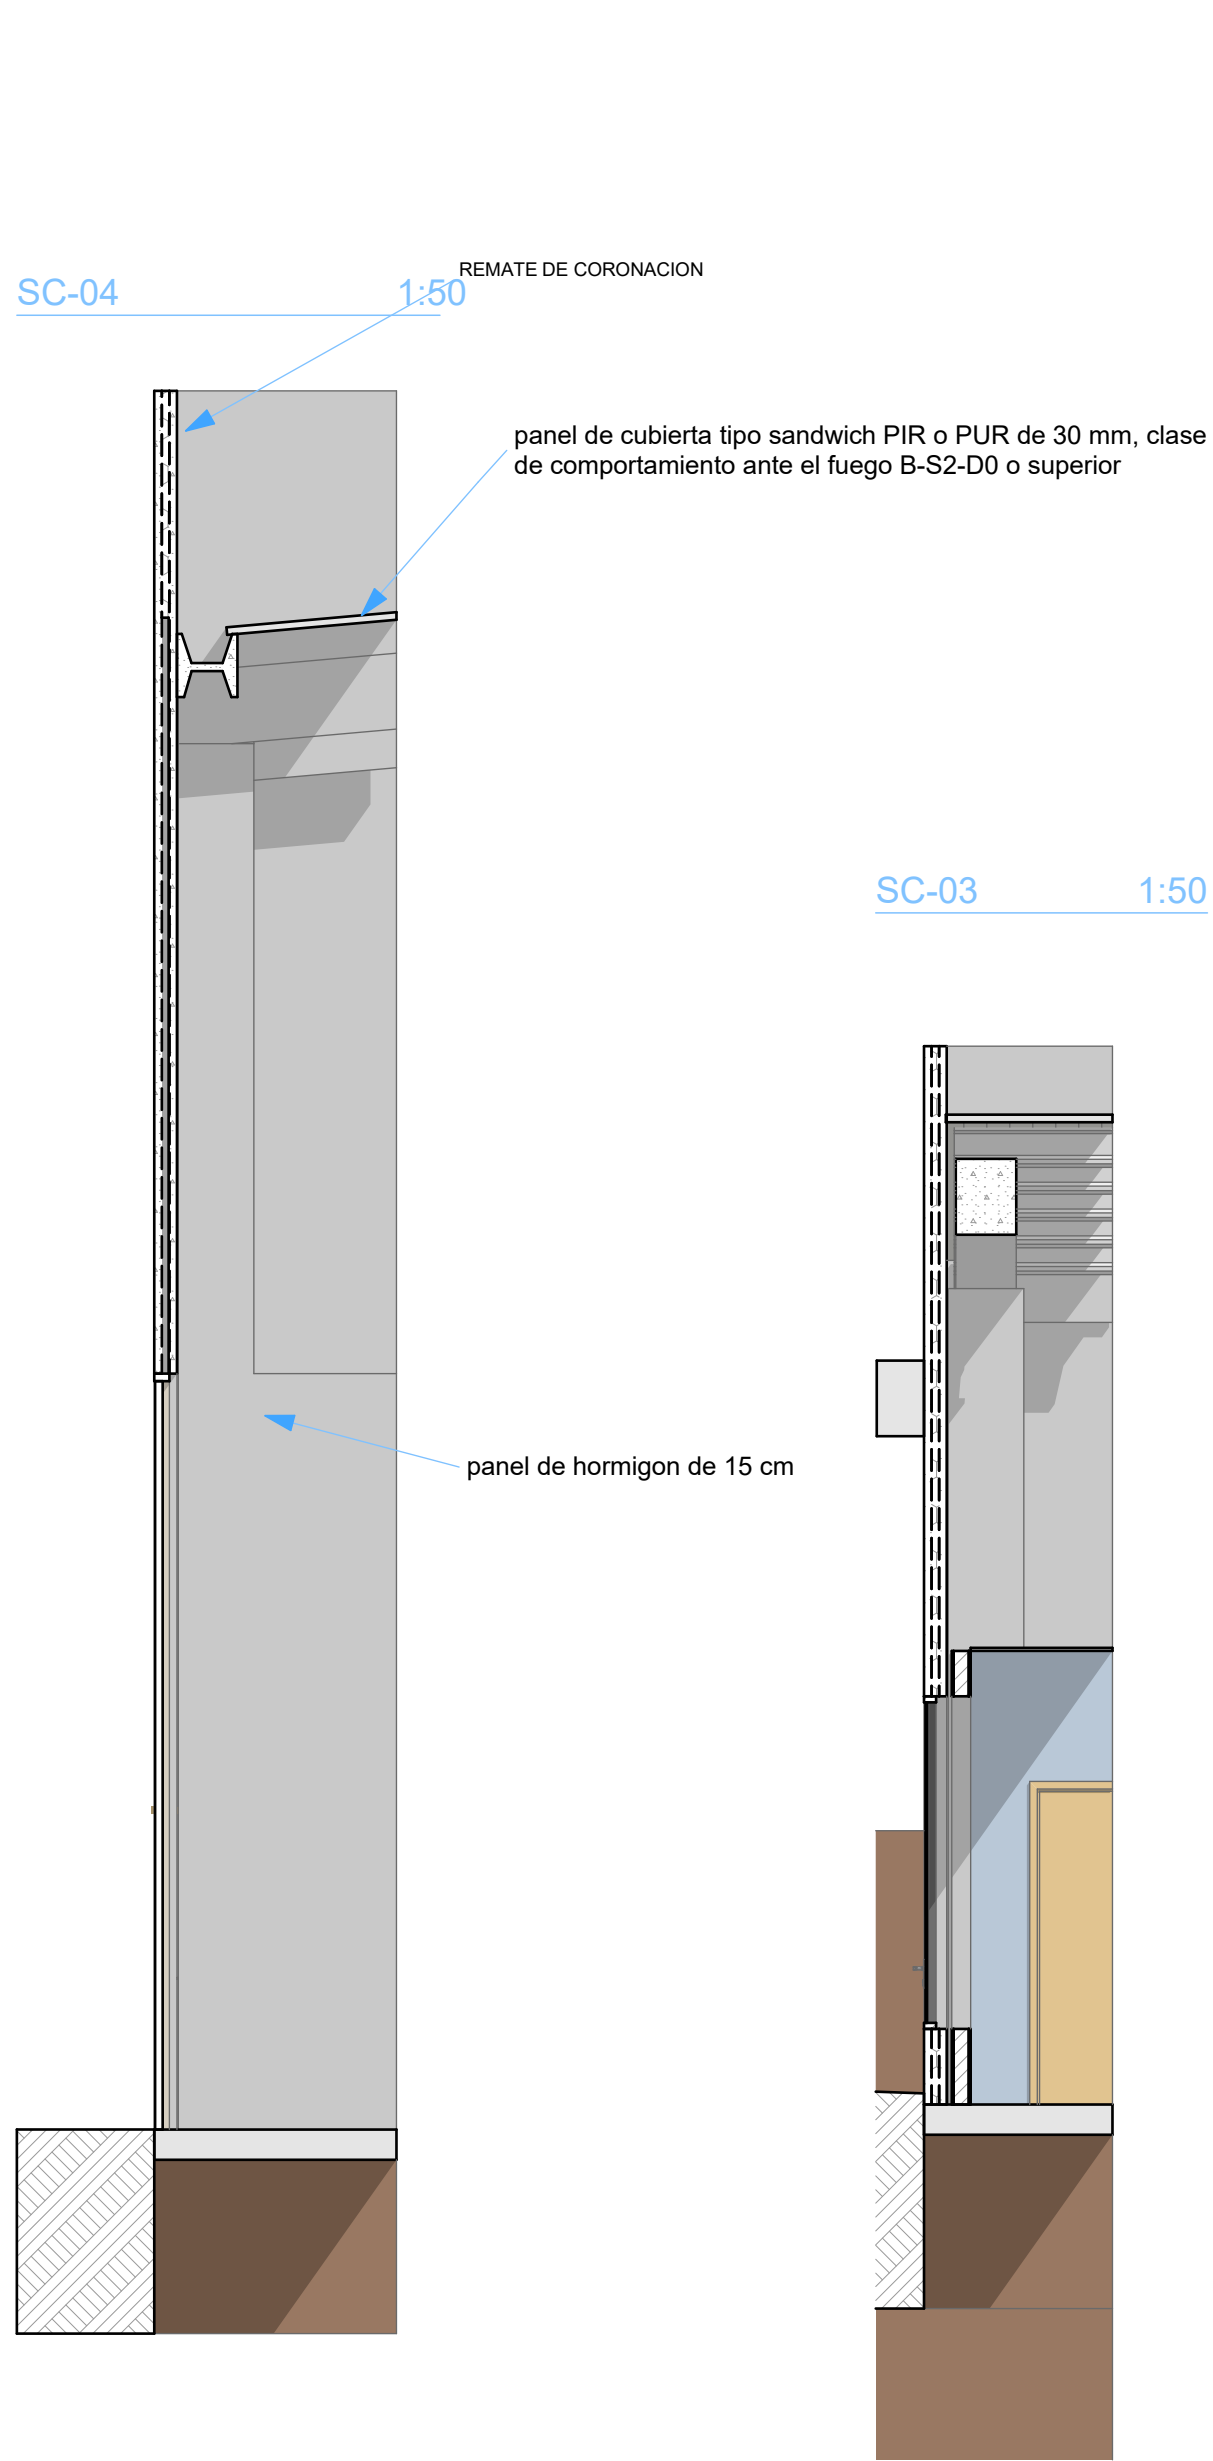

PROYECTO DE CONSTRUCCIÓN DE NAVE INDUSTRIAL
PARA CENTRO DE GESTION DE RESIDUOS

Peticionario :
LIMPERGAL S.L.

Emplazamiento :
RÚA HERNÁNDEZ ROBREDO, LEOPOLDO.- PARCELA C.6,
PARQUE EMPRESARIAL DAS GANDARAS
(LUGO)

Fecha :
AGOSTO 2019

Autor:
V. B. : EL INGENIERO T. INDUSTRIAL.

F.D.O. MANUEL LOMBARDÍA PEREIRA
COLEGIADO Nº 603 DEL C.O.I.T.I. DE LUGO

Plano de :
**SECCIONES
CONSTRUCTIVAS**

Plano nº :
C.6

Sustituye a :

Escala :
Escala :

Nombre :
A. Roca

Fecha :
29/07/2019

Dibujado :
M. LOMBARDIA

Comprobado :
22/08/2019

Referencia :
5746


Proitec C.T.i
CONSULTORÍA TÉCNICA INTEGRAL



COLEGIO OFICIAL DE INGENIEROS
TÉCNICOS INDUSTRIALES DE
LUGO
VISADO Nº 10052019
Fecha 26/08/2019
A LOS EFECTOS REGLAMENTARIOS


El presente documento es propiedad intelectual de PROITEC C.T.I., queda prohibida la reproducción total o parcial sin previa autorización.

AIREADOR ESTATICO.

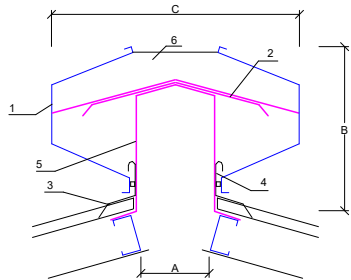

MODULO


- 1 - Envolventes (2 uds.)
- 2 - Cumbre interior (1 ud.)
- 3 - Vierteaguas troquelados (2 uds.)
- 4 - Castillo separador (6 uds.)
- 5 - Estructura de soporte (3 uds.)
- 6 - Separador interior (1 uds.)

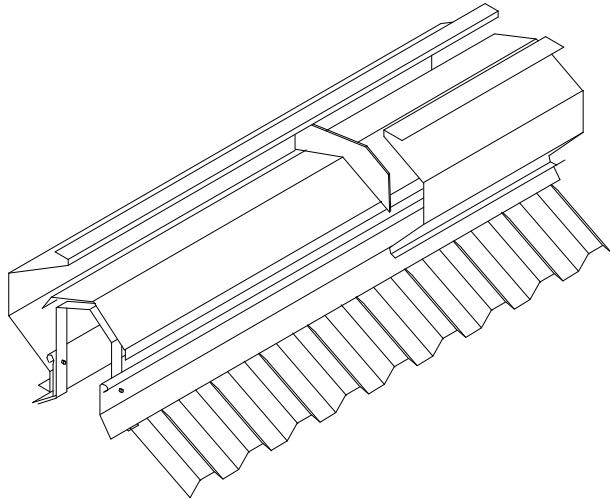


TIPO	A	B	C
G-250	250	360	600
G-500	500	685	1.100

CUADRO DE EXTRACCIONES

Ti-Te (°C)	ALTURA PIEZOMETRICA H (m)	M ³ /h. DE AIREADOR POR M.L.	
		250 mm.	500 mm.
6°C	8	865	1.710
	10	980	1.920
	12	1.060	2.080
	14	1.160	2.270
10°C	8	1.130	2.230
	10	1.270	2.550
	12	1.410	2.790
	14	1.570	3.080
15°C	8	1.390	2.750
	10	1.565	3.075
	12	1.755	3.460
	14	1.890	3.740

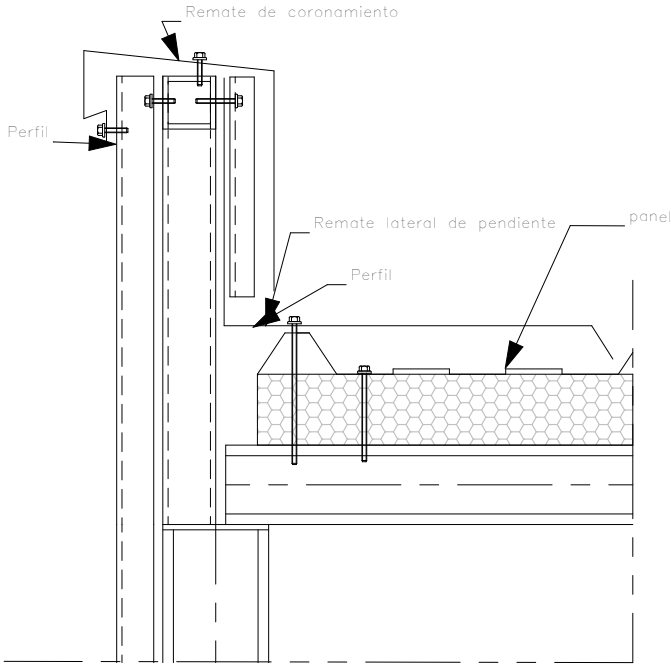

CORONACIÓN DE FACHADA

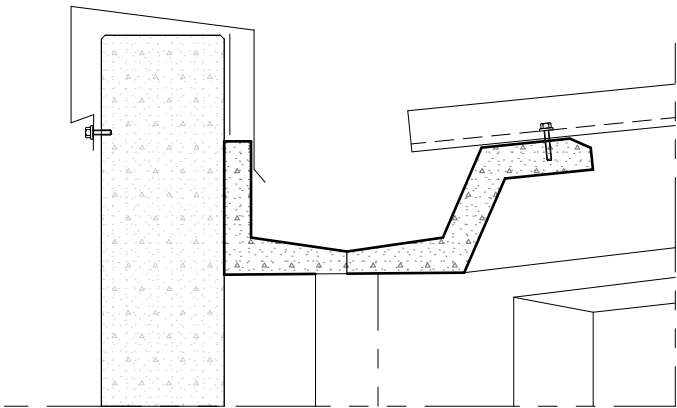

PROYECTO DE CONSTRUCCIÓN DE NAVE INDUSTRIAL
PARA CENTRO DE GESTION DE RESIDUOS

Peticionario :

LIMPERGAL S.L.

Emplazamiento :


RÚA HERNÁNDEZ ROBREDO, LEOPOLDO.- PARCELA C.6,
PARQUE EMPRESARIAL DAS GANDARAS
(LUGO)

Fecha :

AGOSTO 2019

Autor:

V. B. : EL INGENIERO T. INDUSTRIAL.

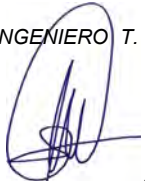

F.D.O. MANUEL LOMBARDÍA PEREIRA
COLEGIADO Nº 603 DEL C.O.I.T.I. DE LUGO

Plano de :

DETALLES DE CUBIERTA

Plano nº :

C.7



Sustituye a :

Dibujado :

A. Roca

Escala :

Escala :

Comprobado :

M. LOMBARDIA

Fecha :

29/07/2019

Referencia :


5746

22/08/2019


Proitec C.T.I.
CONSULTORÍA TÉCNICA INTEGRAL

COLEGIO OFICIAL DE INGENIEROS
TÉCNICOS INDUSTRIALES DE
LUGO
VISADO Nº 10052019
Fecha 26/08/2019

A LOS EFECTOS REGLAMENTARIOS
POR EL COLEGIO

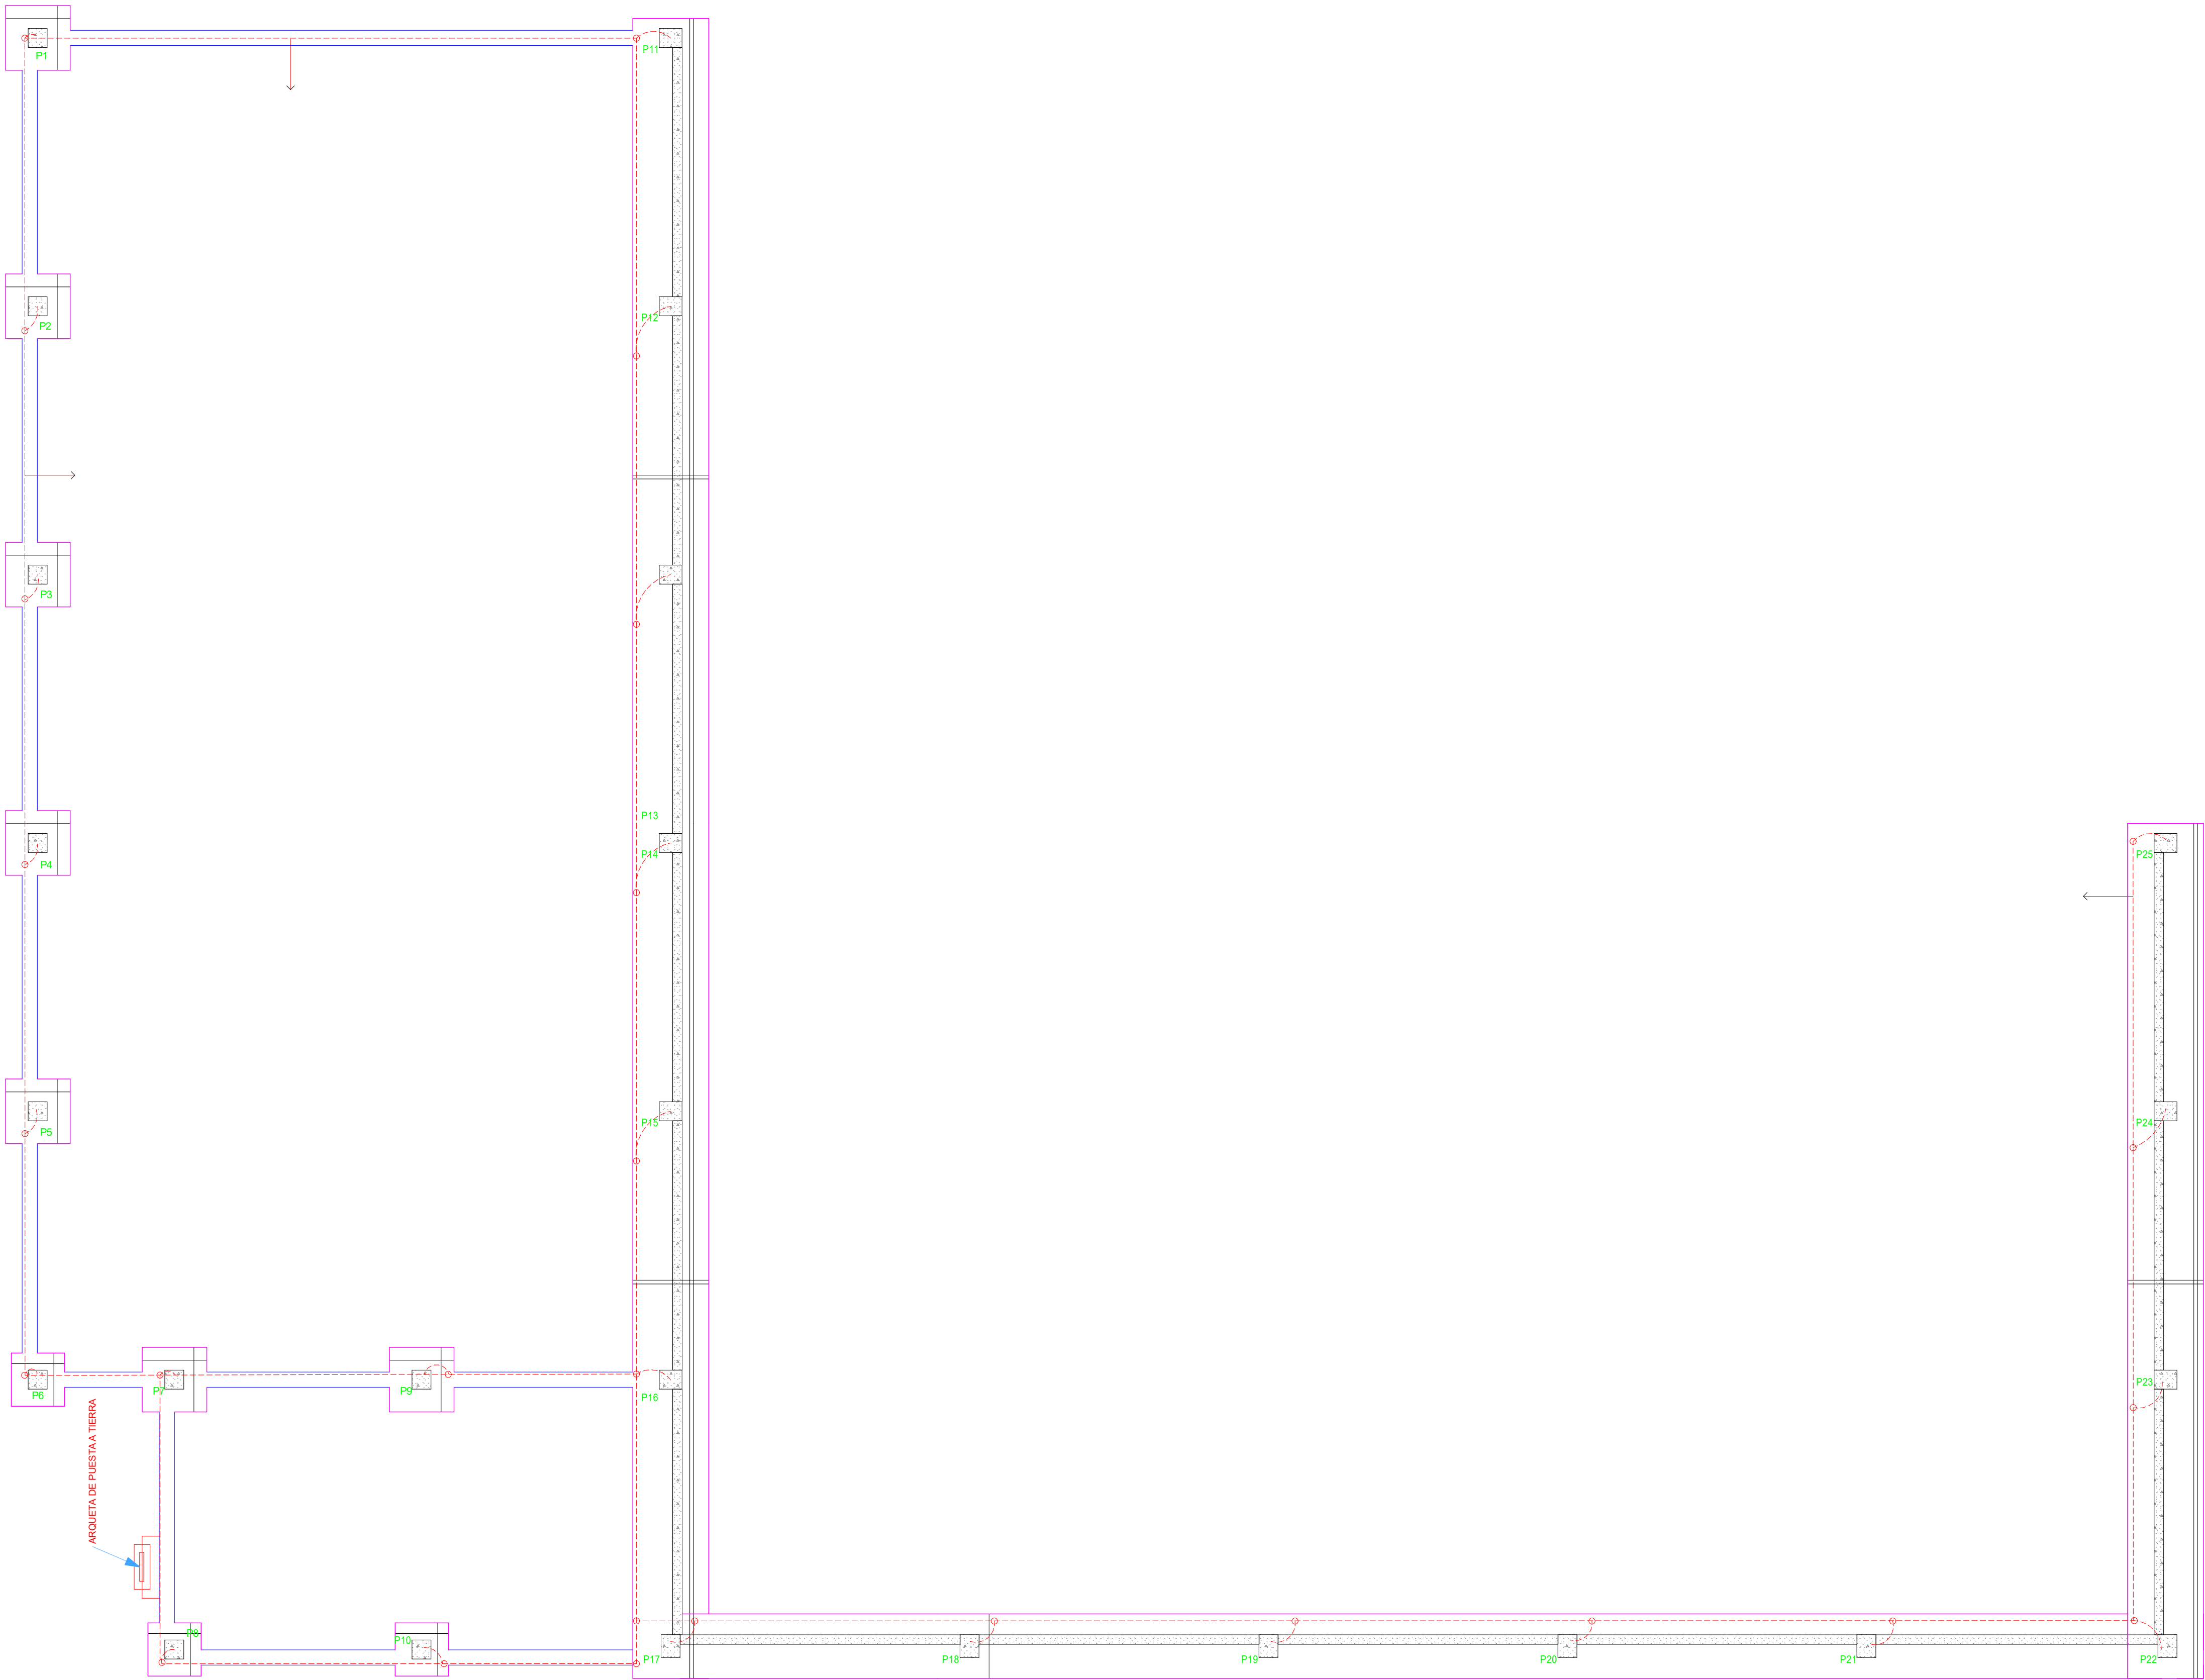

**PROYECTO DE CONSTRUCCIÓN DE NAVE INDUSTRIAL
PARA CENTRO DE GESTION DE RESIDUOS**

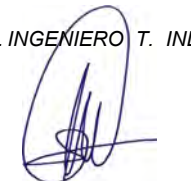Peticionario :	LIMPERGAL S.L.		
Emplazamiento :	RÚA HERNÁNDEZ ROUREDO, LEOPOLDO - PARCELA C.6, PARQUE EMPRESARIAL DAS GANDARAS (LUGO)		
Fecha :	AGOSTO 2019		
Autor:	V. B. : EL INGENIERO T. INDUSTRIAL.		
	 F.D.O. MANUEL LOMBARDÍA PEREIRA COLEGIADO Nº 643 DEL C.O.I.T.I. DE LUGO		
Plano de :	PUESTA A TIERRA		
Plano nº :	1.1	Sustituye :	
	Escala :	Escala :	
Dibujado :	Nombre : A. Roca	Fecha : 29/07/2019	
Comprobado :	M. LOMBARDIA	22/08/2019	
Referencia :	5746		



 
COLEGIADO Nº 10052019
Fecha 26/08/2019
A LOS EFECTOS REGLAMENTARIOS

PUESTA A TIERRA


IEP-1 Cable conductor

De cable desnudo recocido, de 35 mm² de seccion nominal. Cuerda circular con un max de 7 alambres. Resistencia electrica a 20°C no superior a 0.5 Ohm/Km.


IEP-2 Electrodo de pica



IEP-3 Punto puesto de tierra

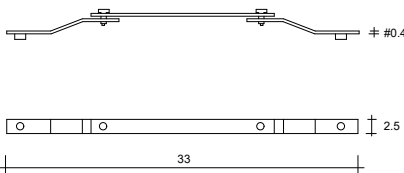


IEP-4 Conduccion enterrada

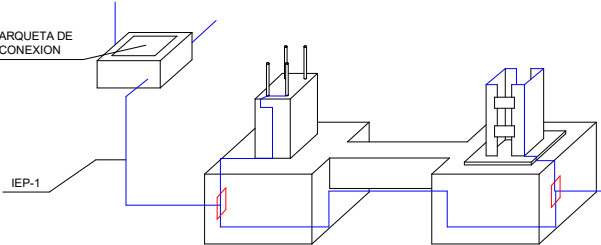

Esquema de conexion con soportes

IEP-5 Pica de puesta a tierra

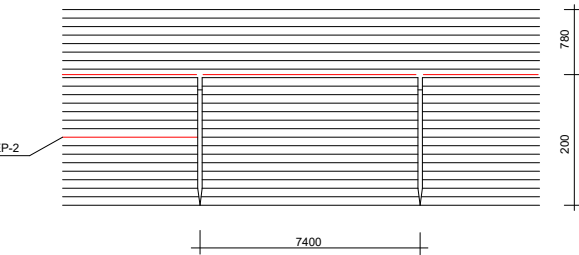

Cotas en cm





De acero recubierto de cobre, #=1.4 cm. Longitud=200 cm.

De cobre recubierto de cadmio de 25*33 cm y 0.4 cm de espesor con apoyos de material aislante

IEP-1 cable conductor en contacto con el terreno a una profundidad mayor a 80 cm a partir de la ultima solera transitable. Sus uniones se haran mediante soldadura aluminotermica. las estructuras metalicas y las armaduras de muros o soportes de hormigon se soldaran mediante un cable conductor, a la conduccion enterrada, en puntos situados por encima de la solera o del forjado de cota inferior.

IEP-2 Electrodo de pica. Soldado al cable conductor, mediante soldadura aluminotermica. El hincado de la pica se efectuara con golpes cortos y no muy fuertes de manera que se garantice una penetracion sin rotura.

IEP-6 Arqueta de conexion.

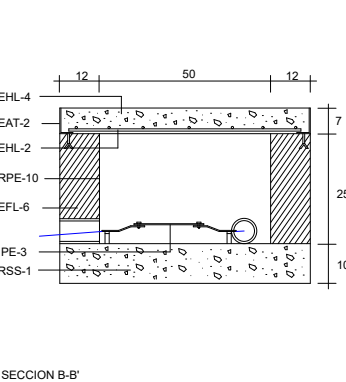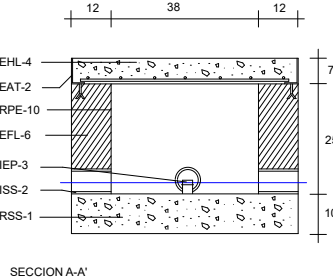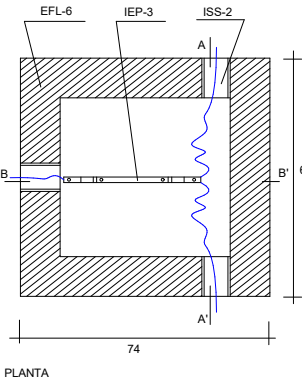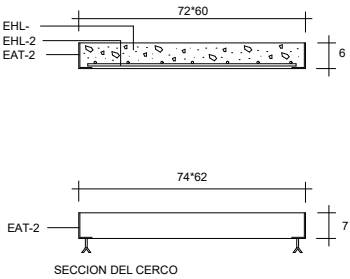


- EAT-2 Perfil de acero laminado L60.6, soldado a la maya y cerco formado por perfil de acero laminado L70.7 con patillas de anclaje en cada uno de los angulos.
- EFL-6 Muro aparejado de 12 cm de espesor de ladrillo macizo R=100 Kg/cm² con juntas de mortero M-40 de espesor 1 cm
- EHL-2 Parrilla formada por redondos #8mm cada 10 cm
- EHL-4 Losa de hormigon de resistencia caracteristica 175 Kg/cm²
- IEP-3 Punto de puesta a tierra al que se soldara, en uno de sus extremos, el cable de la conduccion enterrada y en el otro, los cables conductores de las lineas principales de bajada a tierra del edificio.
- ISS-2 Tubo ligero de fibrocemento de #60mm.
- RPE-10 Enfoscado con mortero 1:3
- RSS-1 Solera de hormigon en masa de resistencia caracteristica 100 Kg/cm²

PROYECTO DE CONSTRUCCIÓN DE NAVE INDUSTRIAL
PARA CENTRO DE GESTION DE RESIDUOS

Peticionario :	LIMPERGAL S.L.
Emplazamiento :	RÚA HERNÁNDEZ ROBREDO, LEOPOLDO.- PARCELA C.6, PARQUE EMPRESARIAL DAS GANDARAS (LUGO)
Fecha :	AGOSTO 2019
Autor:	V. B. : EL INGENIERO T. INDUSTRIAL.  F.D.O. MANUEL LOMBARDIA PEREIRA COLEGIADO Nº 603 DEL C.O.I.T.I. DE LUGO
Plano de :	DETALLES DE PUESTA A TIERRA
Plano nº :	1.2
Sustituye a :	
Escala :	Escala :
Nombre :	A. Roca
Fecha :	29/07/2019
Dibujado :	M. LOMBARDIA
Fecha :	22/08/2019
Comprobado :	
Referencia :	5746



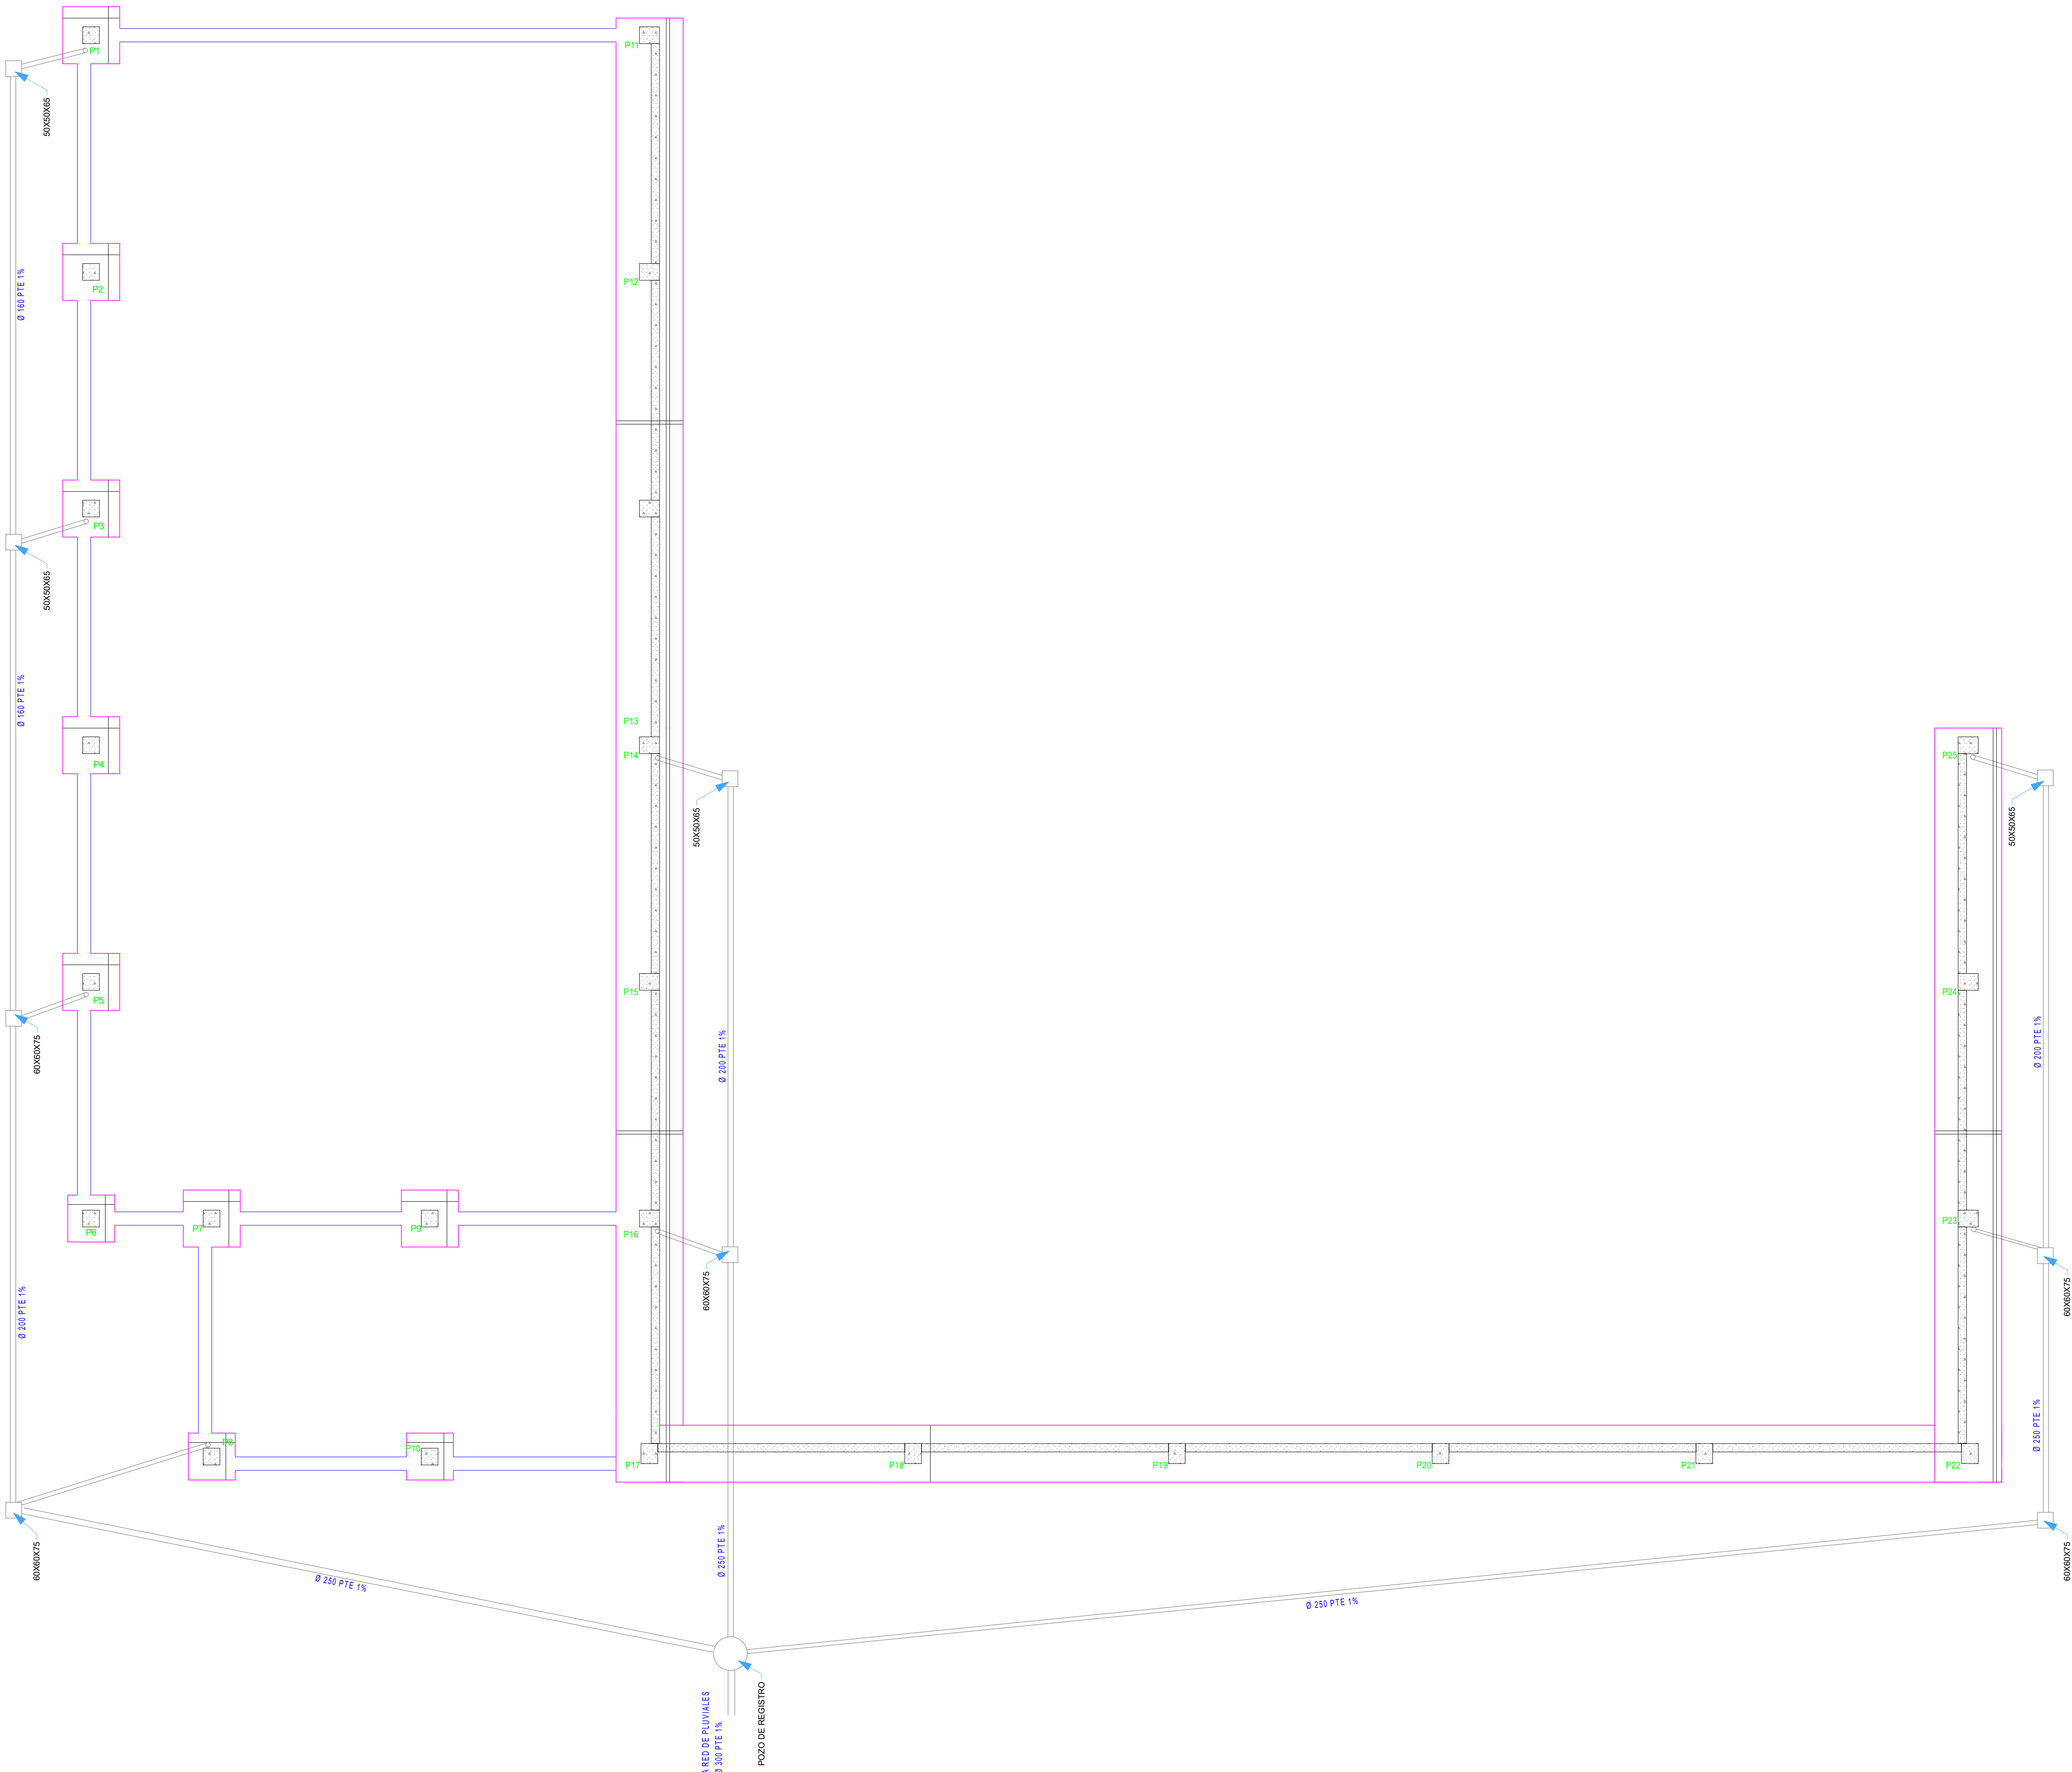


PROYECTO DE CONSTRUCCIÓN DE NAVE INDUSTRIAL
PARA CENTRO DE GESTION DE RESIDUOS

Peticionario :	LIMPERGAL S.L.
Emplazamiento :	RÚA HERNÁNDEZ ROBREDO, LEOPOLDO - PARCELA C.6. PARQUE EMPRESARIAL DAS GANDARAS (LUGO)
Fecha :	AGOSTO 2019
Autor :	V. B. : EL INGENIERO T. INDUSTRIAL. F.D.O. MANUEL LOMBARDÍA PEREIRA COLEGIADO Nº 643 DEL C.O.I.T.I. DE LUGO
Plano de :	SANEAMIENTO PLUVIALES
Plano nº :	1.3
Escala :	Escala :
Nombre :	Fecha :
A. Roca	29/07/2019
Comprobado :	M. LOMBARDIA
22/08/2019	
Referencia :	5746

Proitec C.T.i
CONSULTORIA TÉCNICA INTEGRAL

COLEGIADO NACIONAL DE INGENIEROS
TÉCNICOS INDUSTRIALES DE LUGO
VISADO Nº 10052019
Fecha 26/08/2019

A LOS EFECTOS REGLAMENTARIOS

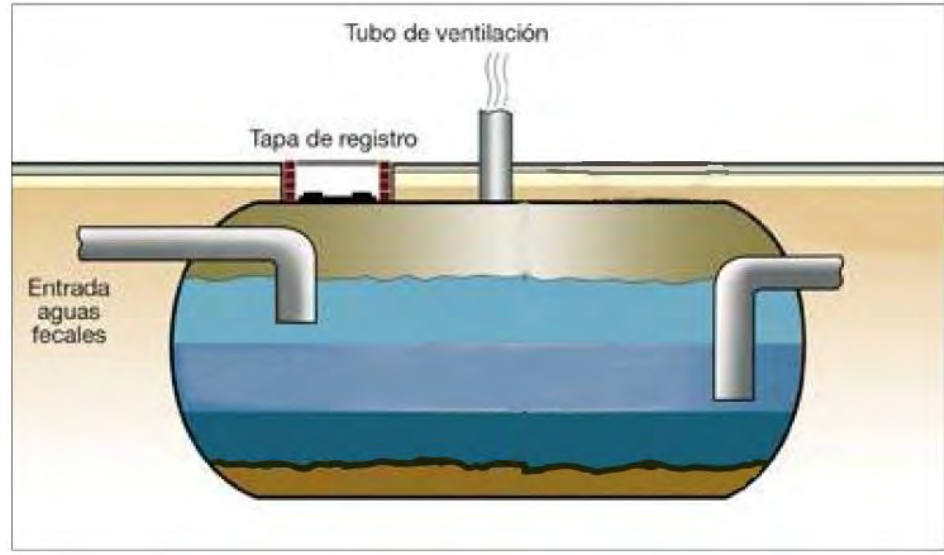


SEPARADOR DE GRASAS

SEPARADOR DE GRASAS
SOTRALENTZ SG 220 LITROS




SEPARADOR DE HIDROCARBUROS. MARCA ROTH. MODELO SHR60.

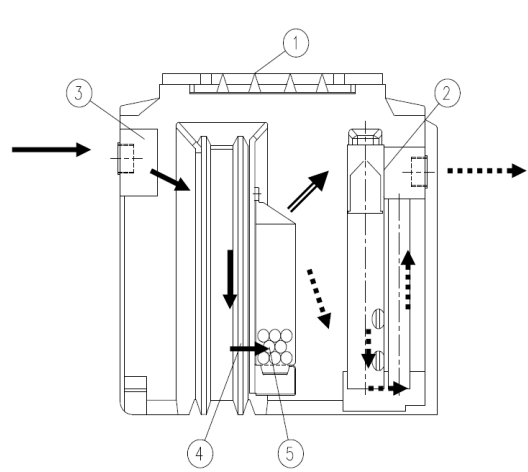

- 1.- Tapa de acero.
2.- Flotador tarado.
3.- Entrada del efluente.
4.- Zona de paso del desbaste al filtro de coalescencia.
5.- Filtro de coalescencia.
- Camino recorrido por la mezcla de agua, aceite y sólidos a depurar.
→ Camino recorrido por el agua depurada.
→ Salida de hidrocarburos de la célula coalescente.

Modelo	Capacidad (l/s)	Volumen (l)	Longitud (mm)	Anchura (mm)	Altura (mm)	H. flotador (mm)	Altura salida (mm)	Altura salida (mm)	Altura salida (mm)	Altura salida (mm)	Altura salida (mm)
SHR-60	6,5	1.400	1.910	850	1.580	160	1.100	1.050	680	720	

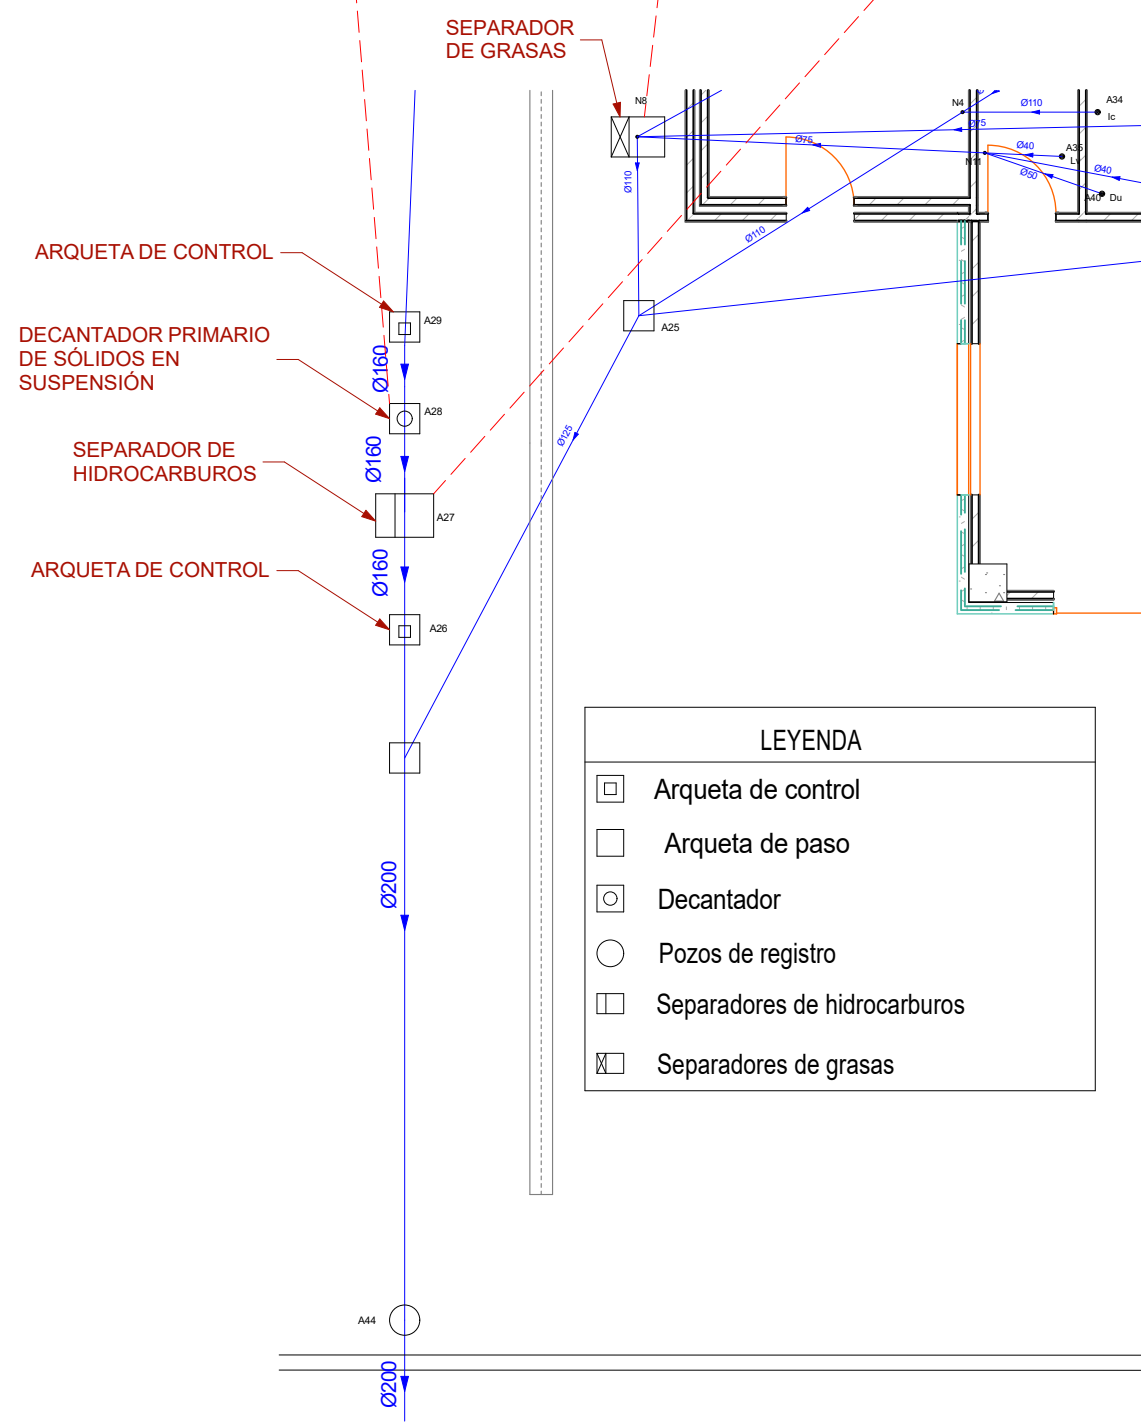


LEYENDA	
	Arqueta de control
	Arqueta de paso
	Decantador
	Pozos de registro
	Separadores de hidrocarburos
	Separadores de grasas

1:100

DETALLE

SANEAMIENTO

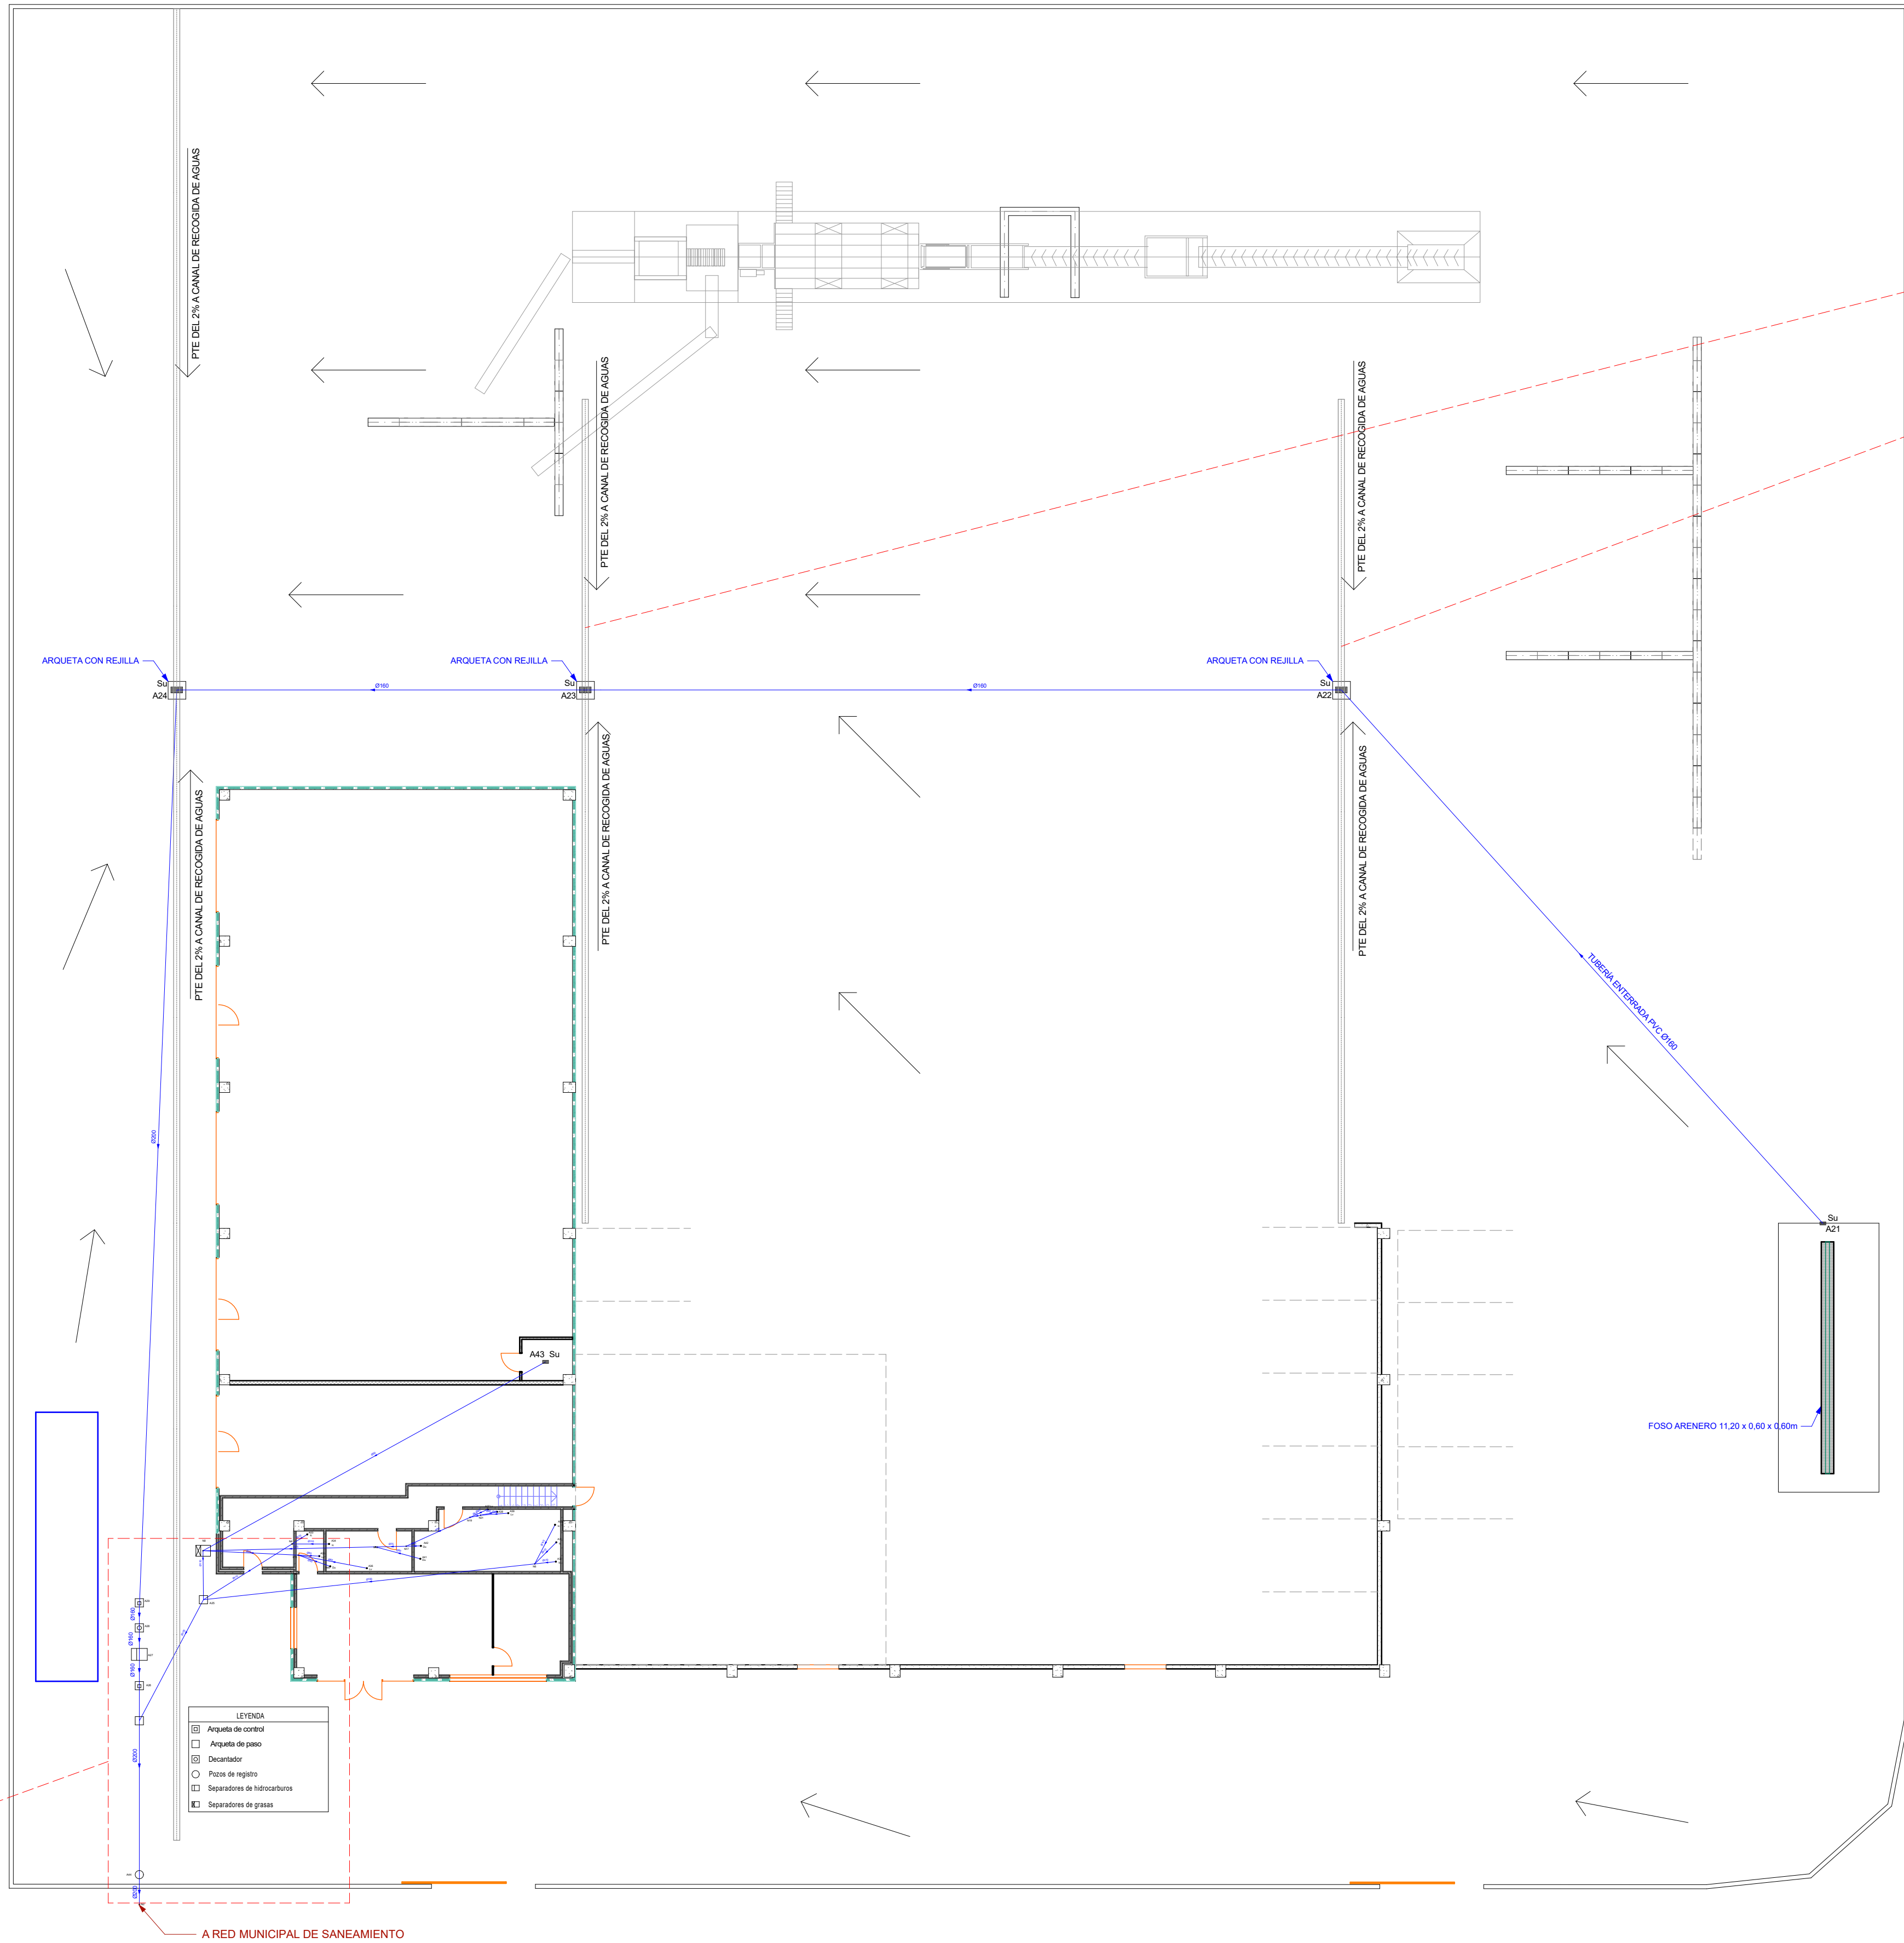


LEYENDA	
	Arqueta de control
	Arqueta de paso
	Decantador
	Pozos de registro
	Separadores de hidrocarburos
	Separadores de grasas

SANEAMIENTO

PLANTA BAJA

1:200


CANAL RECOGIDA AGUAS S/E

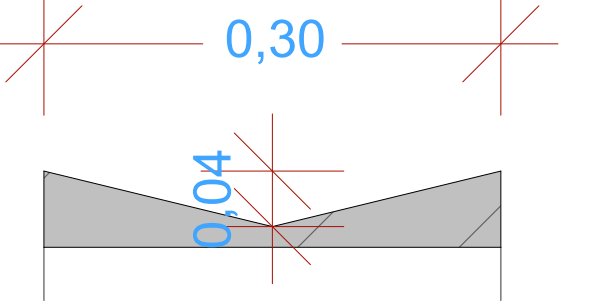

PROYECTO DE CONSTRUCCIÓN DE NAVE INDUSTRIAL
PARA CENTRO DE GESTION DE RESIDUOS

Peticionario :	LIMPERGAL S.L.
Emplazamiento :	RÚA HERNÁNDEZ ROBREDO, LEOPOLDO - PARCELA C.6. PARQUE EMPRESARIAL DAS GANDARAS (LUGO)
Fecha :	AGOSTO 2019
Autor :	V. B. : EL INGENIERO T. INDUSTRIAL. F.D.O. MANUEL LOMBARDIA PEREIRA COLEGIADO Nº 643 DEL C.O.T.I. DE LUGO
Plano de :	SANEAMIENTO RESIDUALES
Plano nº :	1.4
Escala :	Escala :
Nombre :	Fecha :
A. Roca	29/07/2019
Comprobado :	22/08/2019
M. LOMBARDIA	
Referencia :	5746







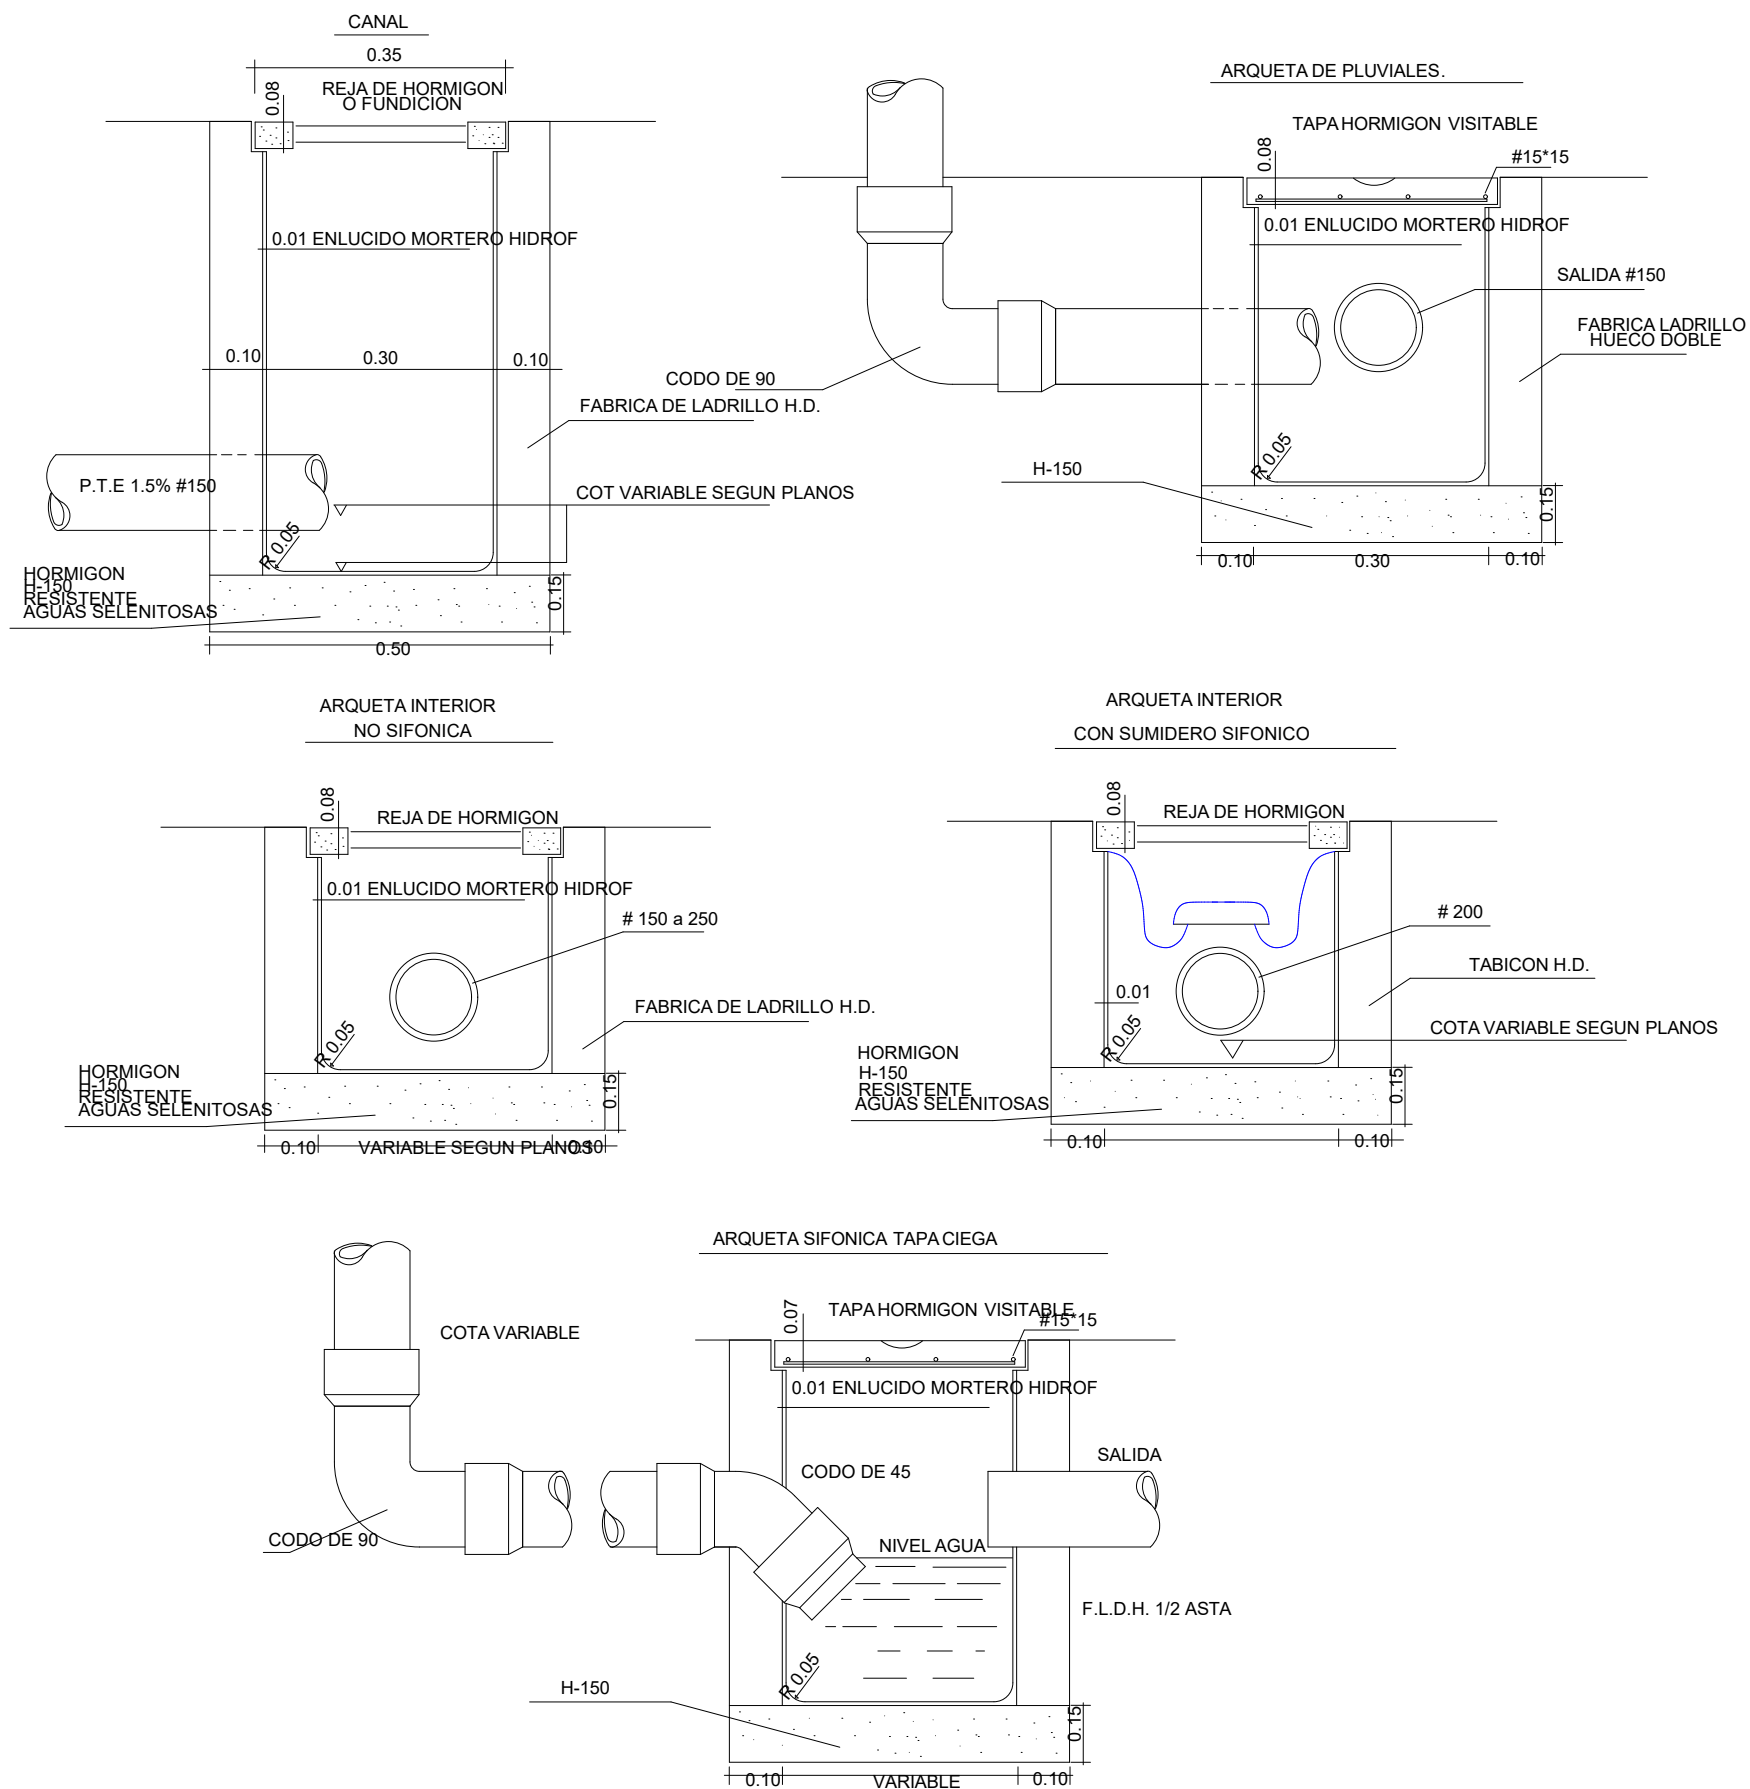


PROYECTO DE CONSTRUCCIÓN DE NAVE INDUSTRIAL
PARA CENTRO DE GESTION DE RESIDUOS

Peticionario :		LIMPERGAL S.L.	
Emplazamiento :		RÚA HERNÁNDEZ ROBREDO, LEOPOLDO.- PARCELA C.6, PARQUE EMPRESARIAL DAS GANDARAS (LUGO)	
Fecha :		AGOSTO 2019	
Autor:		V. B. : EL INGENIERO T. INDUSTRIAL.	
		F.D.O. MANUEL LOMBARDÍA PEREIRA COLEGIADO Nº 603 DEL C.O.I.T.I. DE LUGO	
Plano de :		DETALLES DE ARQUETAS	
Plano nº :		I.5	
Escala :		Escala :	
Nombre :		Fecha :	
Dibujado :		A. Roca	
Comprobado :		M. LOMBARDIA	
Referencia :		5746	

Proitec C.T.i
CONSULTORÍA TÉCNICA INTEGRAL

COLEGIO OFICIAL DE INGENIEROS
TÉCNICOS INDUSTRIALES DE
LUGO
VISADO Nº 10052019
Fecha 26/08/2019
A LOS EFECTOS REGLAMENTARIOS
POR EL COLEGIO

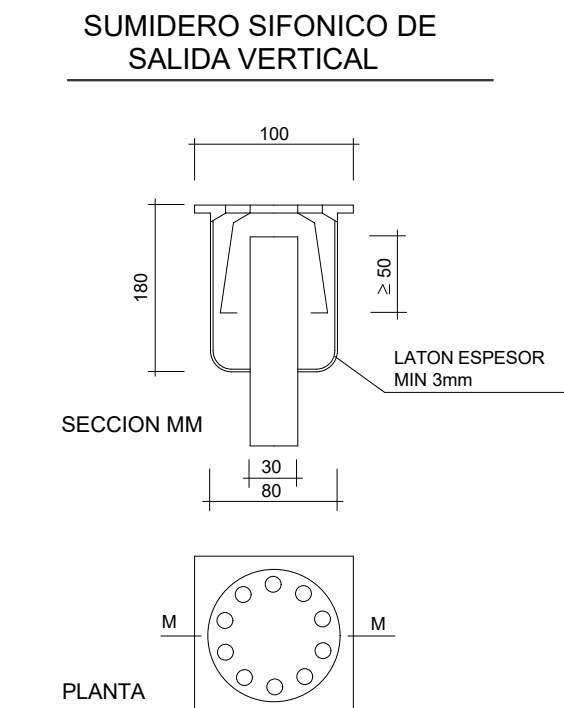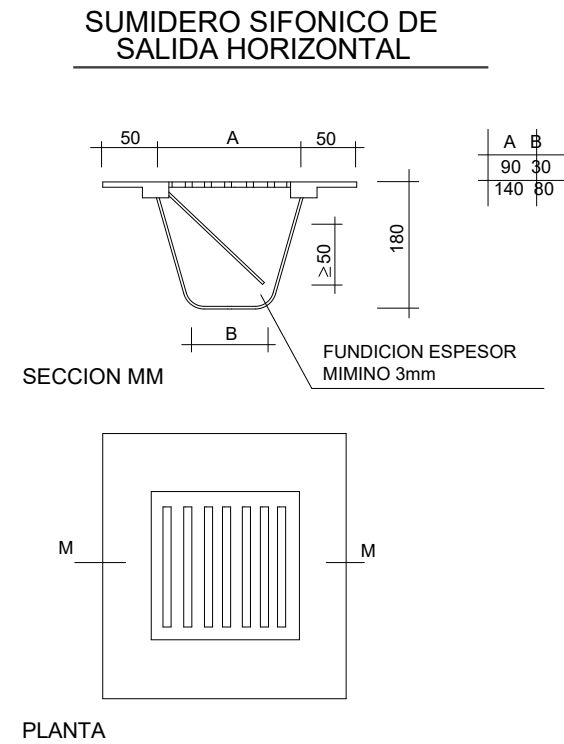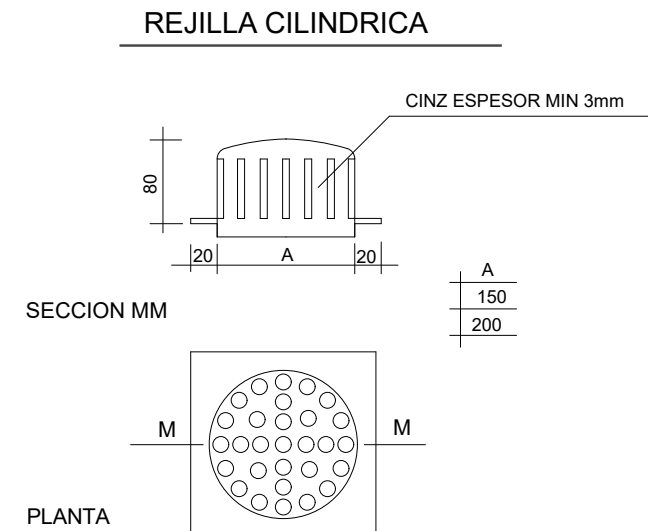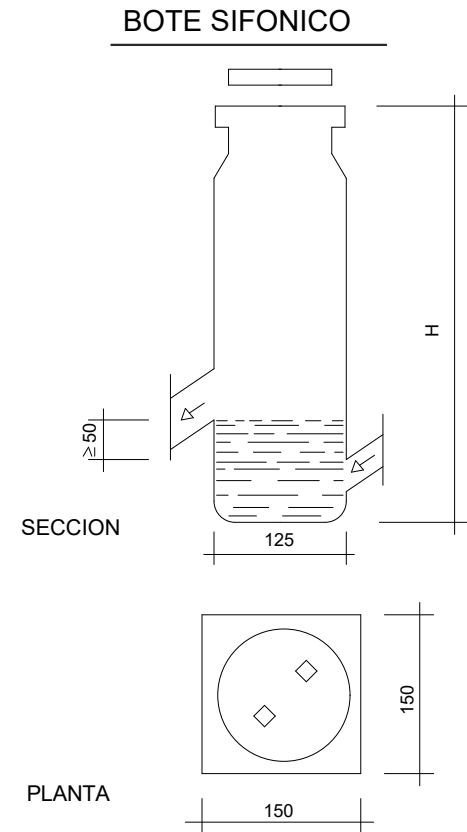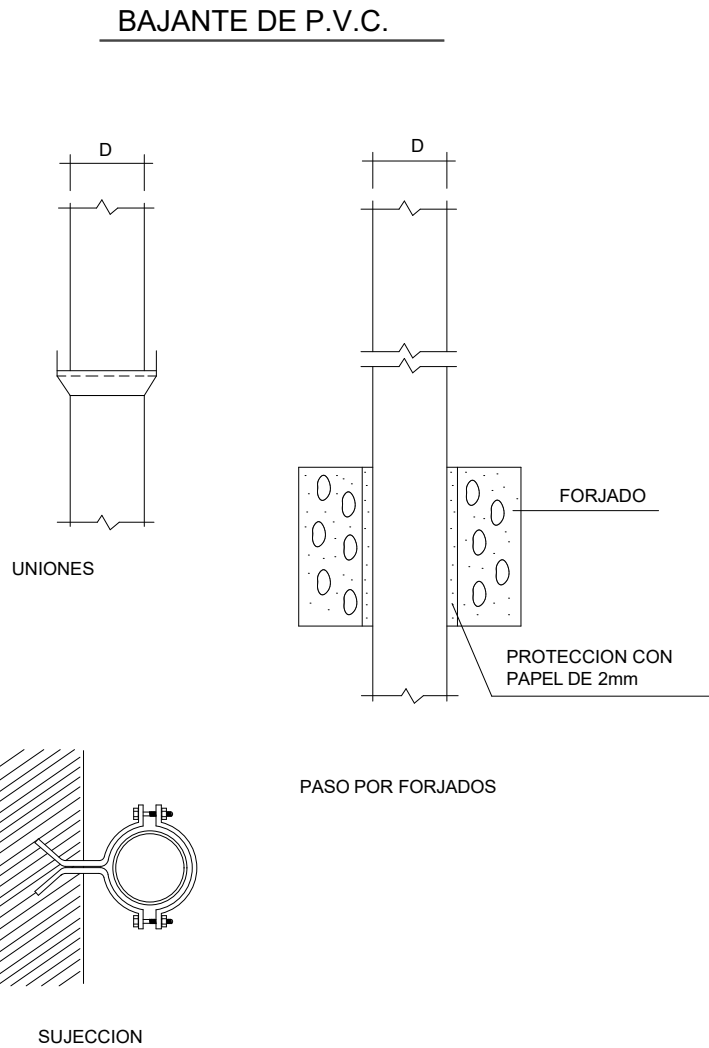

**PROYECTO DE CONSTRUCCIÓN DE NAVE INDUSTRIAL
PARA CENTRO DE GESTION DE RESIDUOS**


Peticionario :	LIMPERGAL S.L.
Emplazamiento :	RÚA HERNÁNDEZ ROBREDO, LEOPOLDO.- PARCELA C.6, PARQUE EMPRESARIAL DAS GANDARAS (LUGO)
Fecha :	AGOSTO 2019
Autor:	V. B. : EL INGENIERO T. INDUSTRIAL. F.D.O. MANUEL LOMBARDÍA PEREIRA COLEGIADO Nº 603 DEL C.O.I.T.I. DE LUGO
Plano de :	DETALLES DE SANEAMIENTO
Plano nº :	I.6
Escala :	Escala :
Dibujado :	Nombre : A. Roca Fecha : 29/07/2019
Comprobado :	M. LOMBARDIA 22/08/2019
Referencia :	5746

Proitec C.T.i.
CONSULTORÍA TÉCNICA INTEGRAL

COLEGIO OFICIAL DE INGENIEROS
TÉCNICOS INDUSTRIALES DE
LUGO

VISADO Nº 10052019
Fecha 26/08/2019

A LOS EFECTOS REGLAMENTARIOS
POR EL COLEGIO

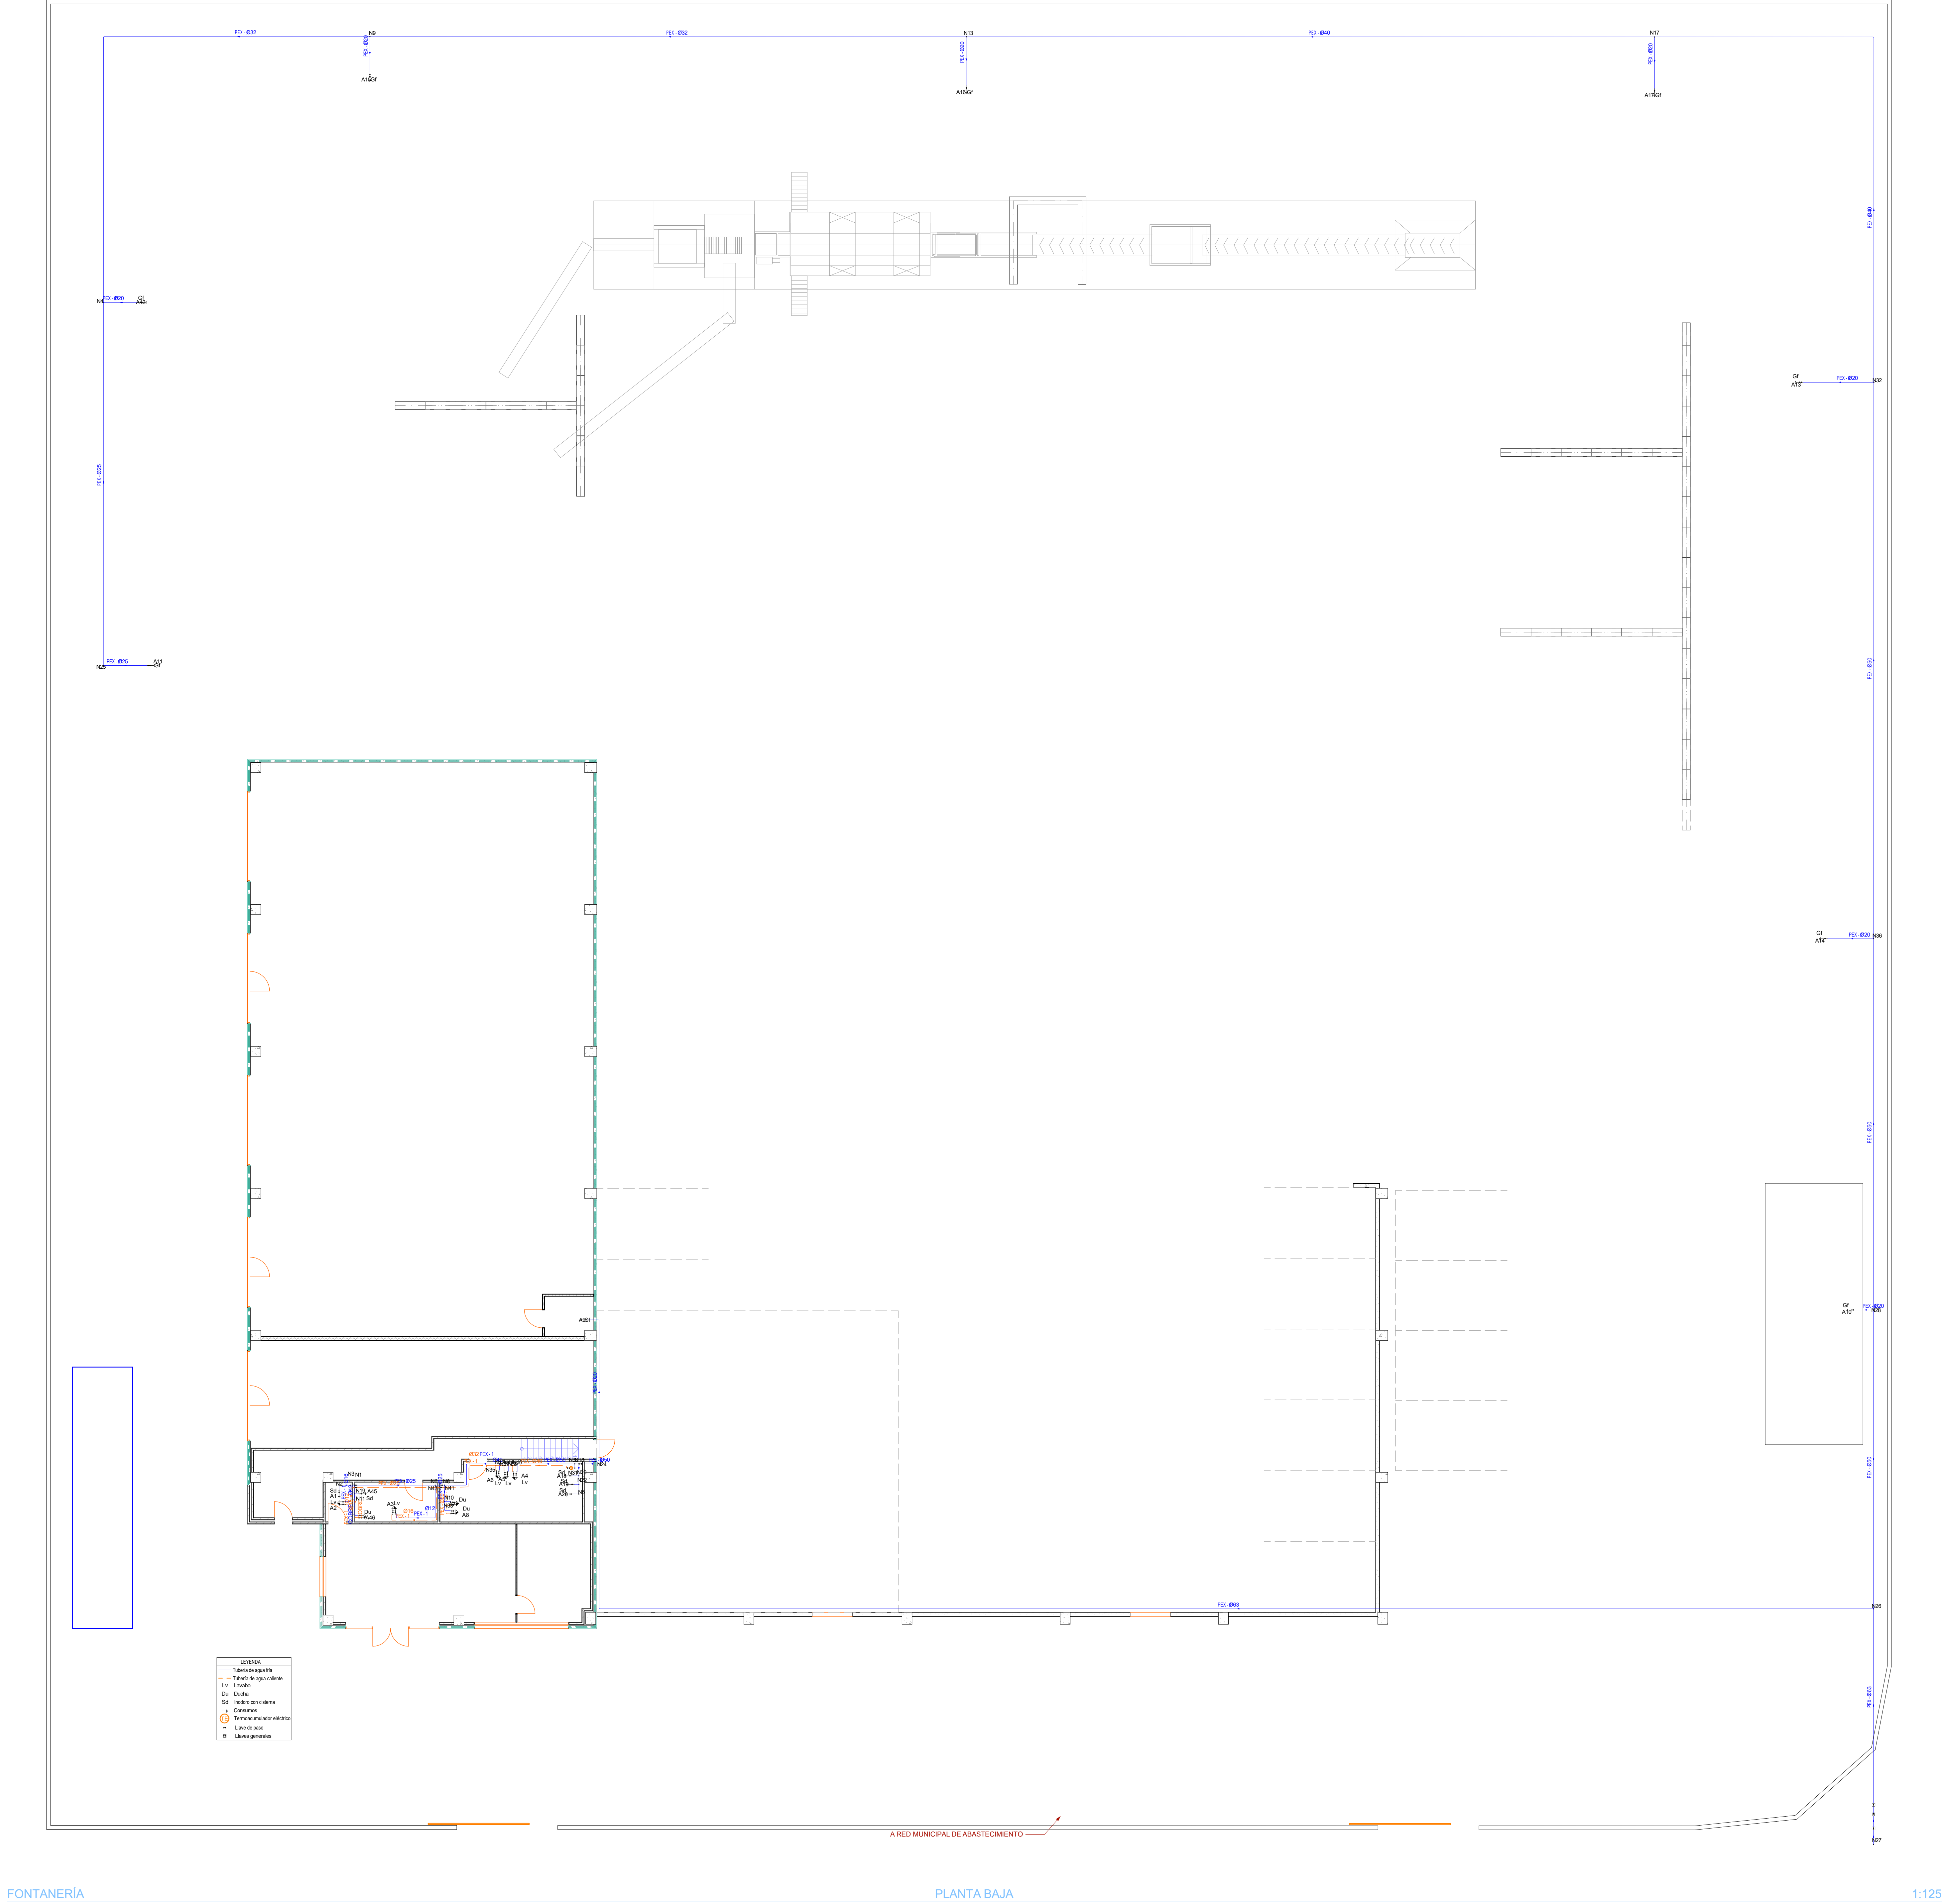


FONTANERÍA


PLANTA BAJA

1:125

PROYECTO DE CONSTRUCCIÓN DE NAVE INDUSTRIAL
PARA CENTRO DE GESTION DE RESIDUOS

Peticionario:	LIMPERGAL S.L.
Emplazamiento:	RUA HERNÁNDEZ BORRERO, LEOPOLDO - PARCELA C.A. PARQUE EMPRESARIAL DAS GANDARAS (LUGO)
Fecha:	AGOSTO 2019
Autor:	V.B. - EL INGENIERO T. INDUSTRIAL F.O.G. MANUEL LOMBARDIA FERREIRA COLEGADO Nº 802 DEL C.O.T.T. DE LUGO
Plano de:	FONTANERIA
Plano nº:	1.7
Escala:	Escala:
Nombre:	A. Roca
Fecha:	28/07/2019
Dibujado:	M. LOMBARDIA
Comprobado:	22/08/2019
Referencia:	5746

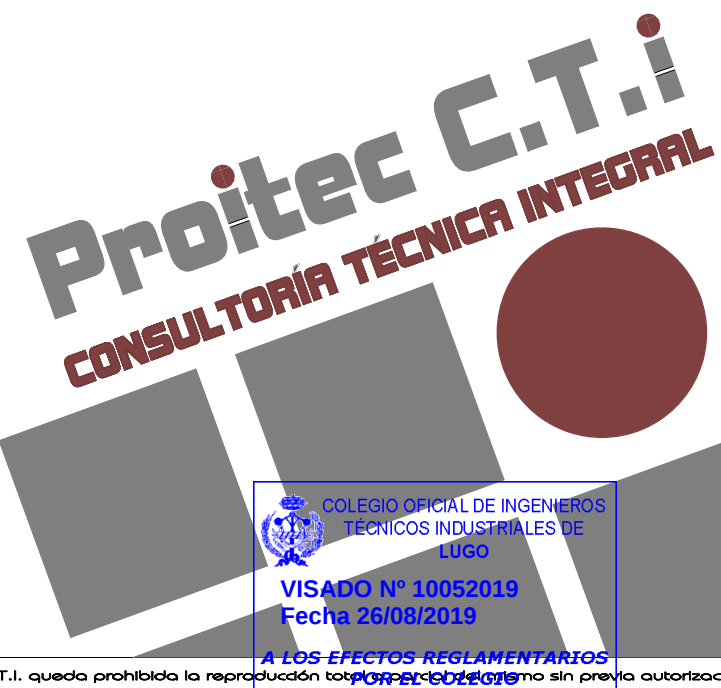

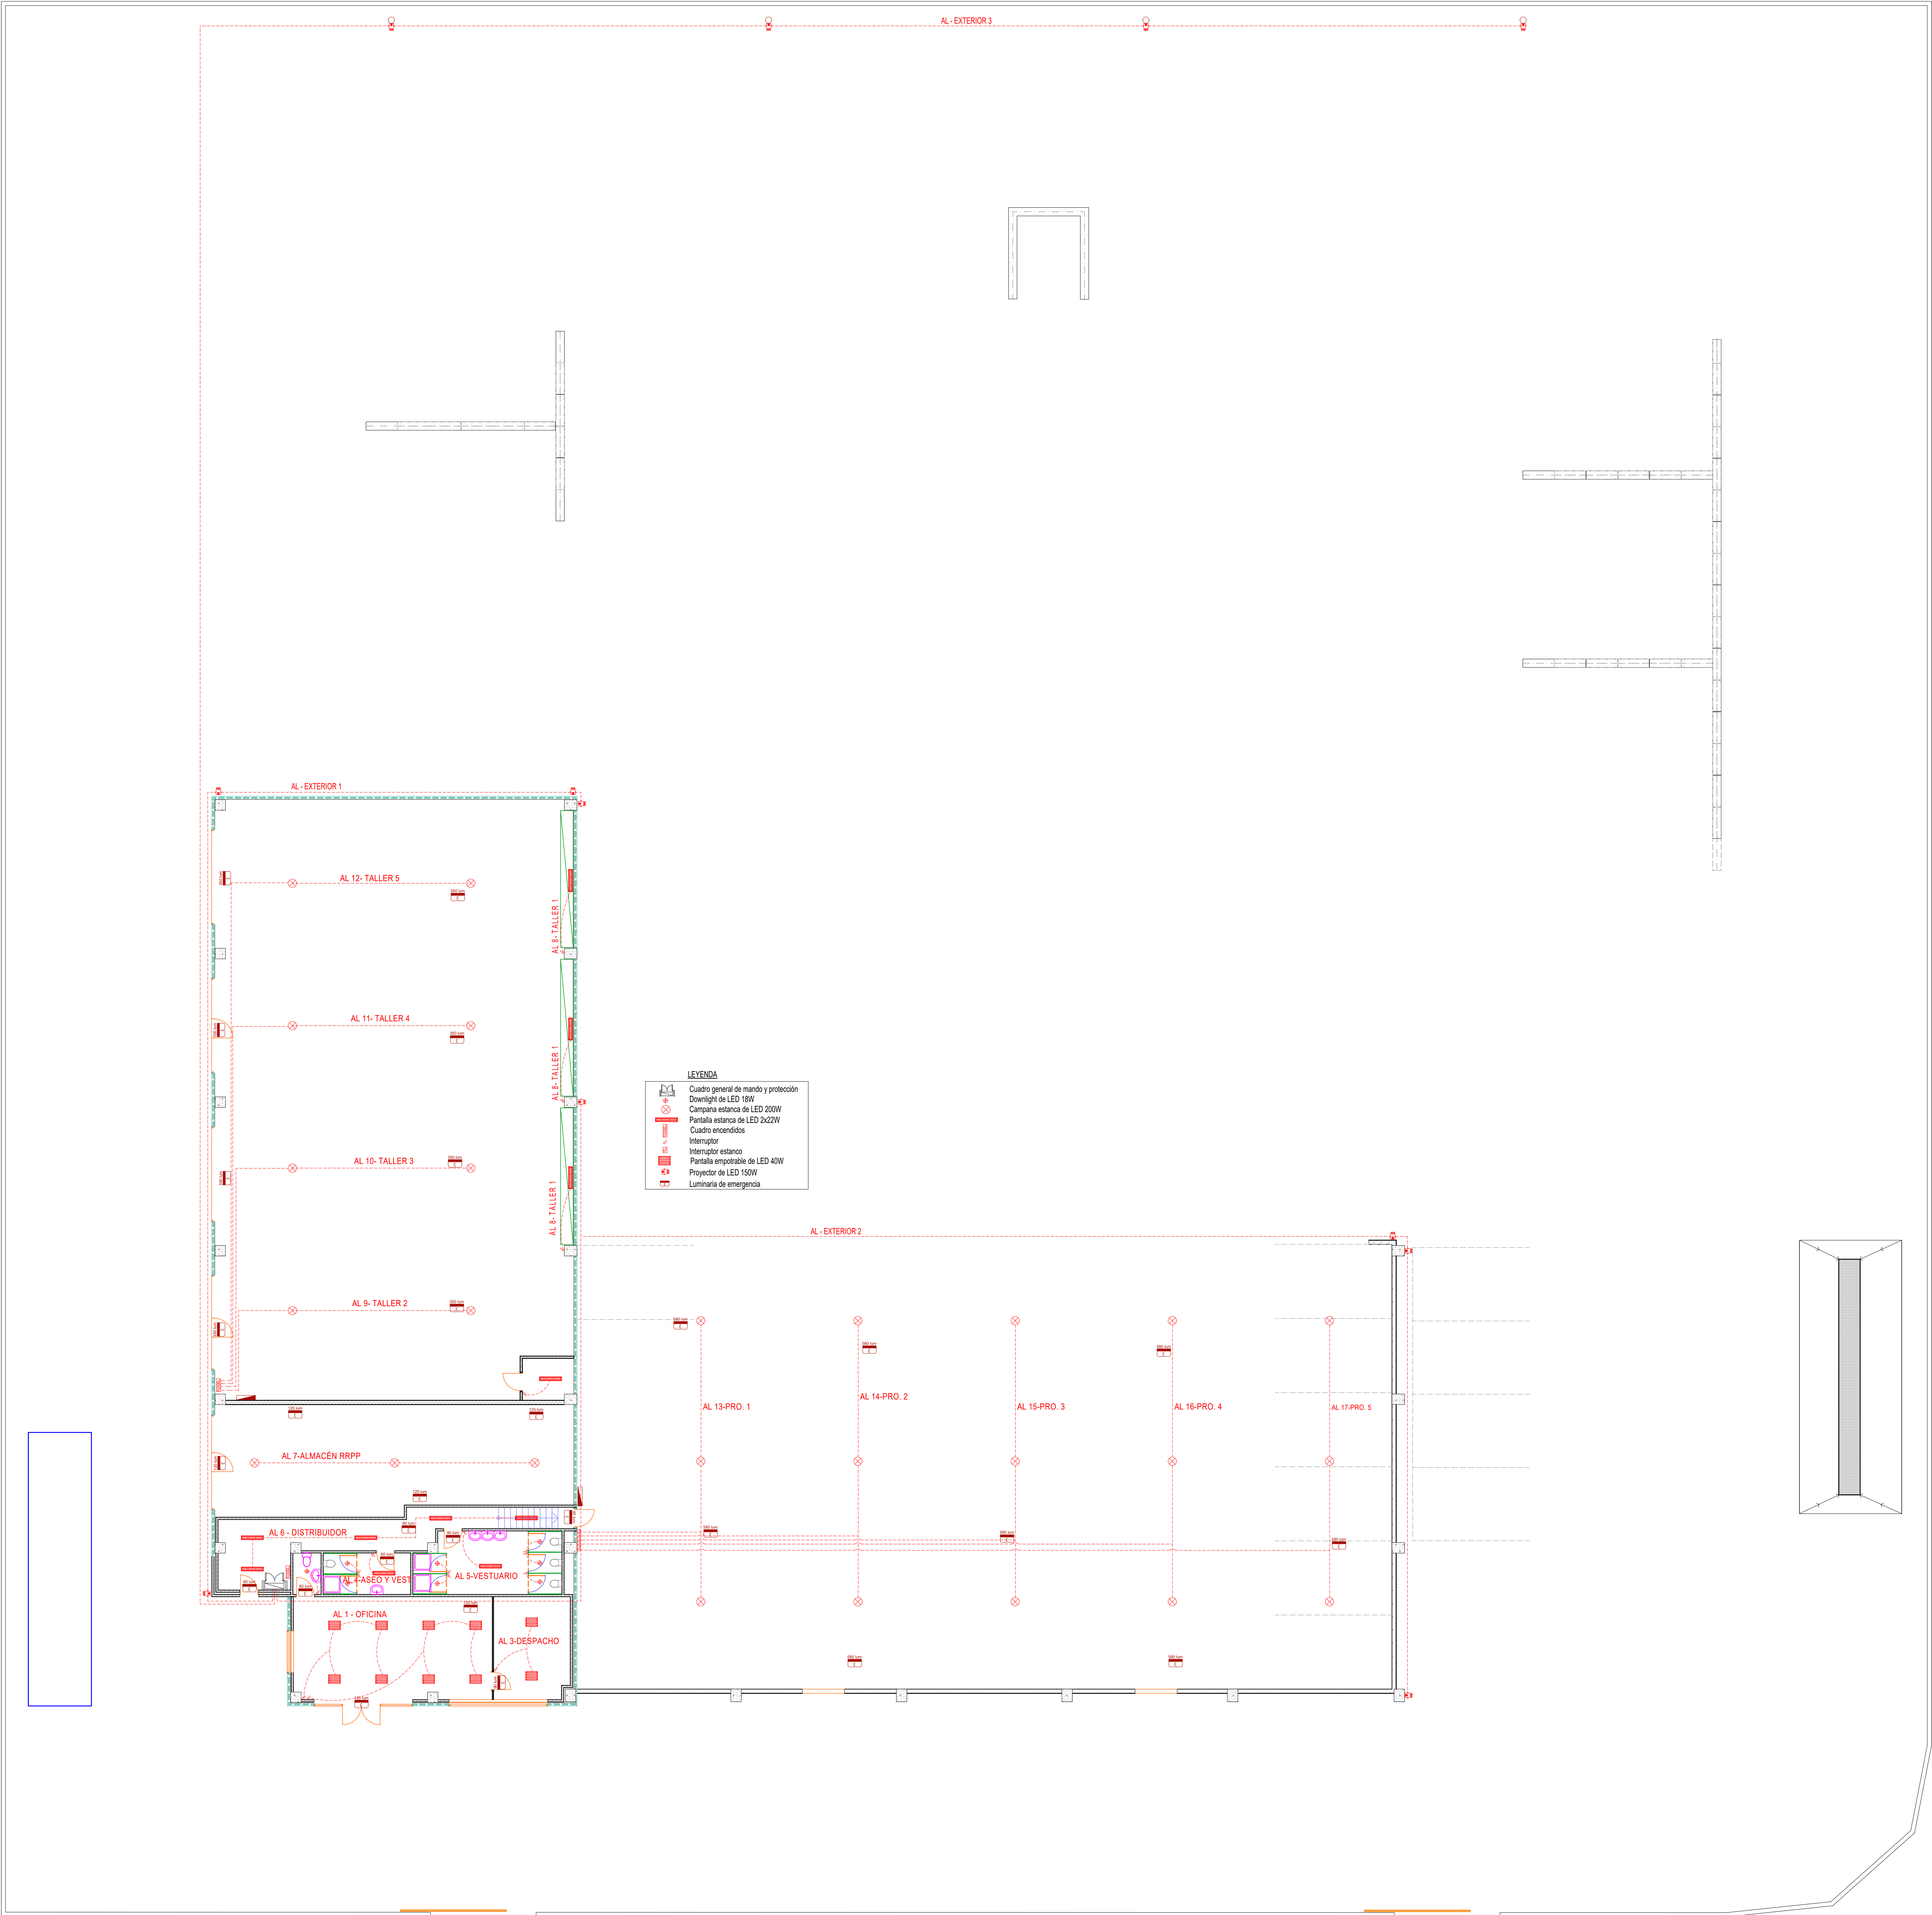


PROYECTO DE CONSTRUCCIÓN DE NAVE INDUSTRIAL
PARA CENTRO DE GESTION DE RESIDUOS

Peticionario:	LIMPERGAL S.L.
Emplazamiento:	RUA HERNÁNDEZ BORRERO, LEOPOLDO - PARCELA C.6. PARQUE EMPRESARIAL DAS GANDARAS (LUGO)
Fecha:	AGOSTO 2019
Autor:	V.B. - EL INSOMNIO T. INDUSTRIAL F.O.G. MANUEL LOMBARDIA FERRER COLEGADO Nº 402 DEL C.O.T.T. DE LUGO
Plano de:	ALUMBRADO
Plano nº:	1.8
Escala:	Escala:
Nombre:	A. Roca
Fecha:	28/07/2019
Comprobado:	M. LOMBARDIA
Referencia:	5746

Proitec C.T.I.
CONSULTORIA TÉCNICA INTEGRAL

COLEGIO OFICIAL DE INGENIEROS
DE ARQUITECTOS DE LUGO
Nº 2862/2019
Fecha: 28/08/2019

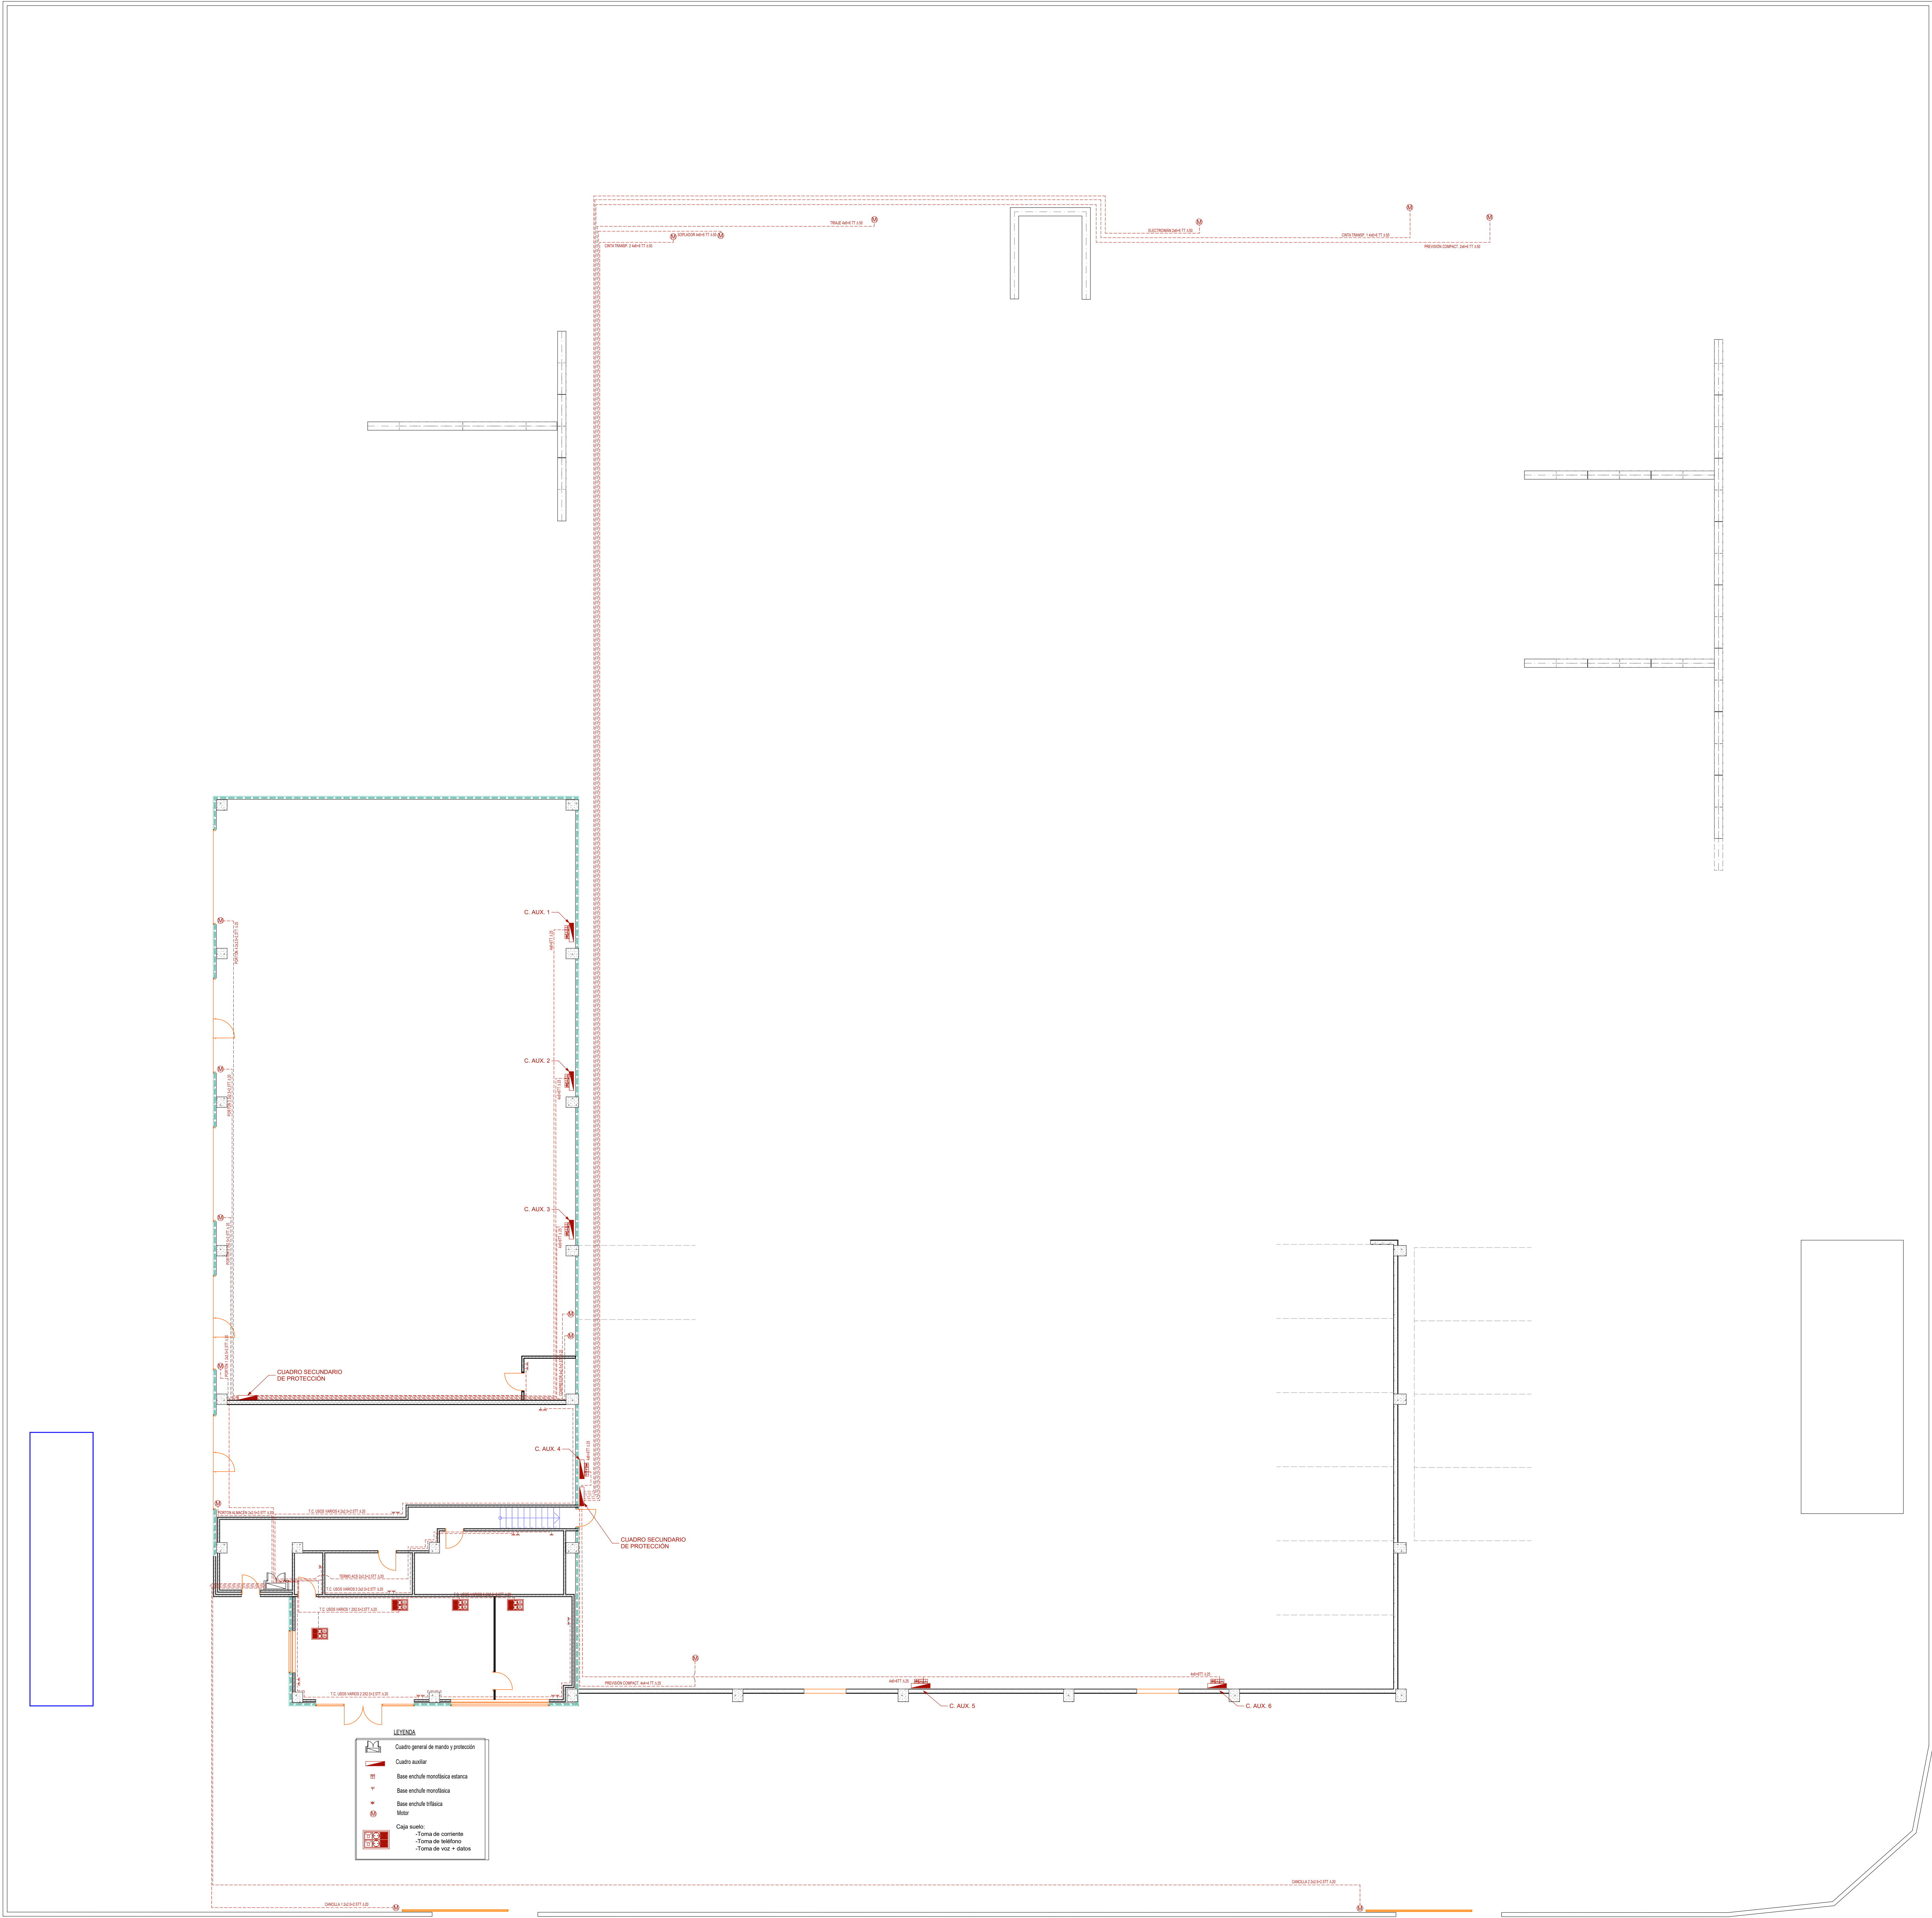


PROYECTO DE CONSTRUCCIÓN DE NAVE INDUSTRIAL
PARA CENTRO DE GESTION DE RESIDUOS

Peticionario:	LIMPERGAL S.L.
Emplazamiento:	RUA HERNÁNDEZ BORRERO, LEOPOLDO - PARCELA C.6, PARQUE EMPRESARIAL DAS GANDARAS (LUGO)
Fecha:	AGOSTO 2019
Autor:	V.B. - EL INGENIERO T. INDUSTRIAL F.O.G. MANUEL LOMBARDIA PEREIRA COLEGADO Nº 807 DEL C.O.T.T. DE LUGO
Plano de:	FUERZA
Plano nº:	1.9
Escala:	Escala:
Nombre:	A. Roca
Fecha:	28/07/2019
Comprobado:	M. LOMBARDIA
Referencia:	5746

Proitec C.T.i
CONSULTORIA TÉCNICA INTEGRAL

 COLLEGIADO Nº 2860/2019
Fech 26/08/2019




LEYENDA

 Compresor, Depósito almacenamiento

 Derivación o conexión ramas diferentes

 Codo

 Punto de toma reductor presión

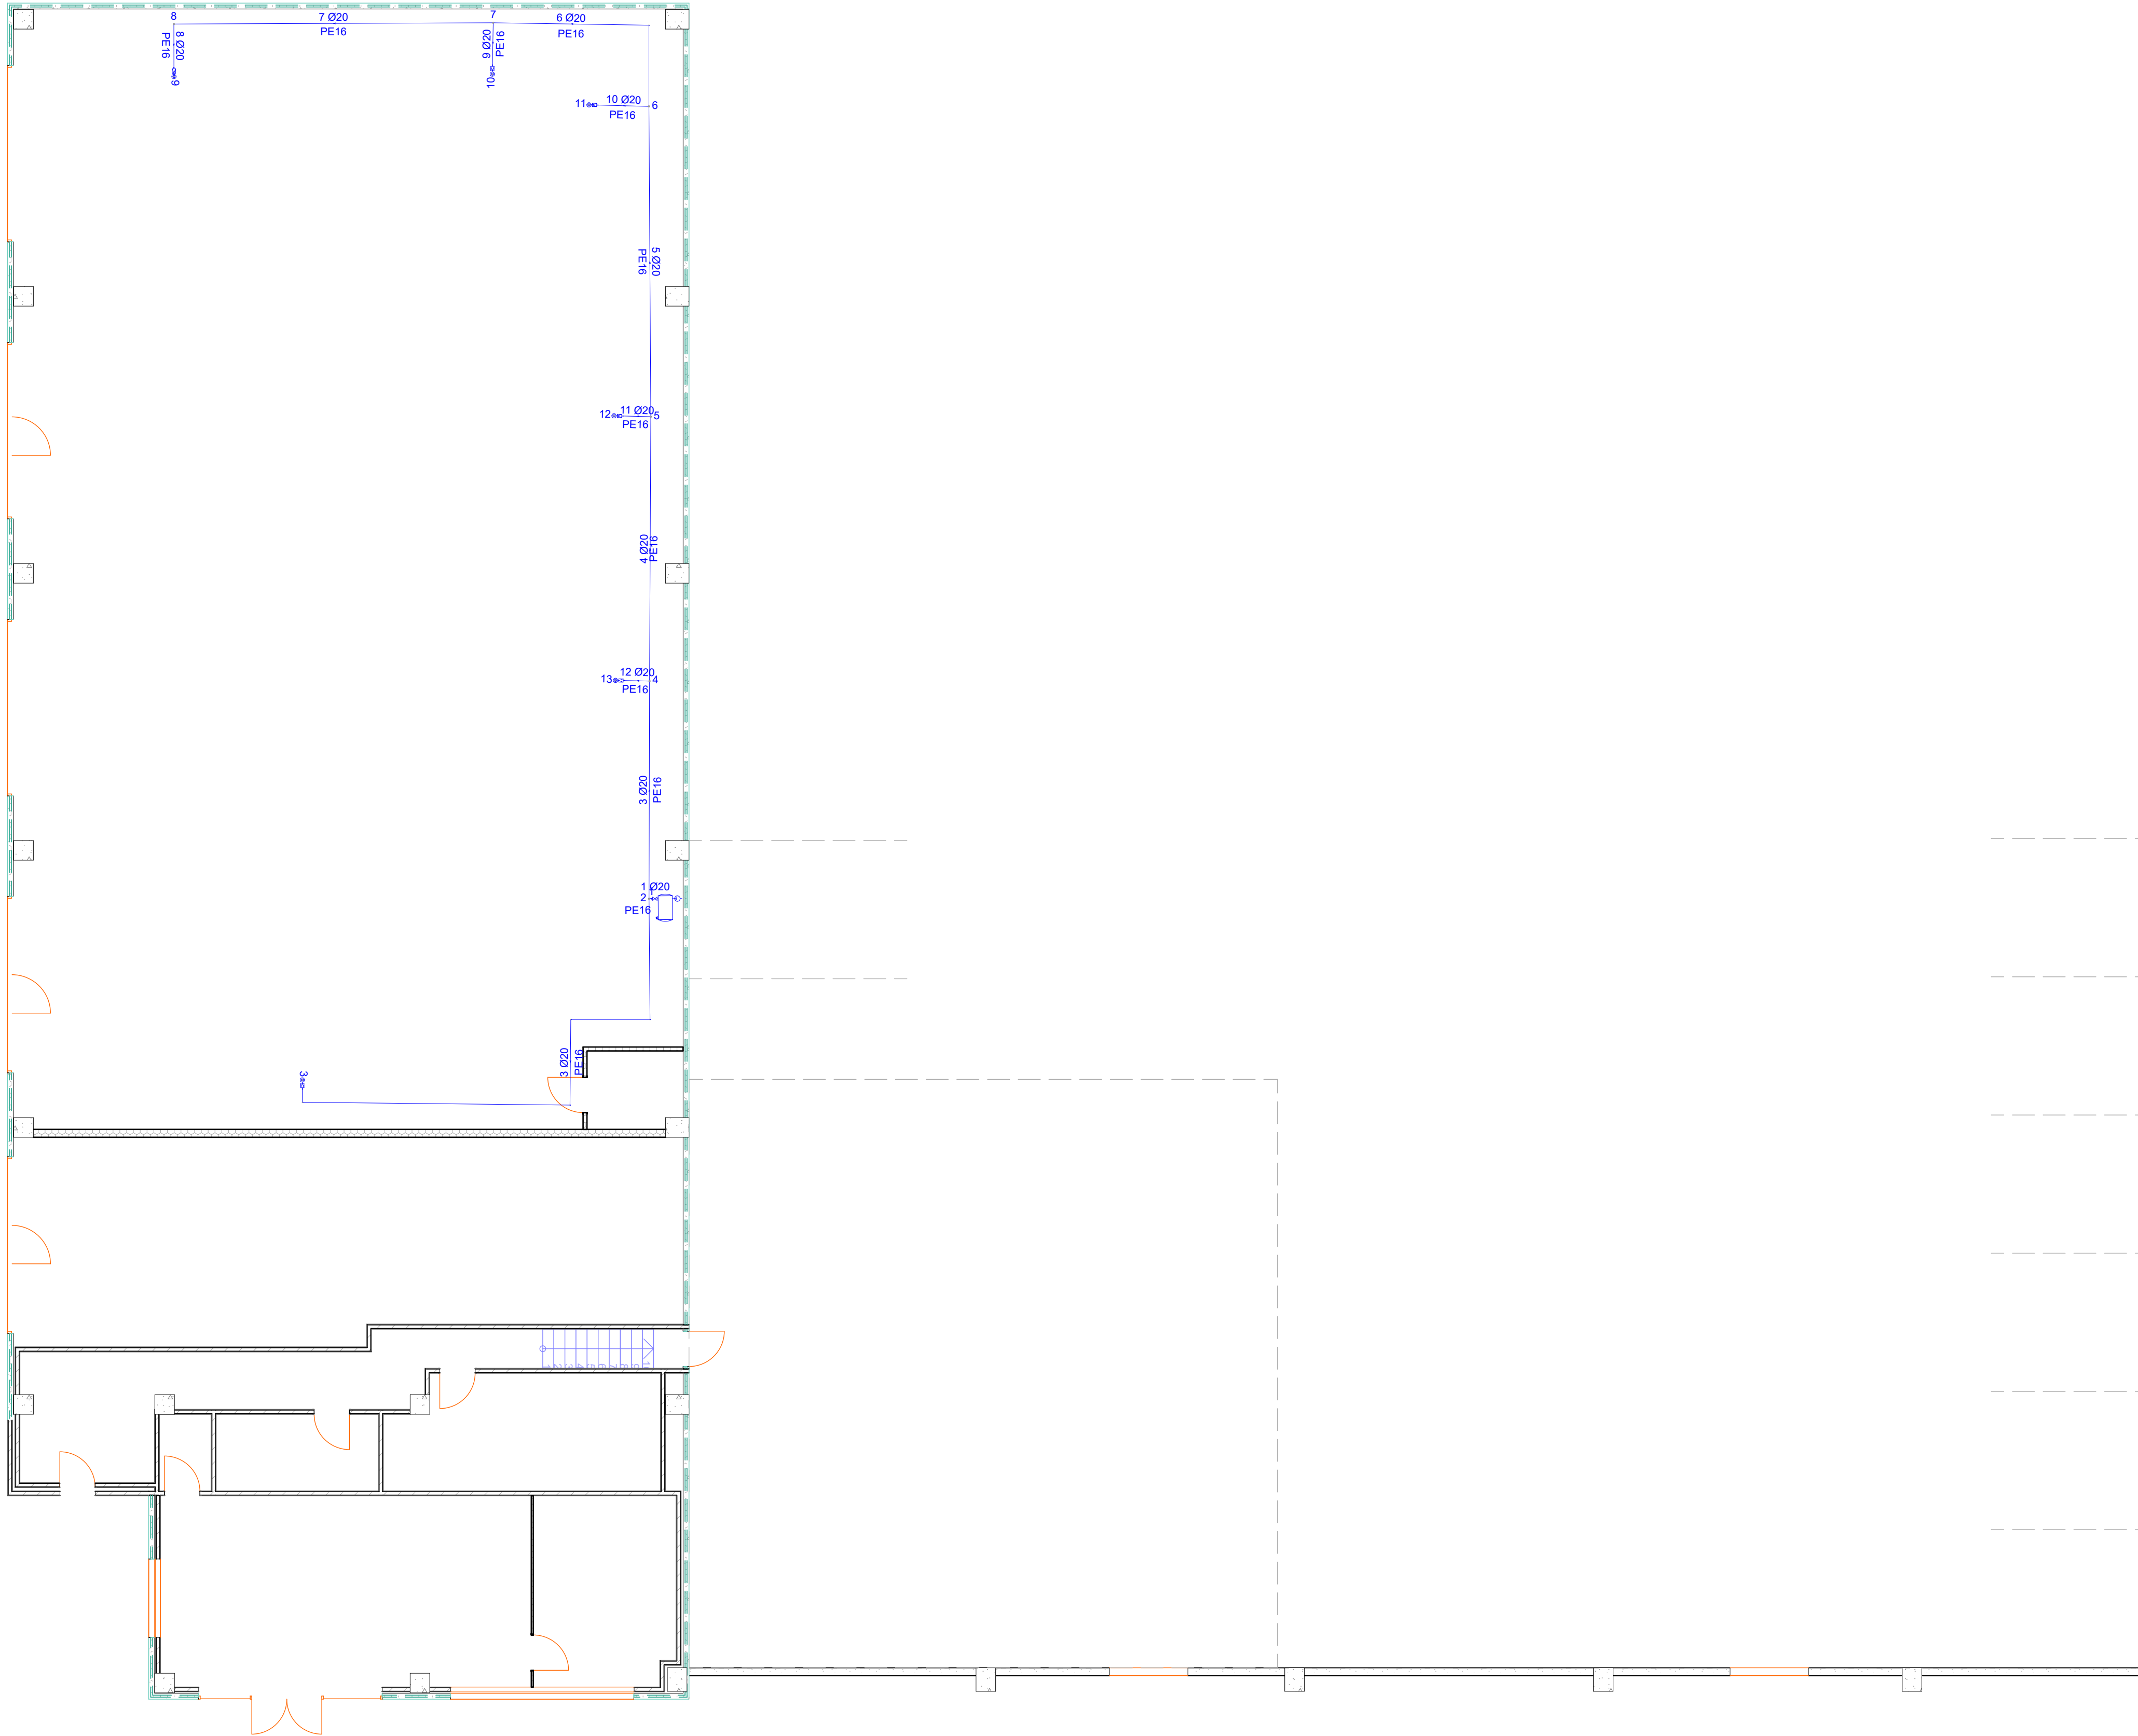


PROYECTO DE CONSTRUCCIÓN DE NAVE INDUSTRIAL
PARA CENTRO DE GESTION DE RESIDUOS

Peticionario :
LIMPERGAL S.L.

Emplazamiento :
RUA HERNANDEZ ROBREDO, LEOPOLDO - PARCELA C.6.
PARQUE EMPRESARIAL DAS GANDARAS
(LUGO)

Fecha :
AGOSTO 2019

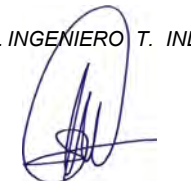Autor :
V. B. : EL INGENIERO T. INDUSTRIAL.

F.D.O. MANUEL LOMBARDIA PEREIRA
COLEGIADO Nº 643 DEL C.O.I.T.I. DE LUGO

Plano de :
**AIRE
COMPRIMIDO**

Plano nº :
1.10

 Escala :
Escala :

Nombre :
A. Roca

Fecha :
29/07/2019

Dibujado :
M. LOMBARDIA


Comprobado :
M. LOMBARDIA

Referencia :
5746

Proitec C.T.i
CONSULTORIA TÉCNICA INTEGRAL


COLEGIADO Nº 643 DEL C.O.I.T.I. DE LUGO
VISADO Nº 10052019
Fecha 26/08/2019
A LOS EFECTOS REGLAMENTARIOS

- LEYENDA
- CENTRAL DE INCENDIOS
 - EXTINTOR 27A-110B
 - EXTINTOR 89B-CO₂
 - PULSADOR DE ALARMA
 - SIRENA
 - RECORRIDO DE EVACUACIÓN
 - EXTINTOR CARRO 25 KG - 27A-377B


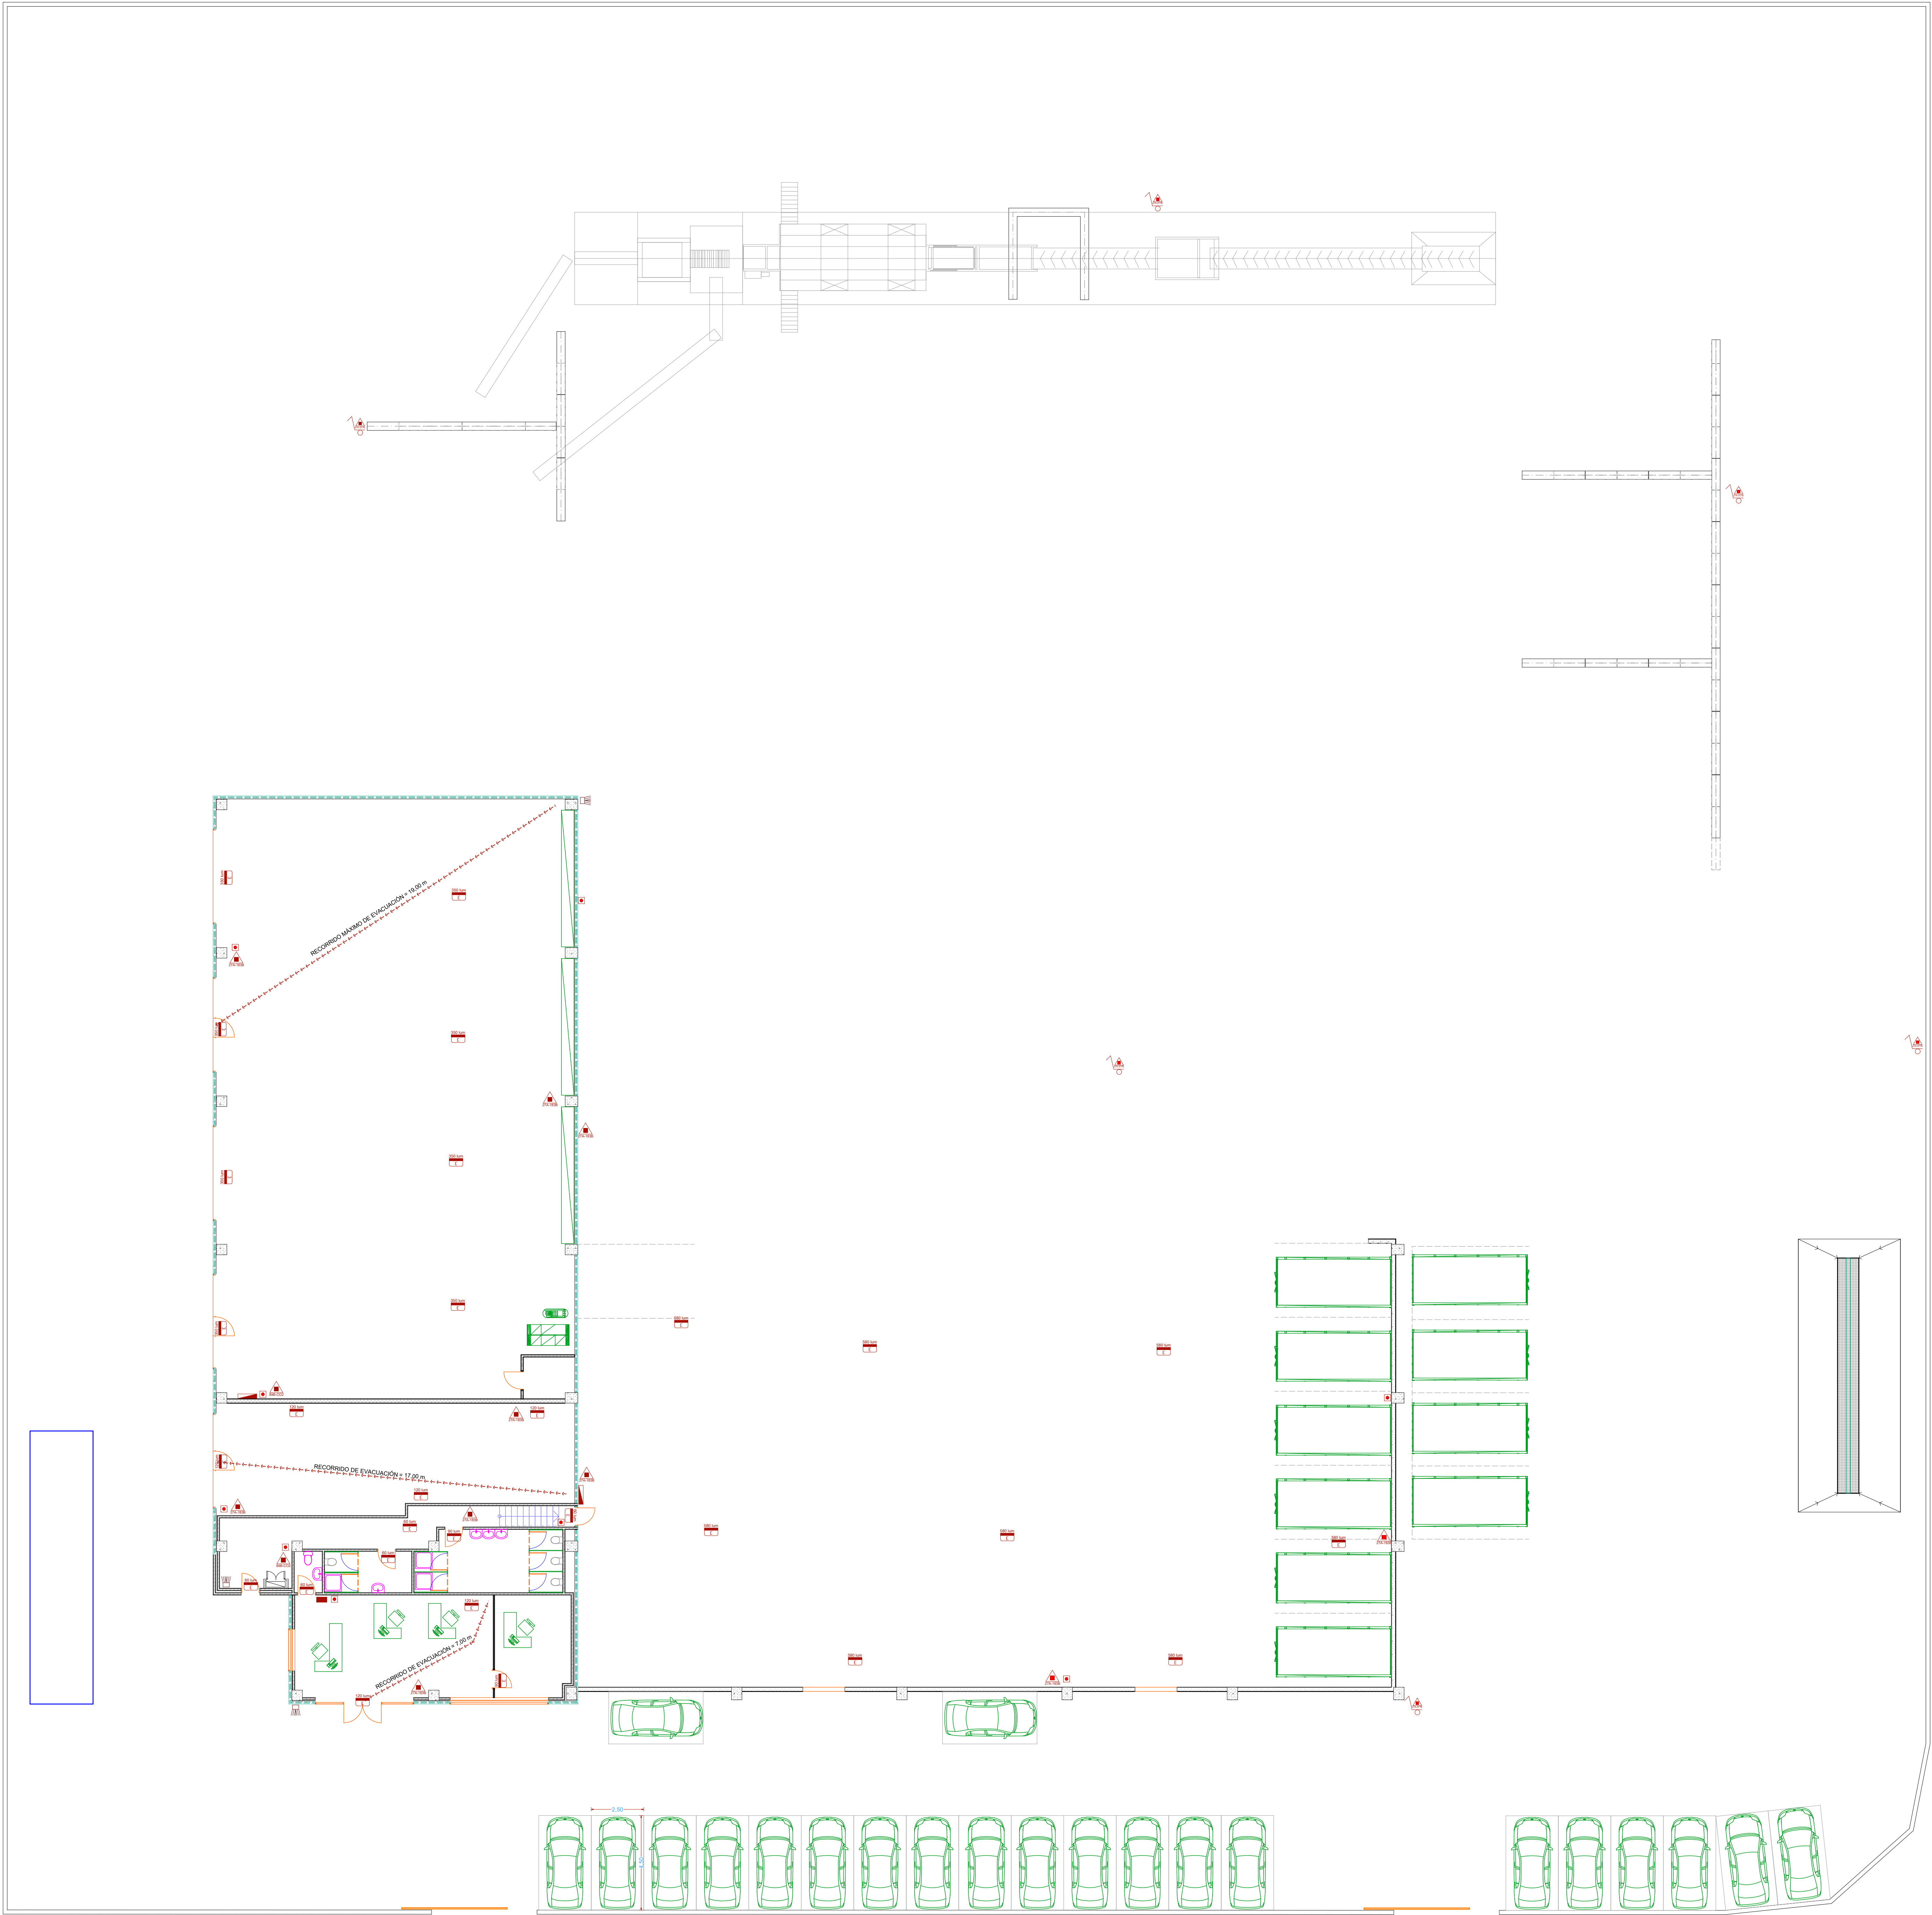


PROYECTO DE CONSTRUCCIÓN DE NAVE INDUSTRIAL
PARA CENTRO DE GESTION DE RESIDUOS


Peticionario:	LIMPERGAL S.L.
Emplazamiento:	RUA HERNÁNDEZ BORRERO, LEOPOLDO - PARCELA C.A. PARQUE EMPRESARIAL DAS GANDARAS (LUGO)
Fecha:	AGOSTO 2019
Autor:	V.B. - EL INGENIERO T. INDUSTRIAL F.O.G. MANUEL LOMBARDIA PEREIRA COLEGADO Nº 402 DEL C.O.T.T. DE LUGO
Plano de:	PROTECCIÓN CONTRA INCENDIOS
Plano n.º:	1.11
Escala:	1:11
Nombre:	A. Roca
Fecha:	28/07/2019
Dibujado:	M. LOMBARDIA
Comprobado:	22/08/2019
Referencia:	5746

Proitec C.T.i
CONSULTORIA TÉCNICA INTEGRAL


COLEGIO OFICIAL DE INGENIEROS
TÉCNICOS INDUSTRIALES DE LUGO
Nº 402
Votación Nº 28/07/2019
Fecha 28/08/2019

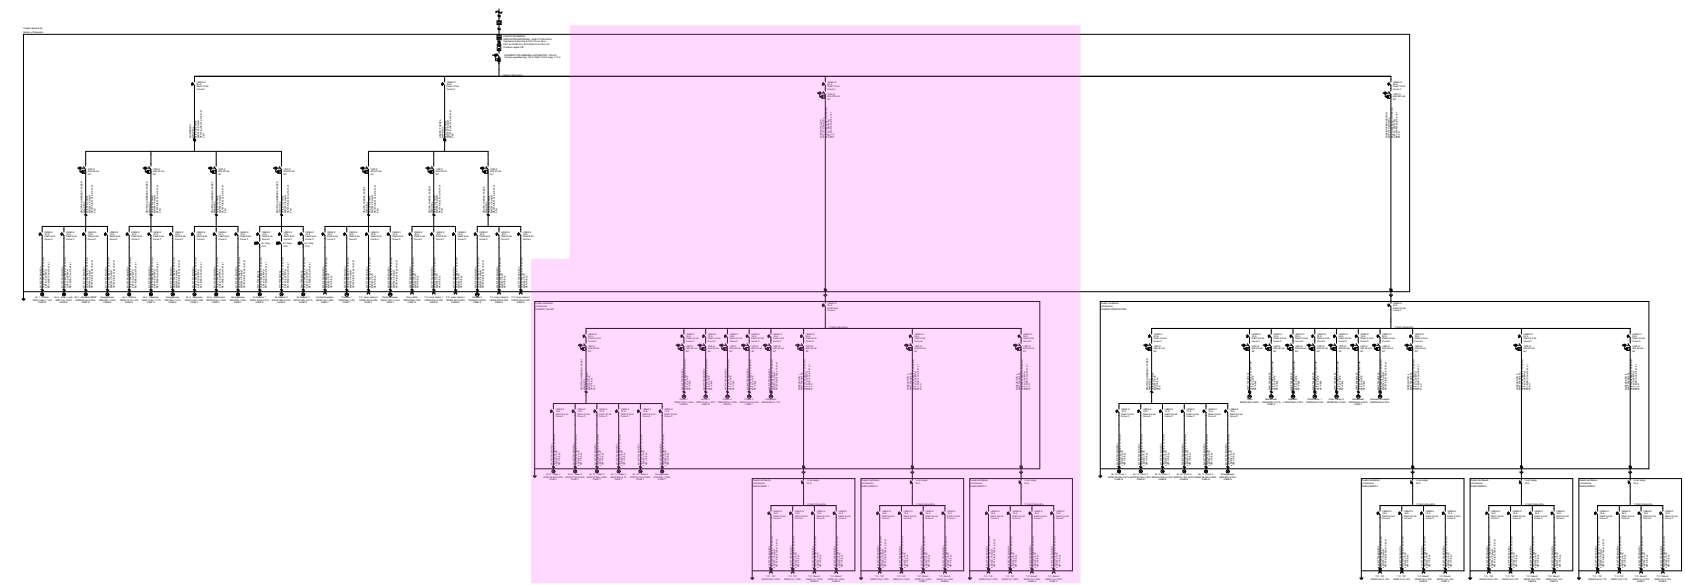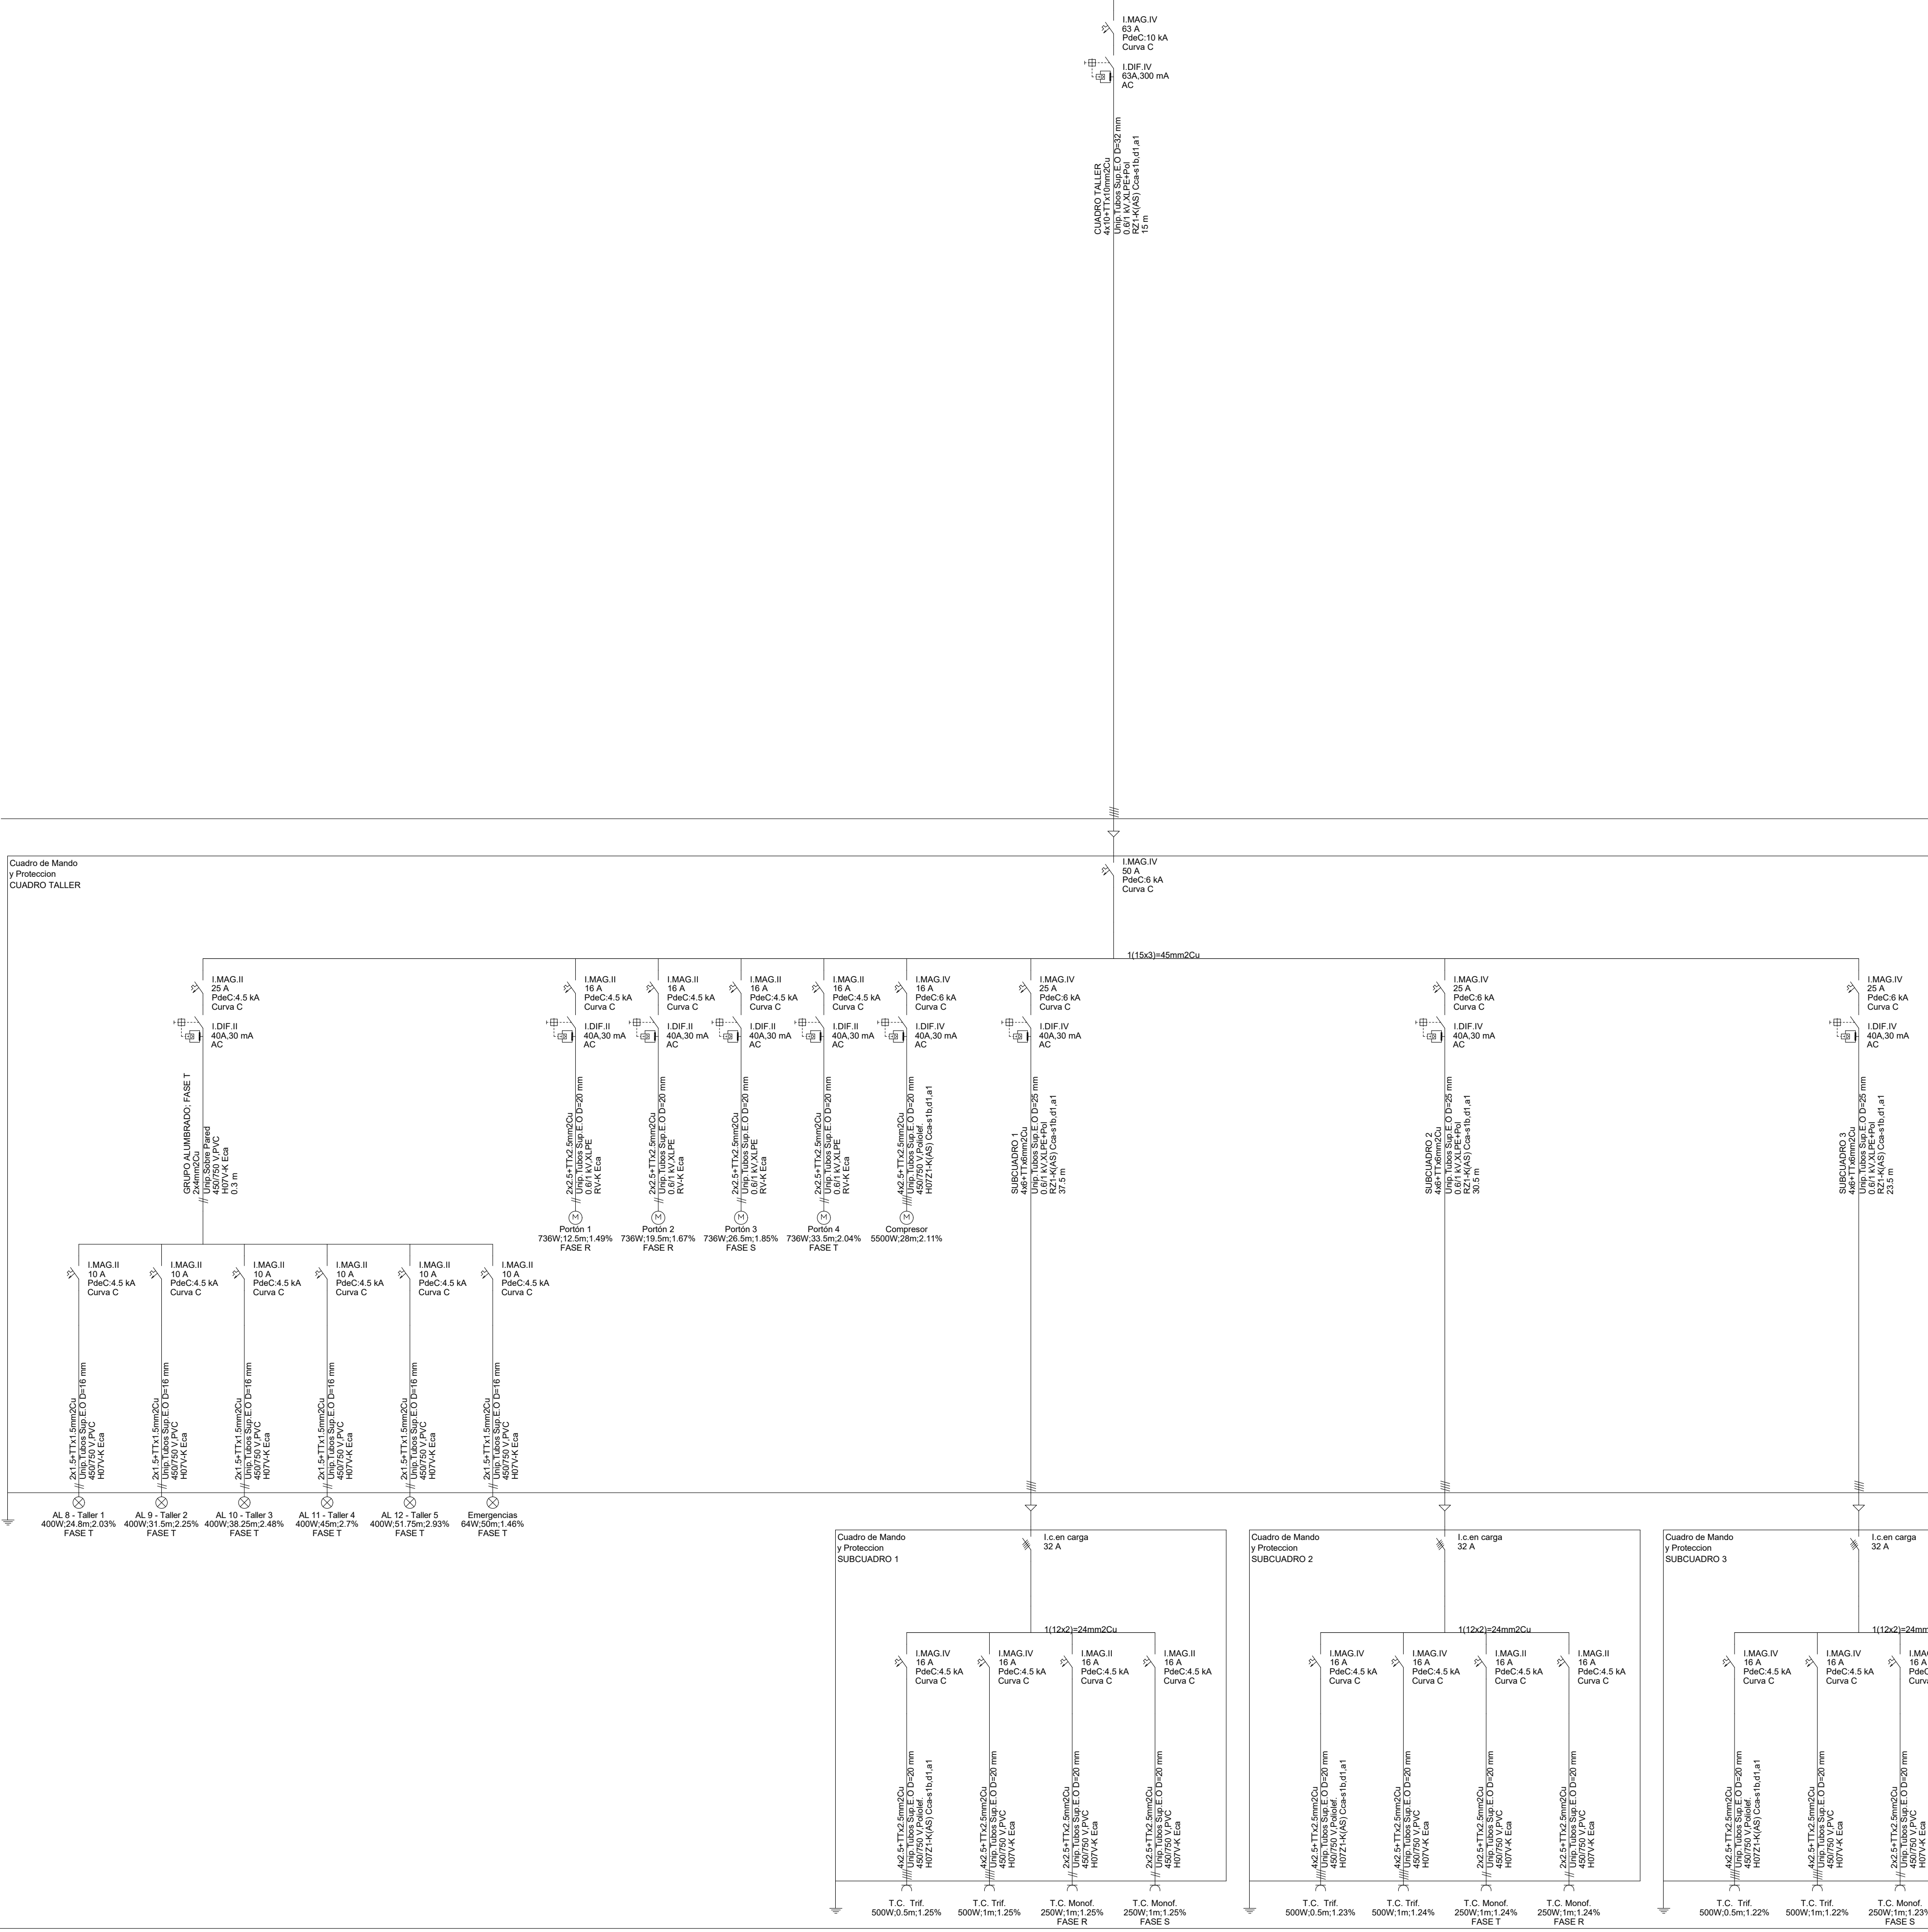

PROYECTO DE CONSTRUCCIÓN DE NAVE INDUSTRIAL
PARA CENTRO DE GESTION DE RESIDUOS

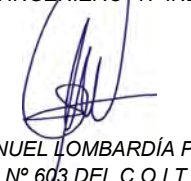Peticionario :	LIMPERGAL S.L.
Emplazamiento :	RÚA HERNÁNDEZ ROBREDO, LEOPOLDO - PARCELA C.6. PARQUE EMPRESARIAL DAS GANDARAS (LUGO)
Fecha :	AGOSTO 2019
Autor:	V. B. : EL INGENIERO T. INDUSTRIAL.  F.D.O. MANUEL LOMBARDÍA PEREIRA COLEGIADO Nº 643 DEL C.O.I.T.I. DE LUGO
Plano de :	ESQUEMA UNIFILAR 2
Plano nº:	1.13
Escala :	Escala :
Nombre :	A. Roca
Fecha :	29/07/2019
Dibujado :	M. LOMBARDIA
Comprobado :	22/08/2019
Referencia :	5746



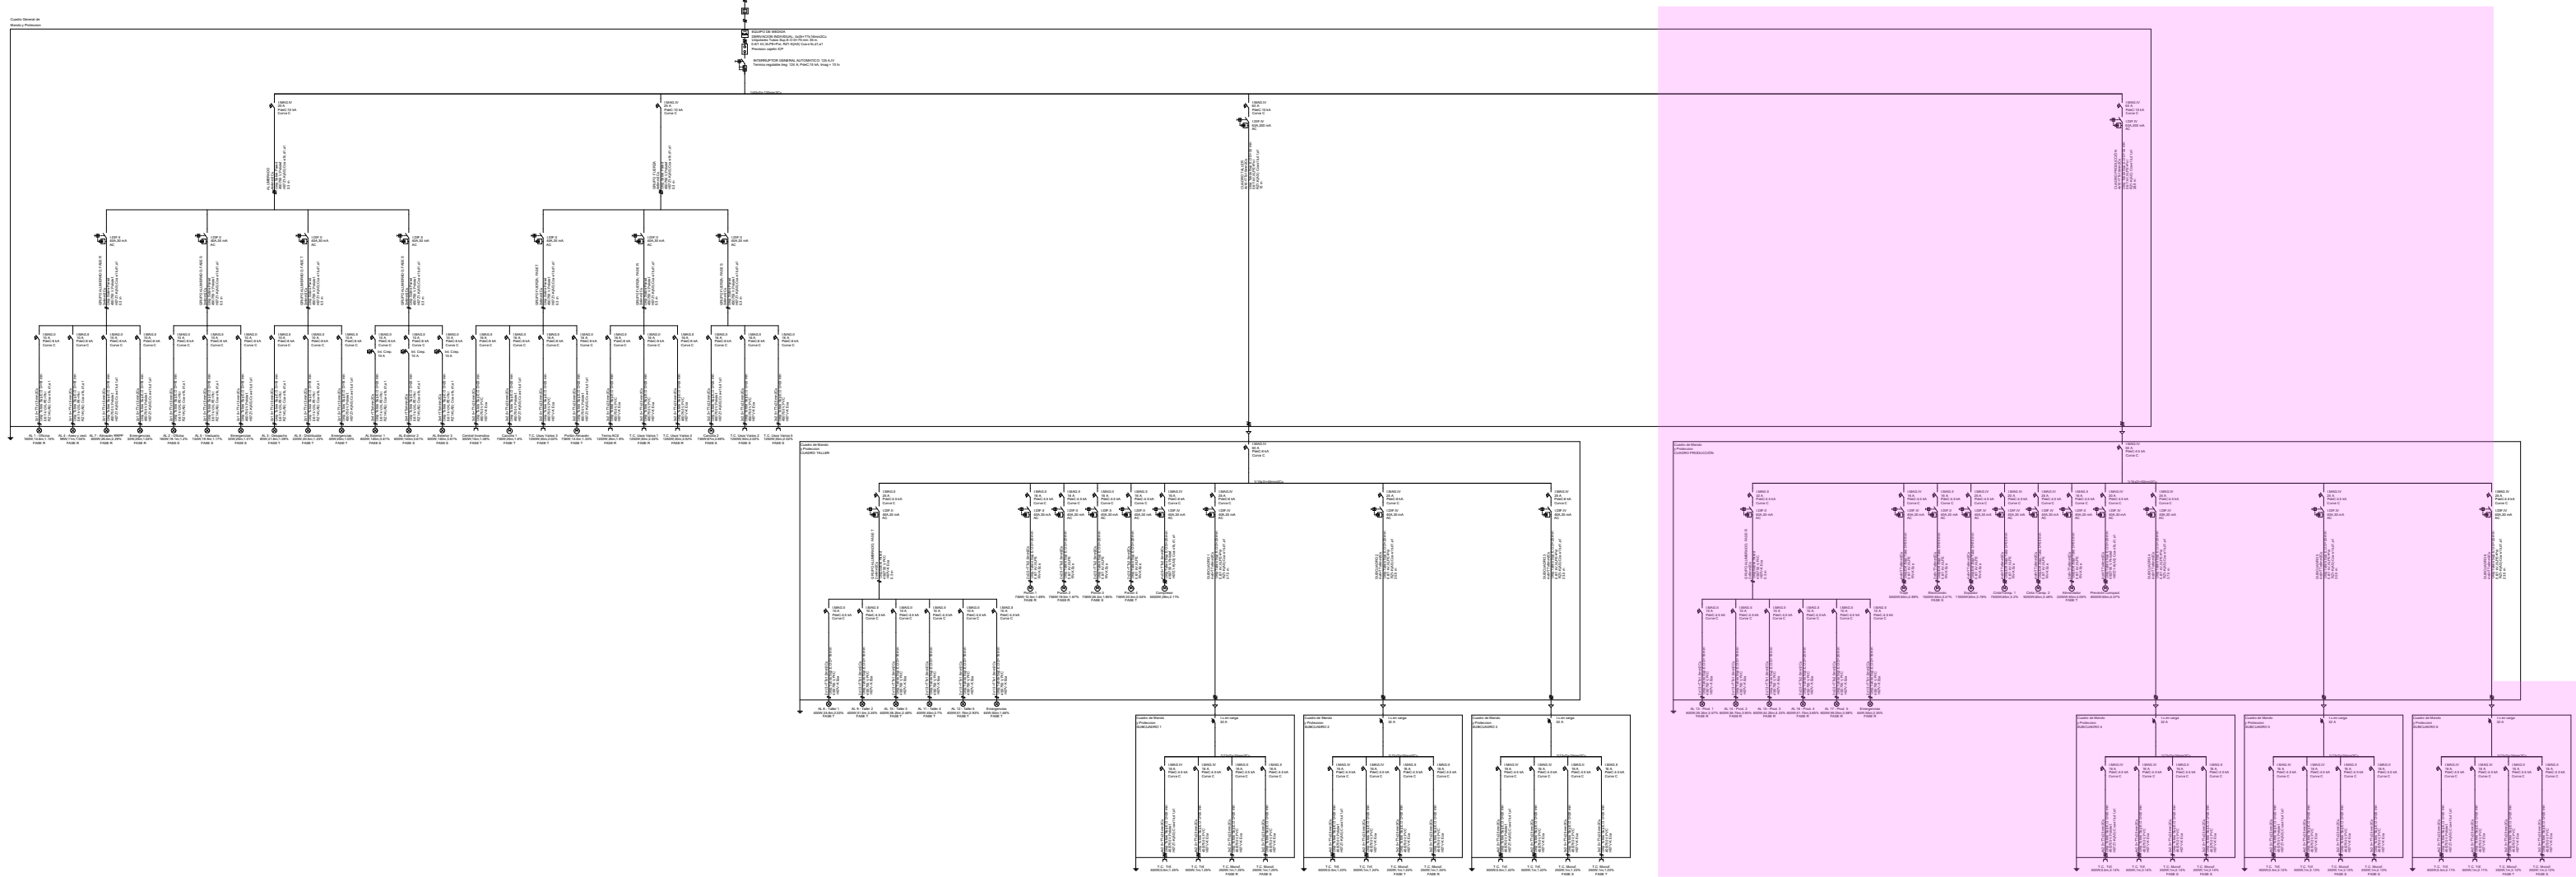

Código de verificación único: zseev4afb2892019288113754 (<http://coetilugo.e-visado.net/validacion.aspx>)